



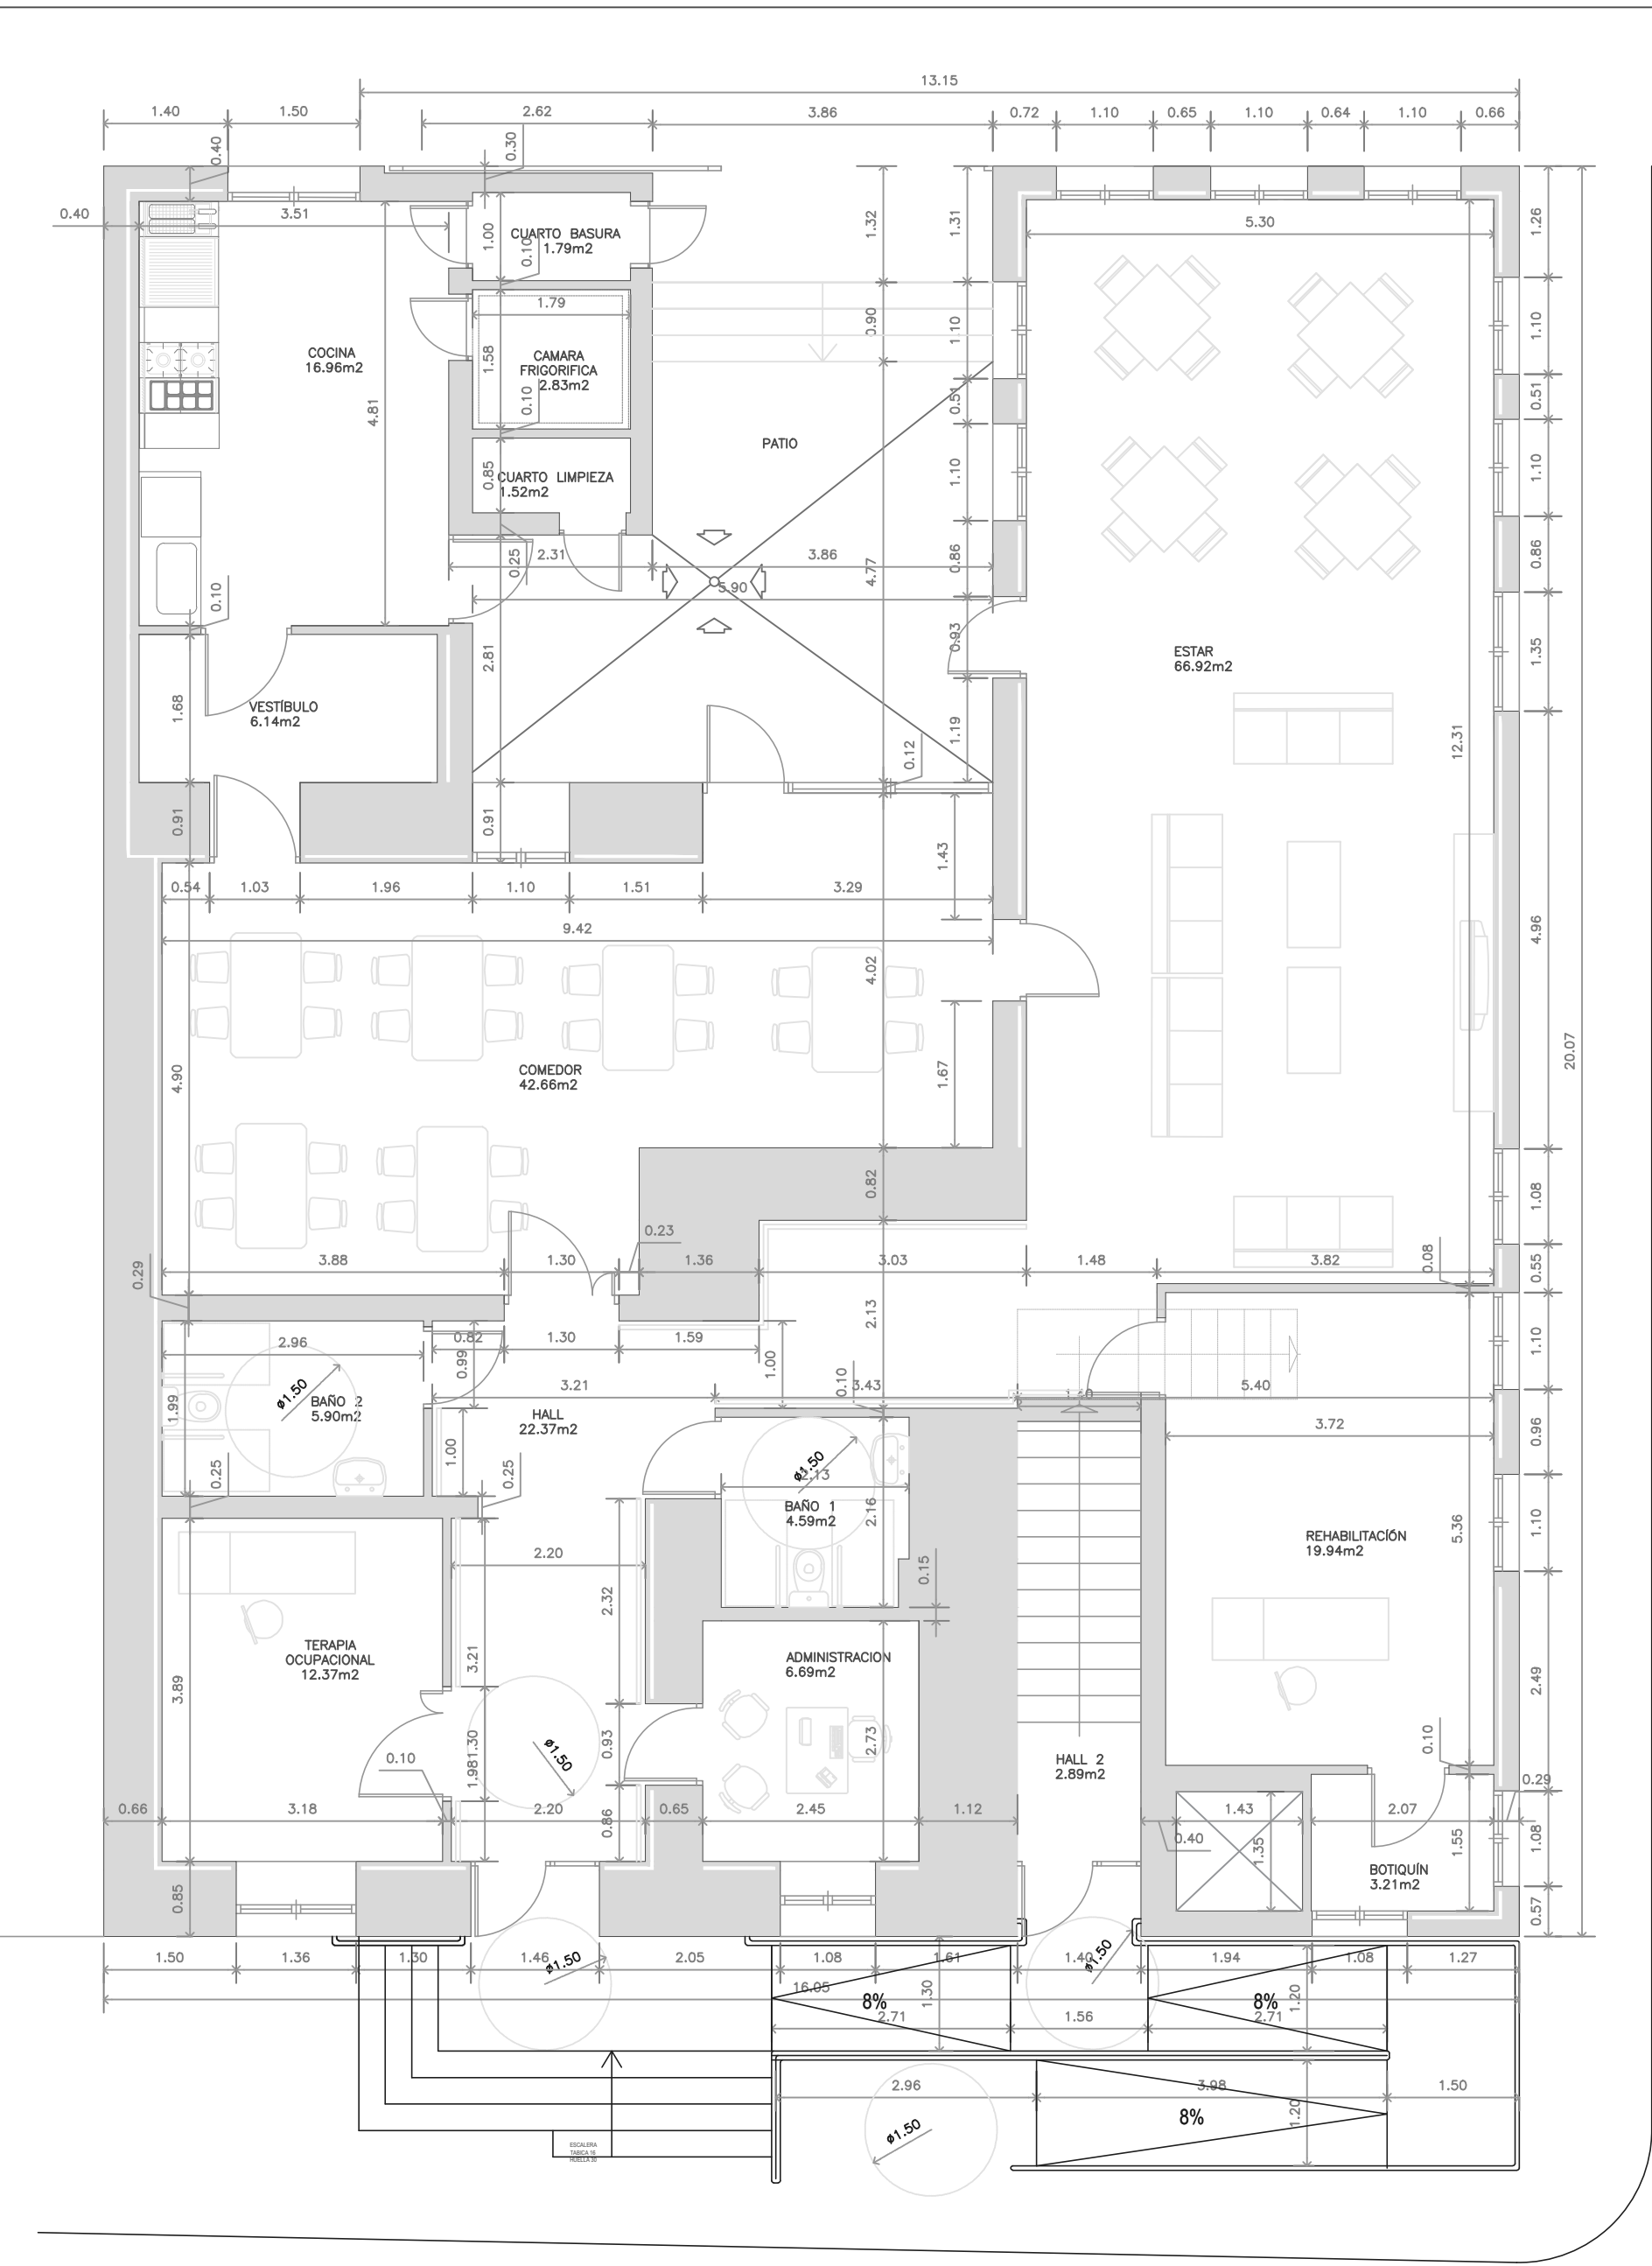


PLANTA BAJA

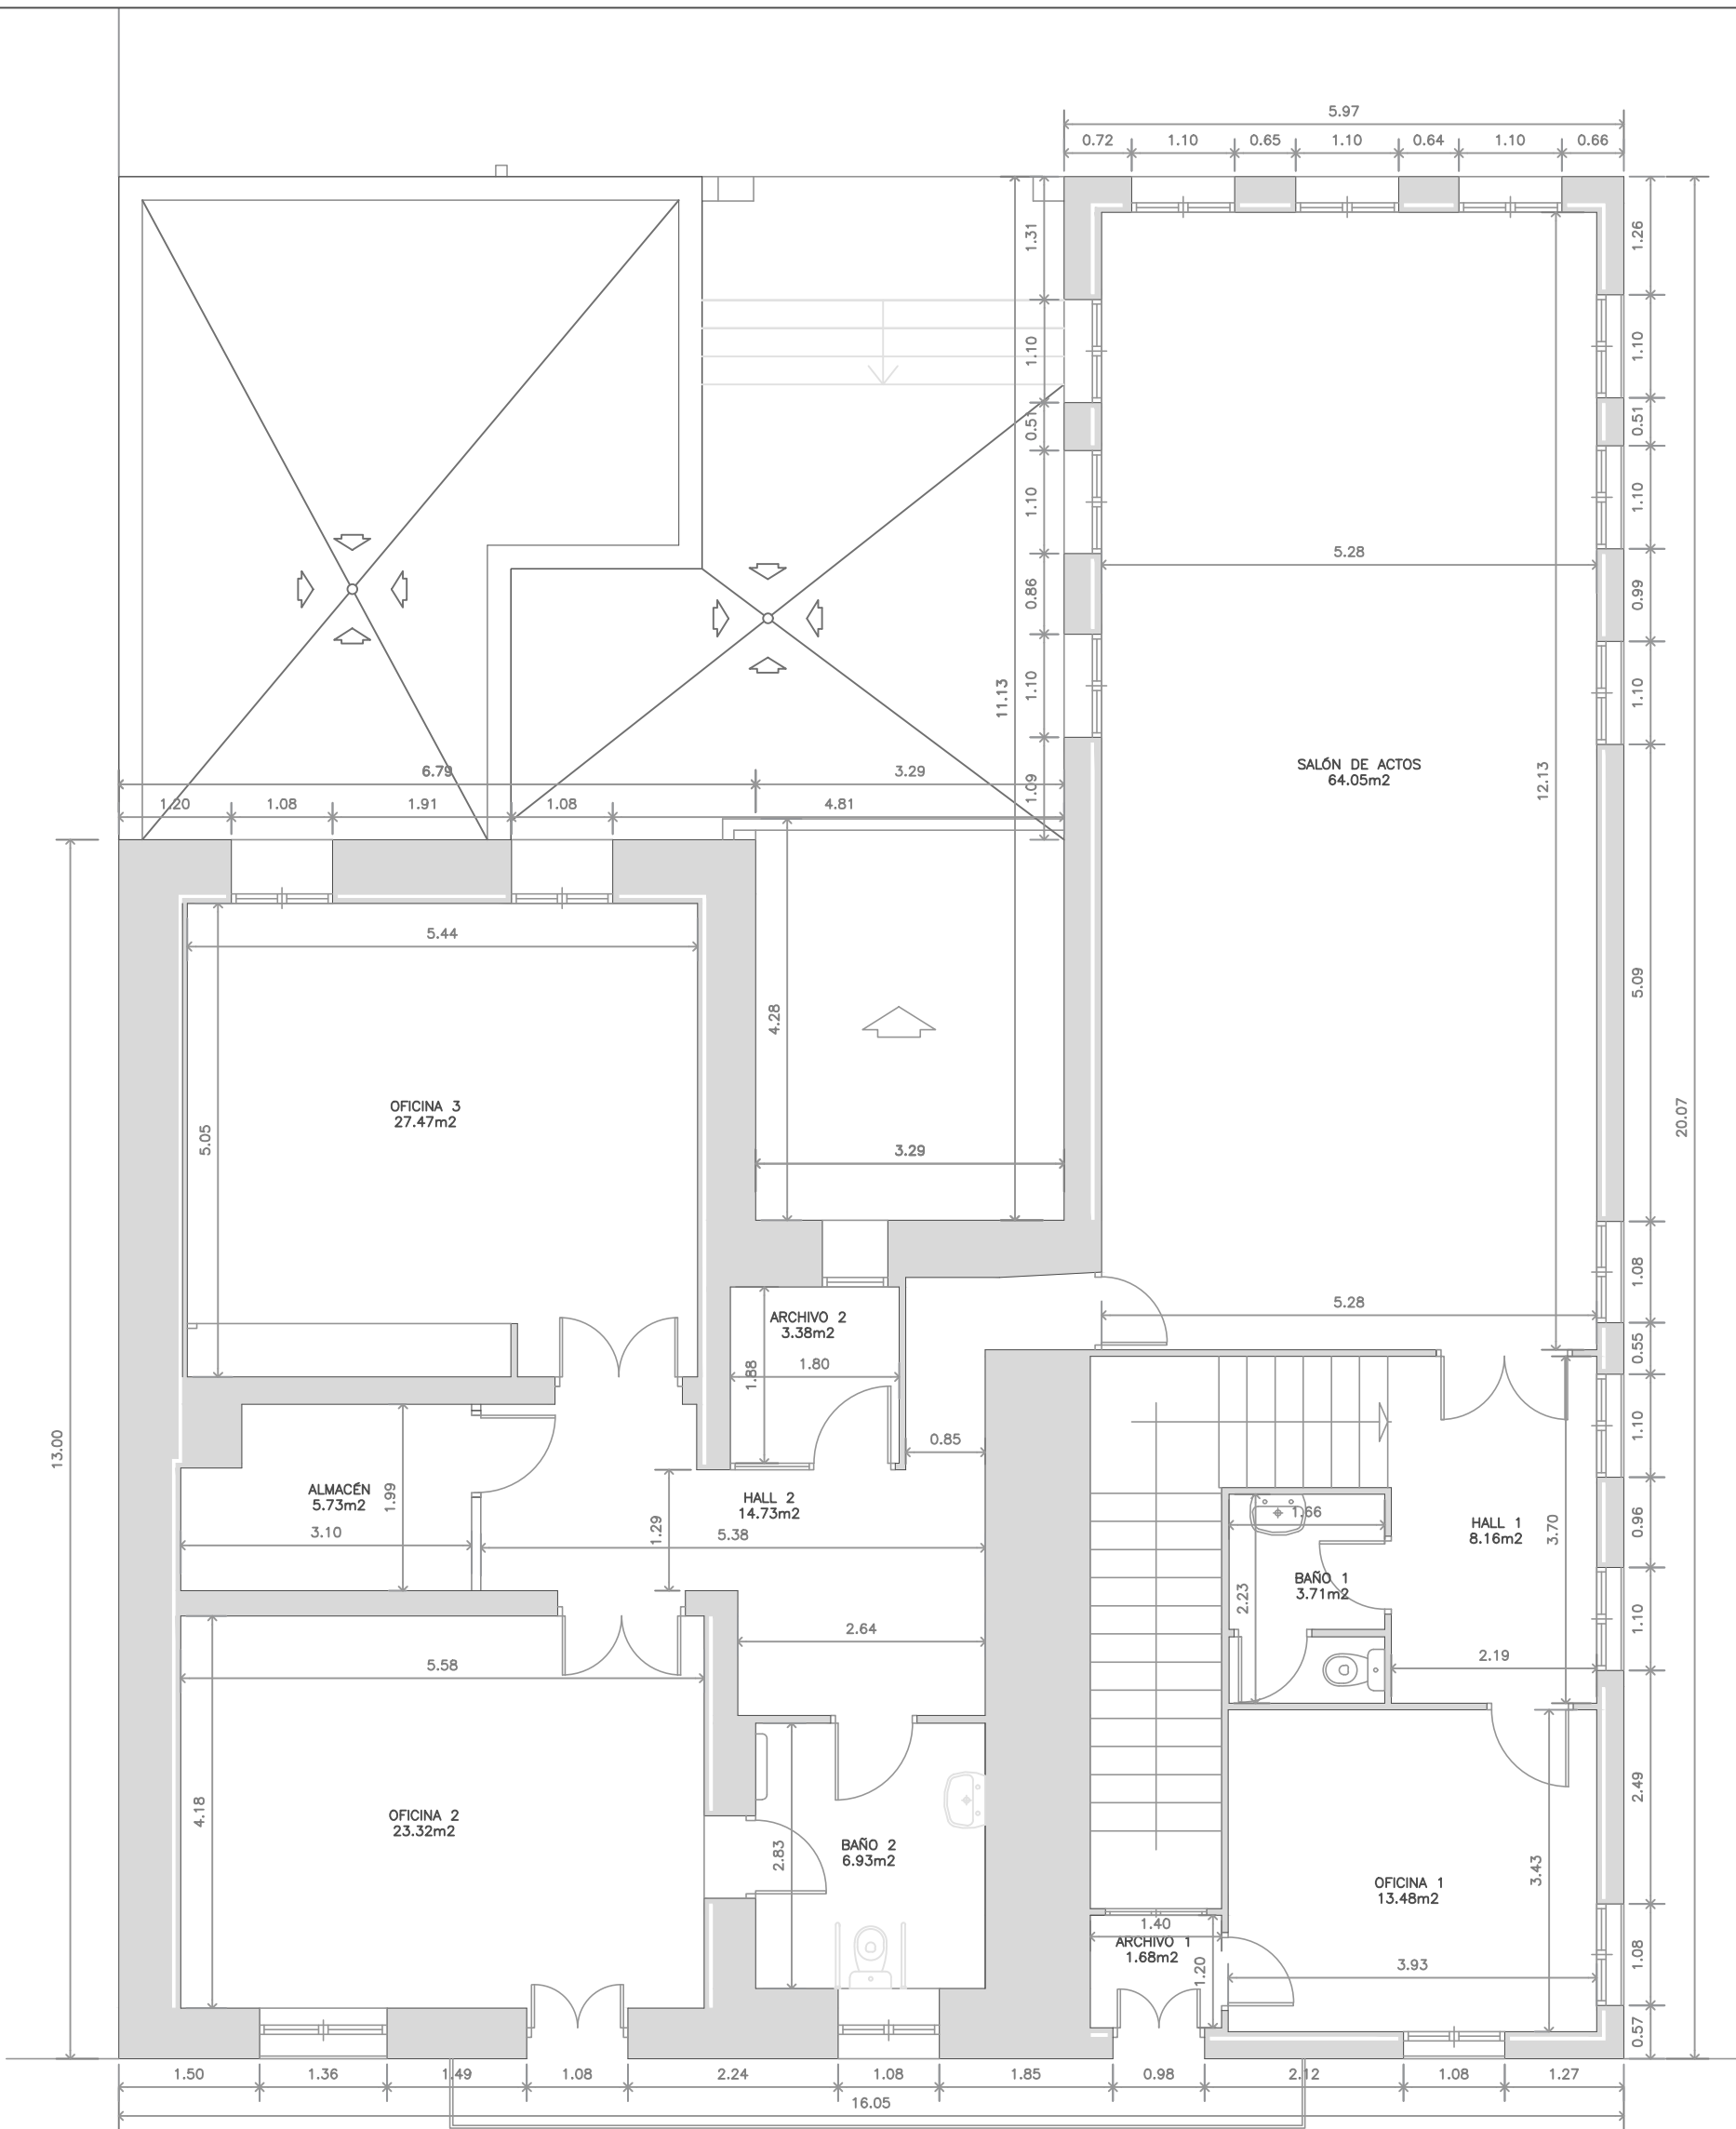


PLANTA PRIMERA


CUADRO DE SUPERFICIES (Estado Actual)	
Planta Primera	
Sup.Construida (m2)	251,65
Sup. útil (m2)	172,65
Oficina 1	13,48
Oficina 2	23,32
Oficina 3	27,47
Hall 1	8,16
Hall 2	14,73
Archivo 1	1,68
Archivo 2	3,38
Baño 1	3,71
Baño 2	6,93
Salón de Plenos	64,05
Almacén	5,73

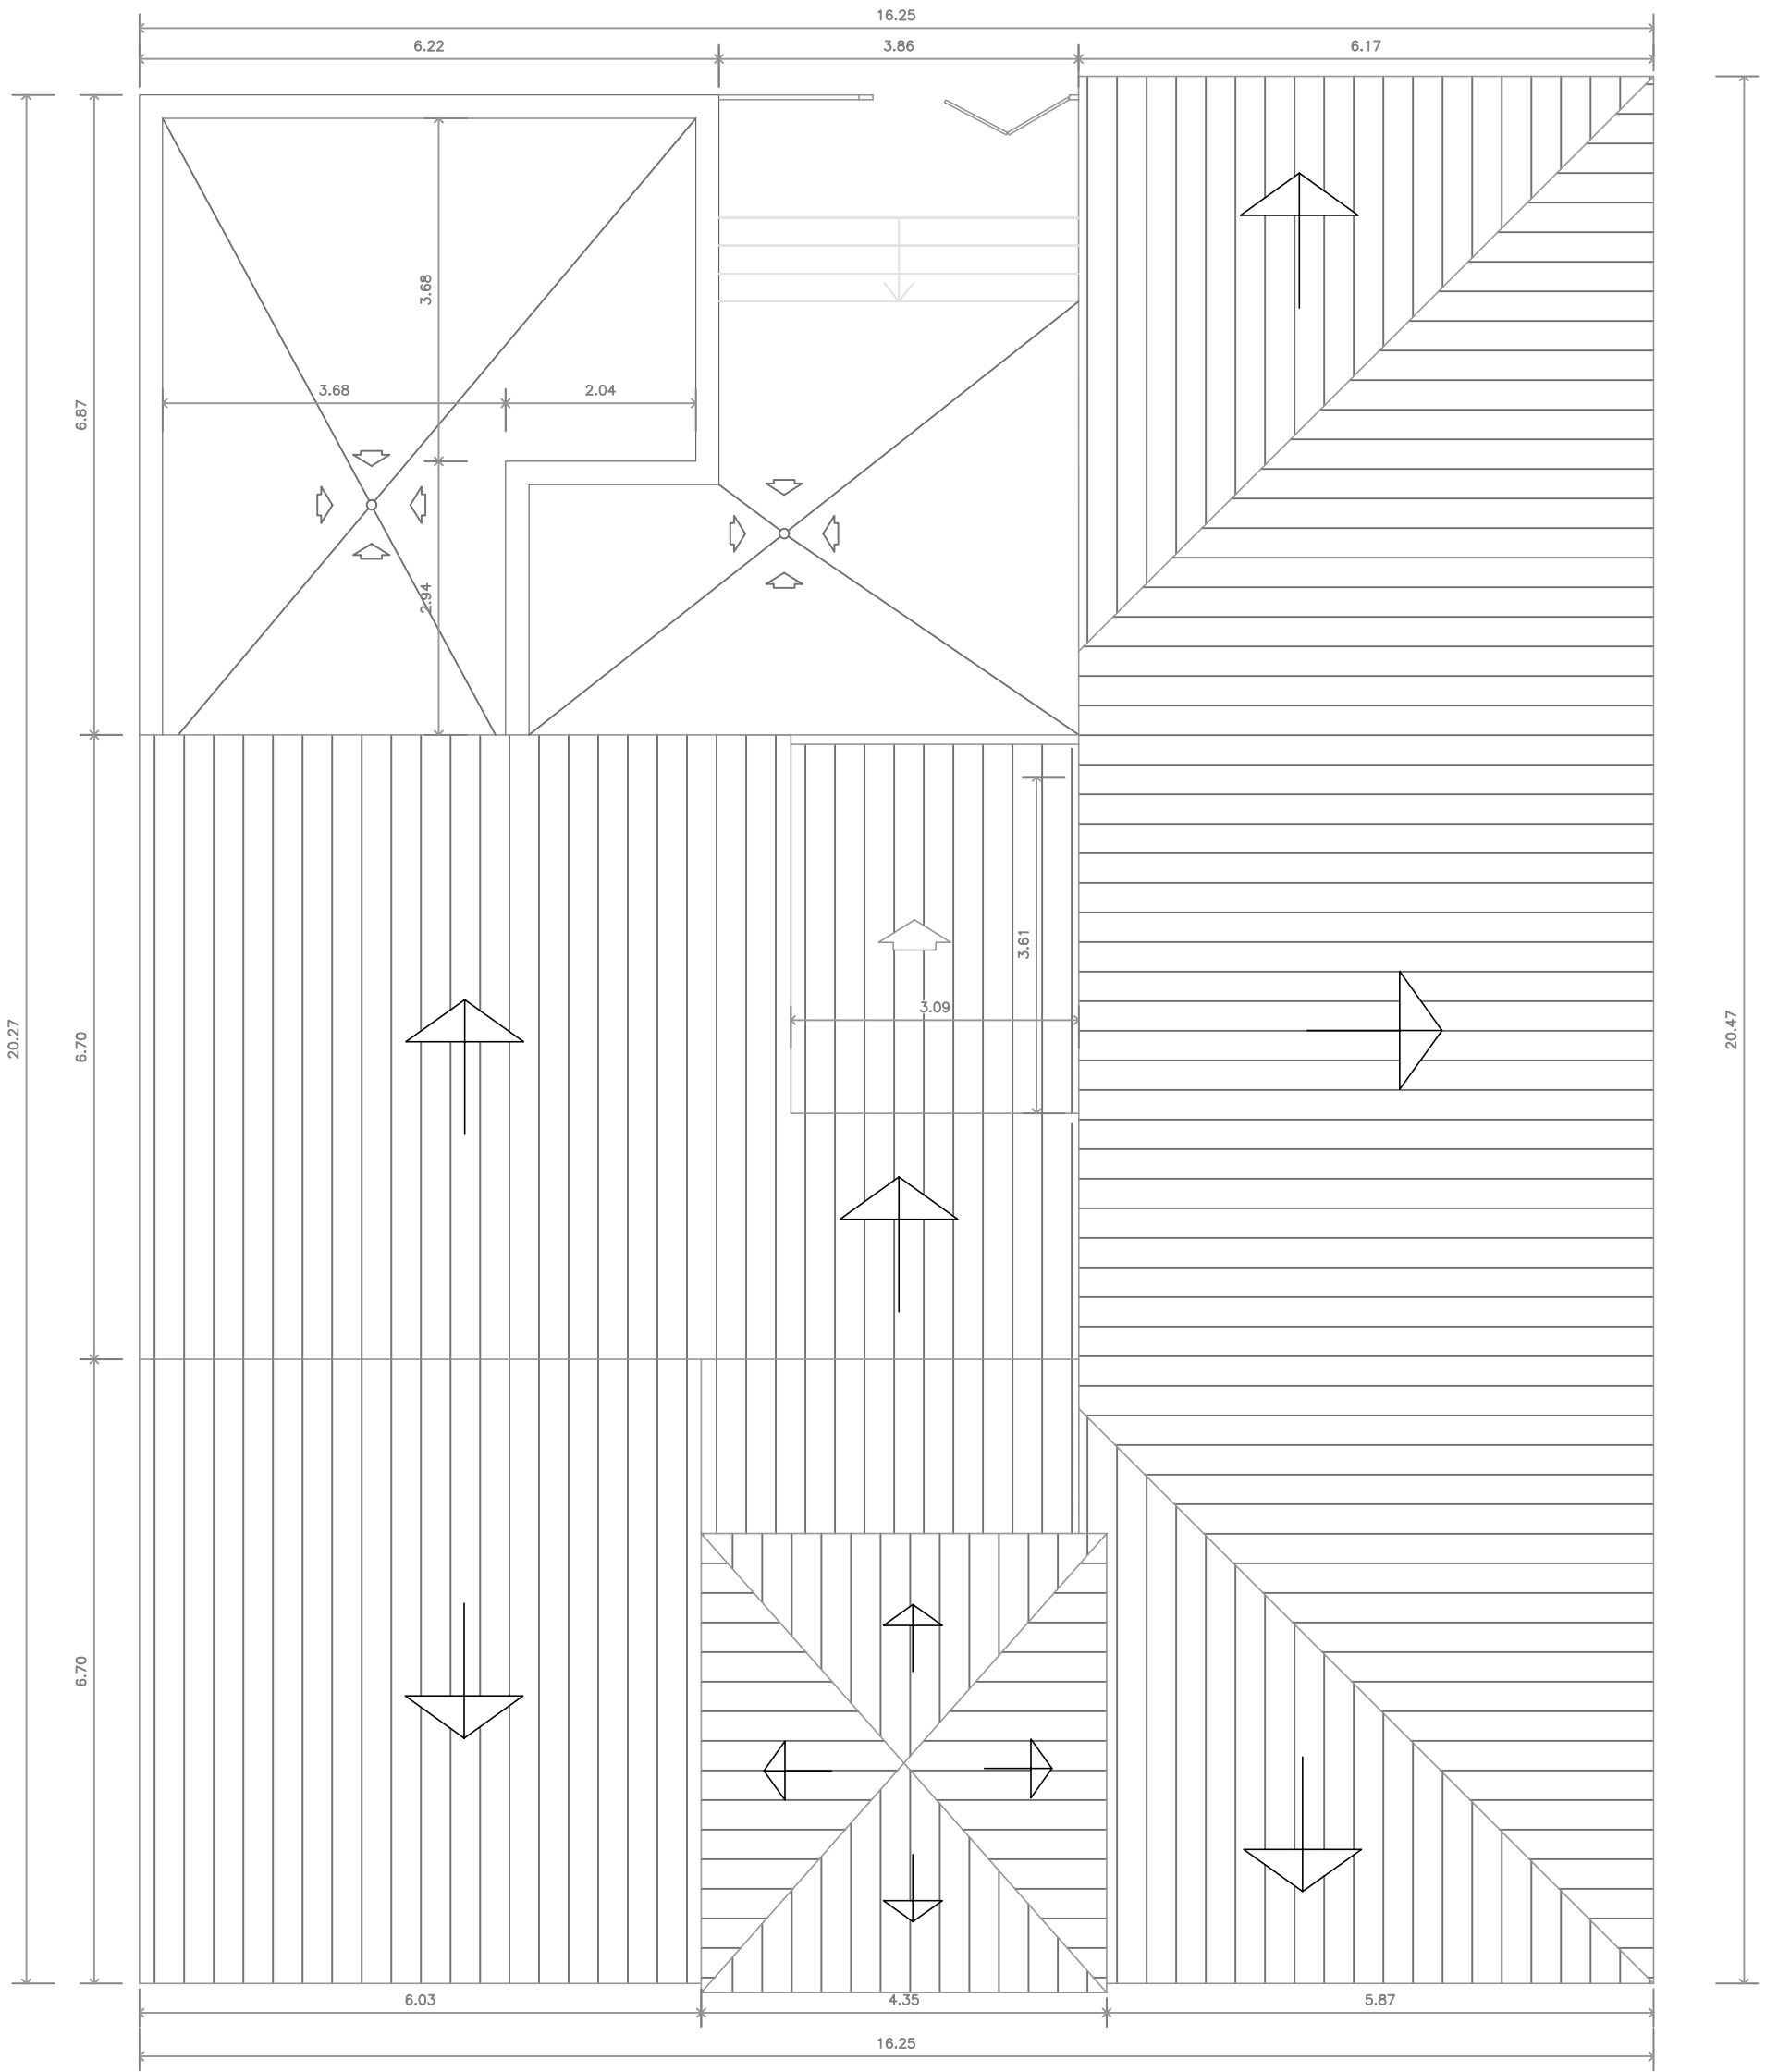


CUBIERTA ESTADO REFORMADO

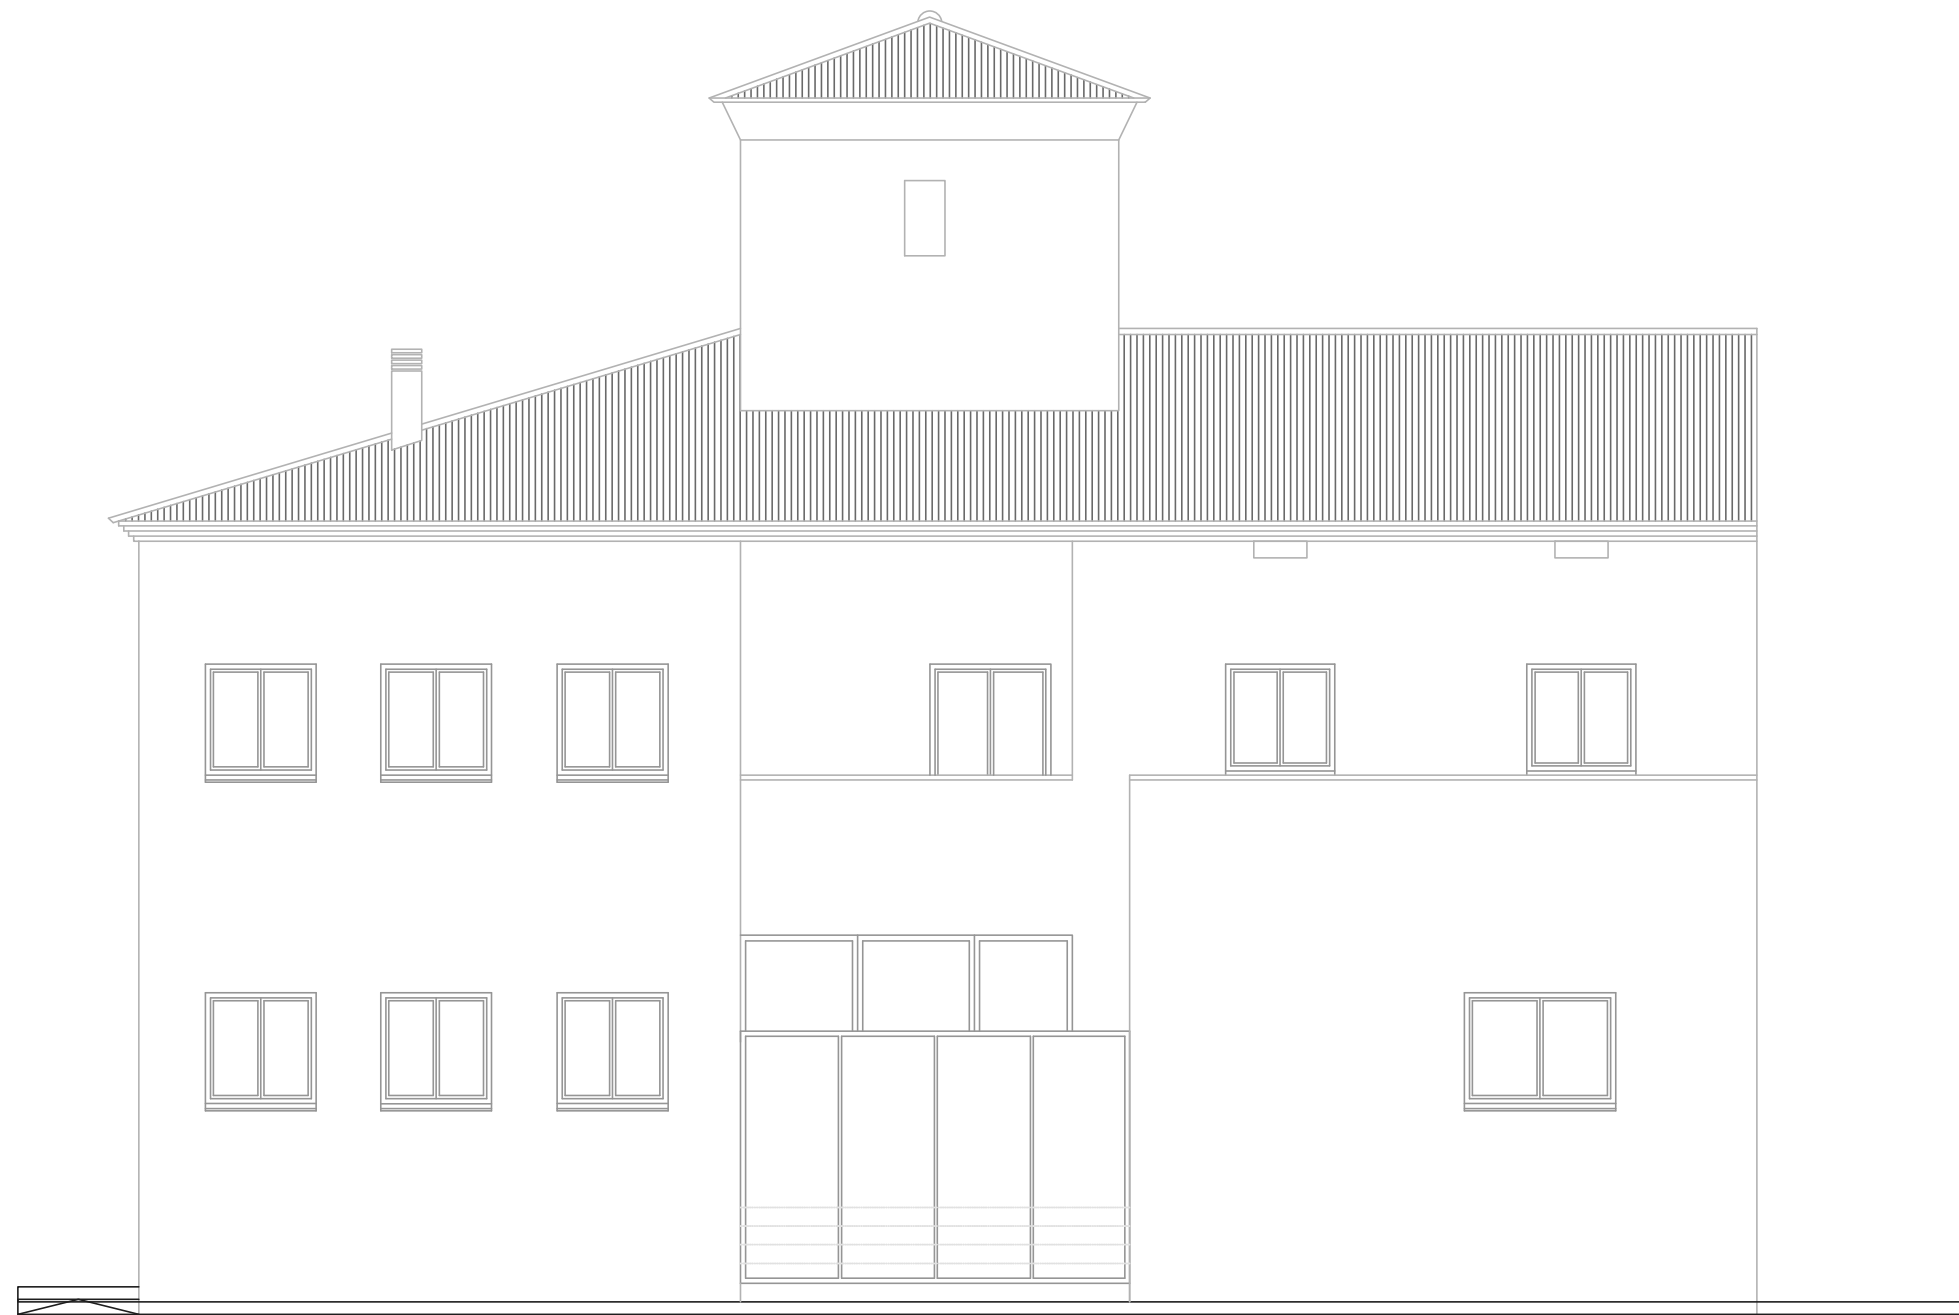

ALZADO A CALLEJON

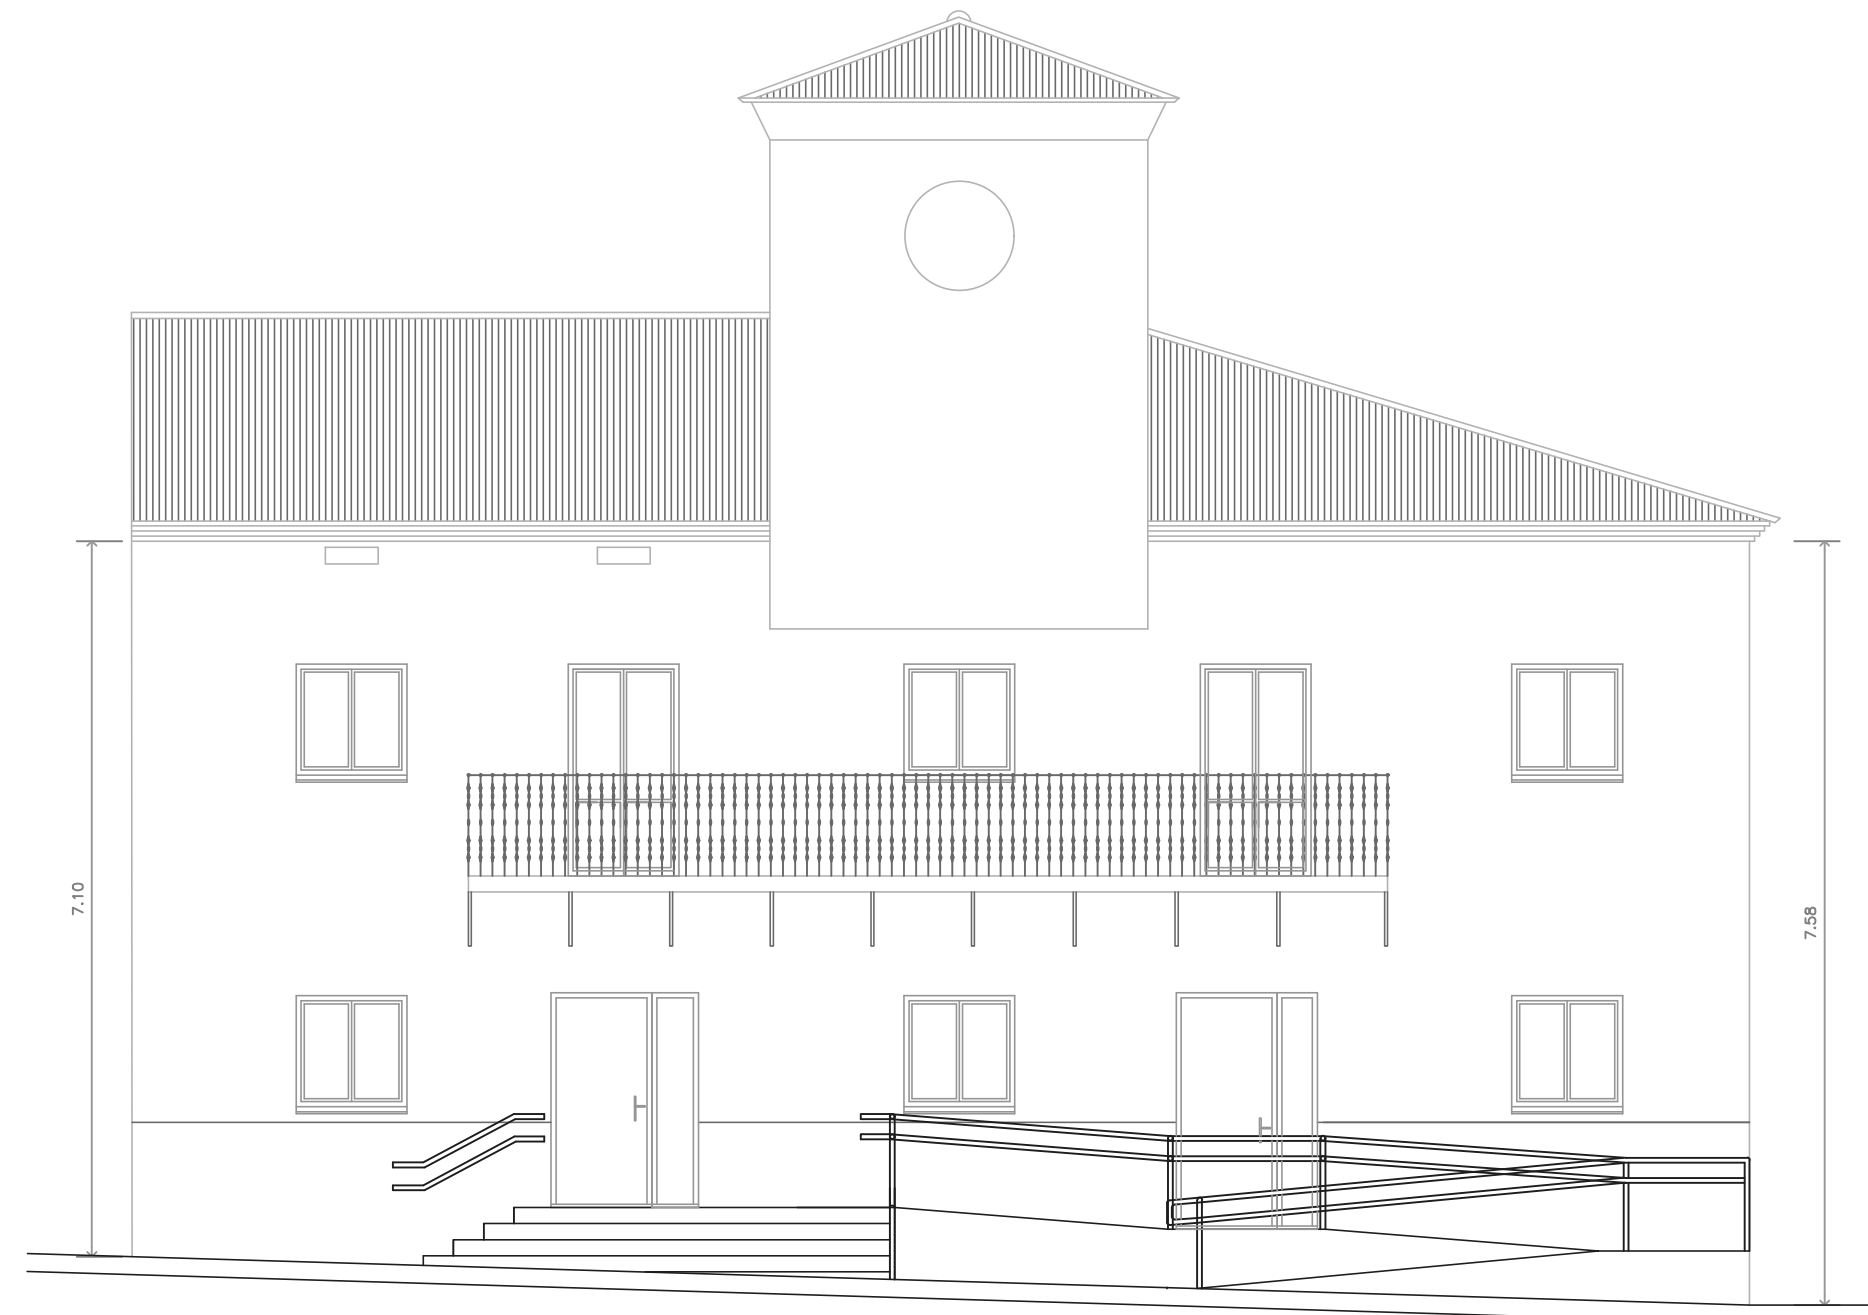

ALZADO A AVD. ALCALDE D. TOMÁS RETAMOSA

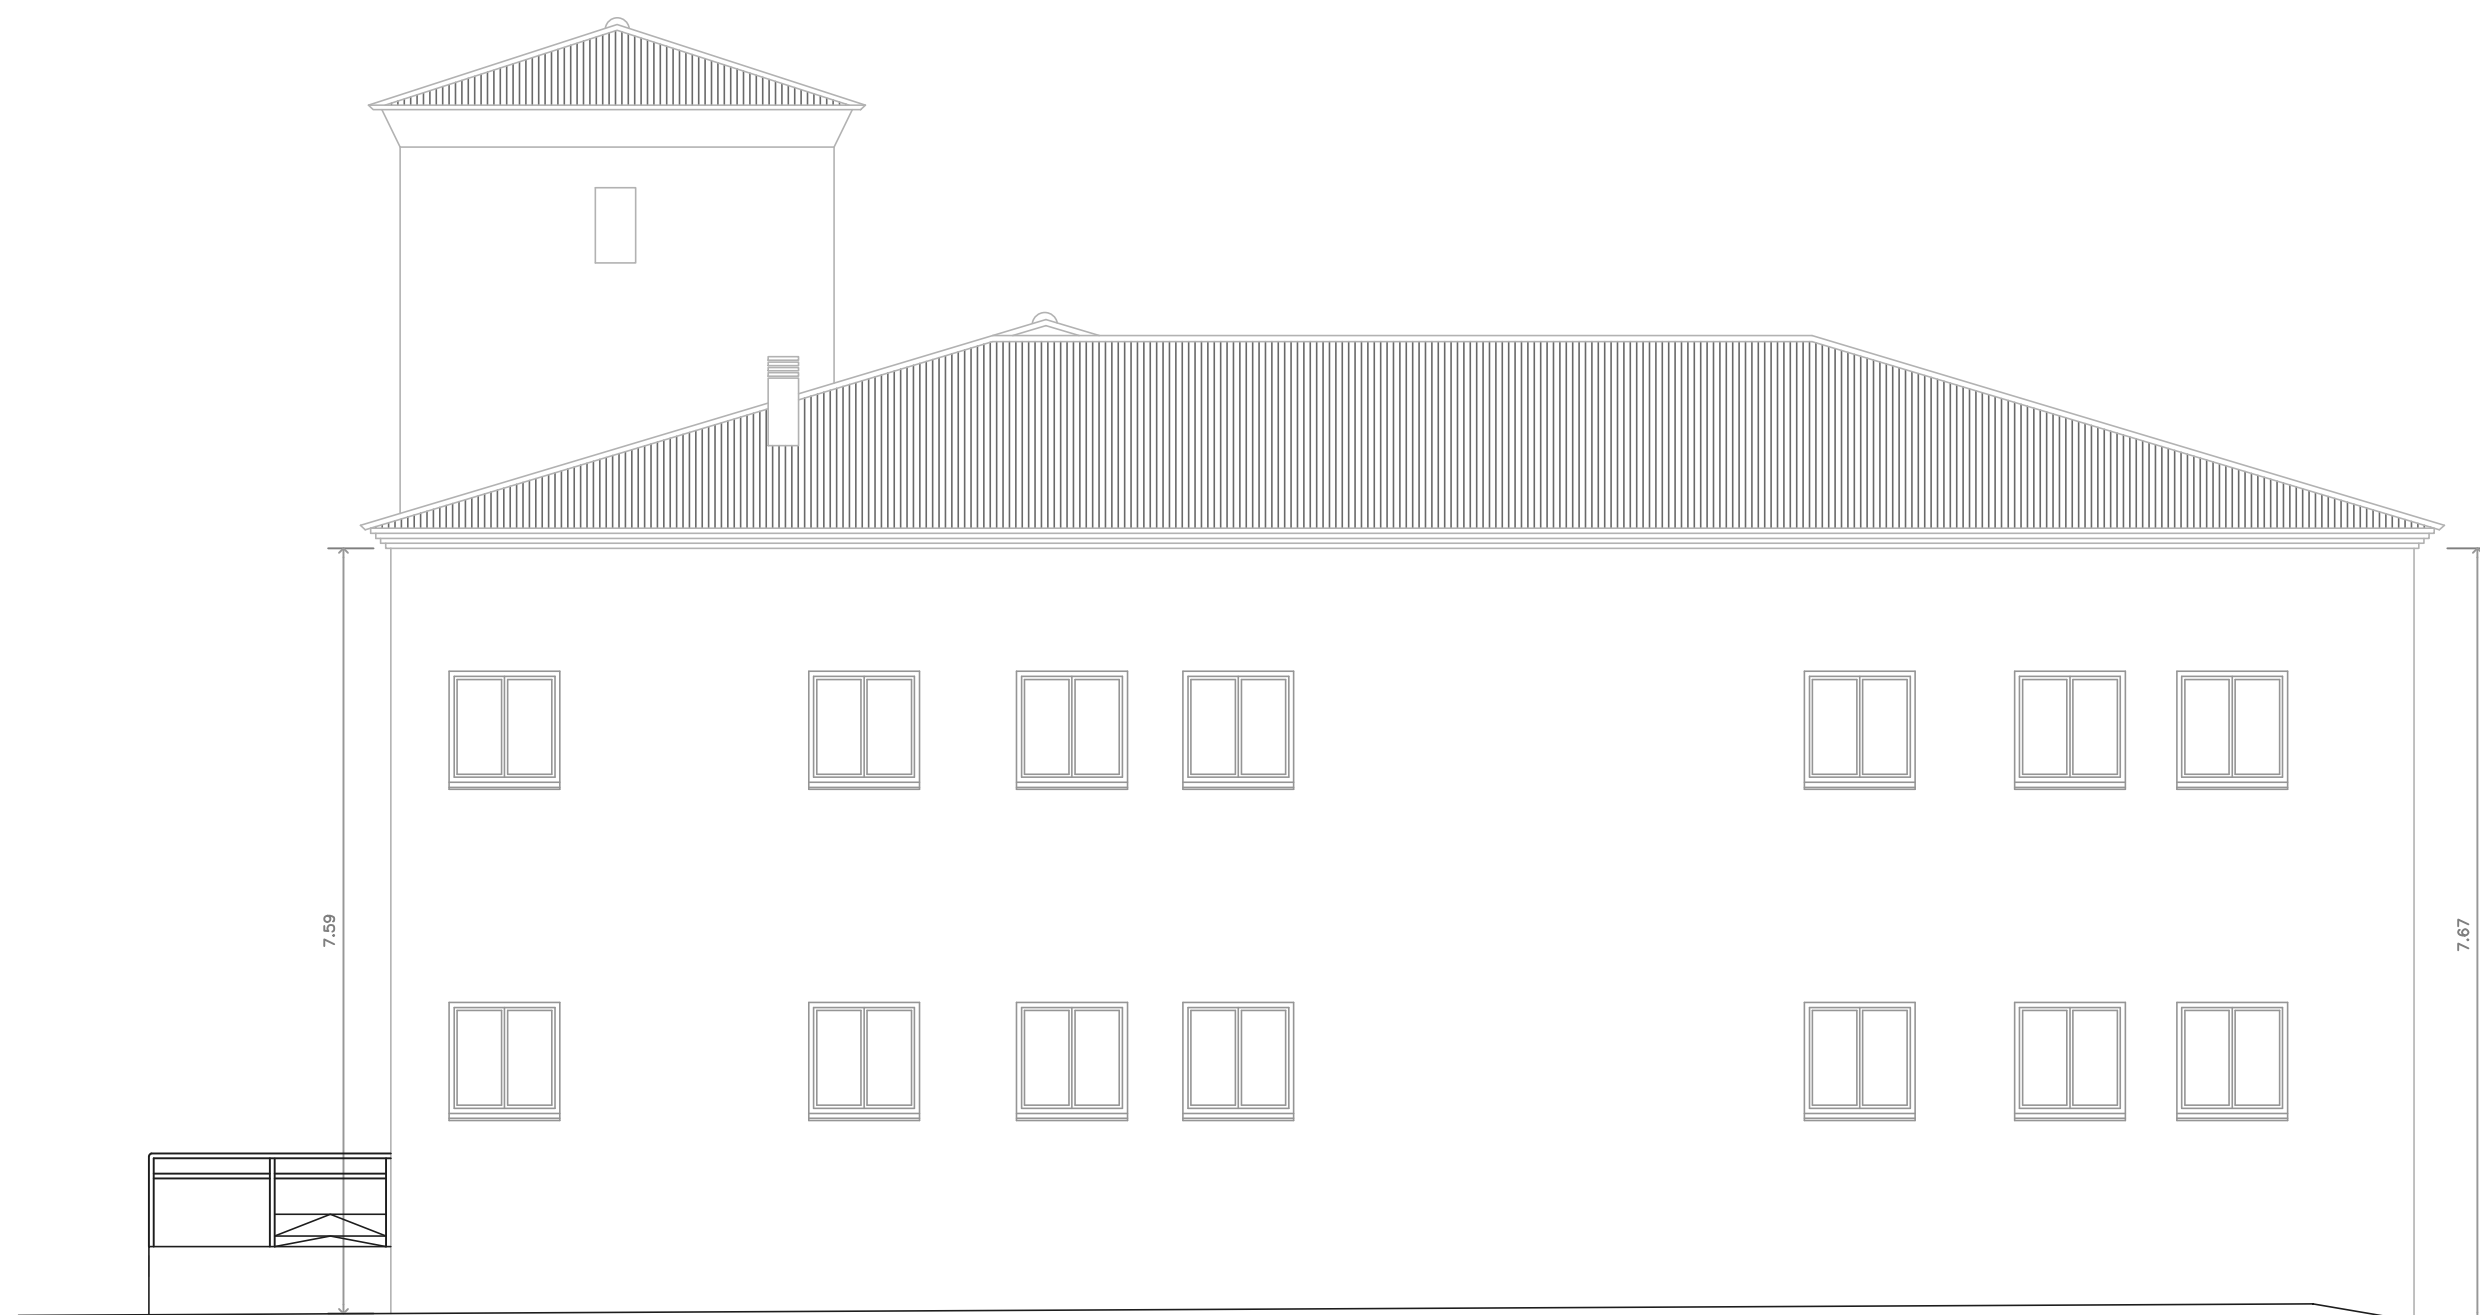


ALZADO A TRAV. JOSE Mª ORIOL



SECCION B-B



SECCION A-A

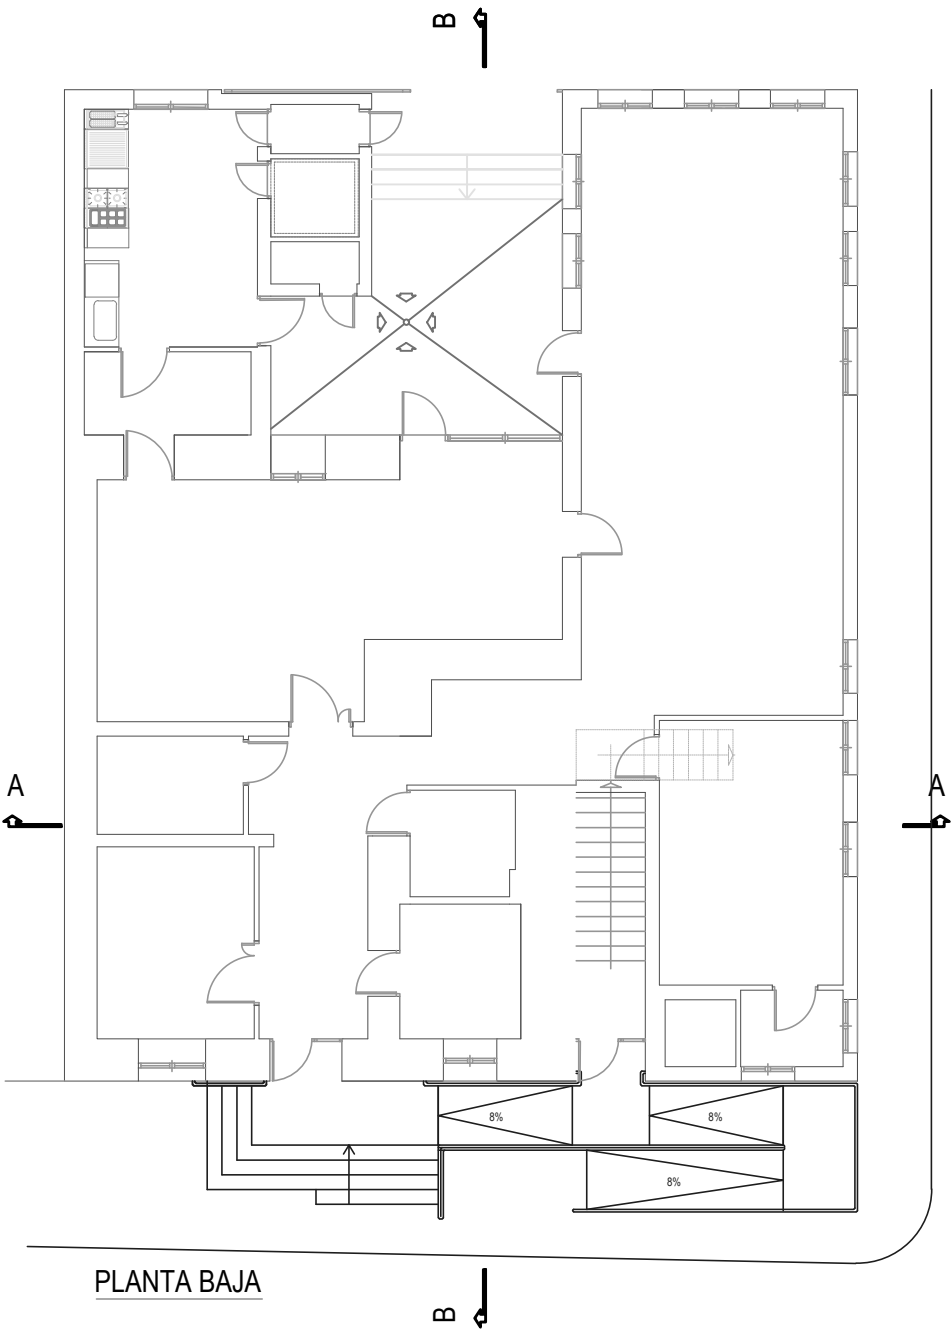

CENTRO MUNICIPAL DE INNOVACIÓN

PROYECTO EJECUCIÓN PLANO DE N° PLANO

Avenida Alcalde Tomás Retamoso 4
Almaraz 10.391 (Cáceres)


ESTADO ACTUAL
SECCIONES

A04

ARQUITECTO
SERGIO GUERRERO GARCÍA
Calle 540962 COADE
Calle Antonio Concho 76 30
Navalmaral de la media 10.300 (Cáceres)


PROMOTOR
AYUNTAMIENTO DE ALMARAZ

ESCALA
1/75
FECHA
enero 2021

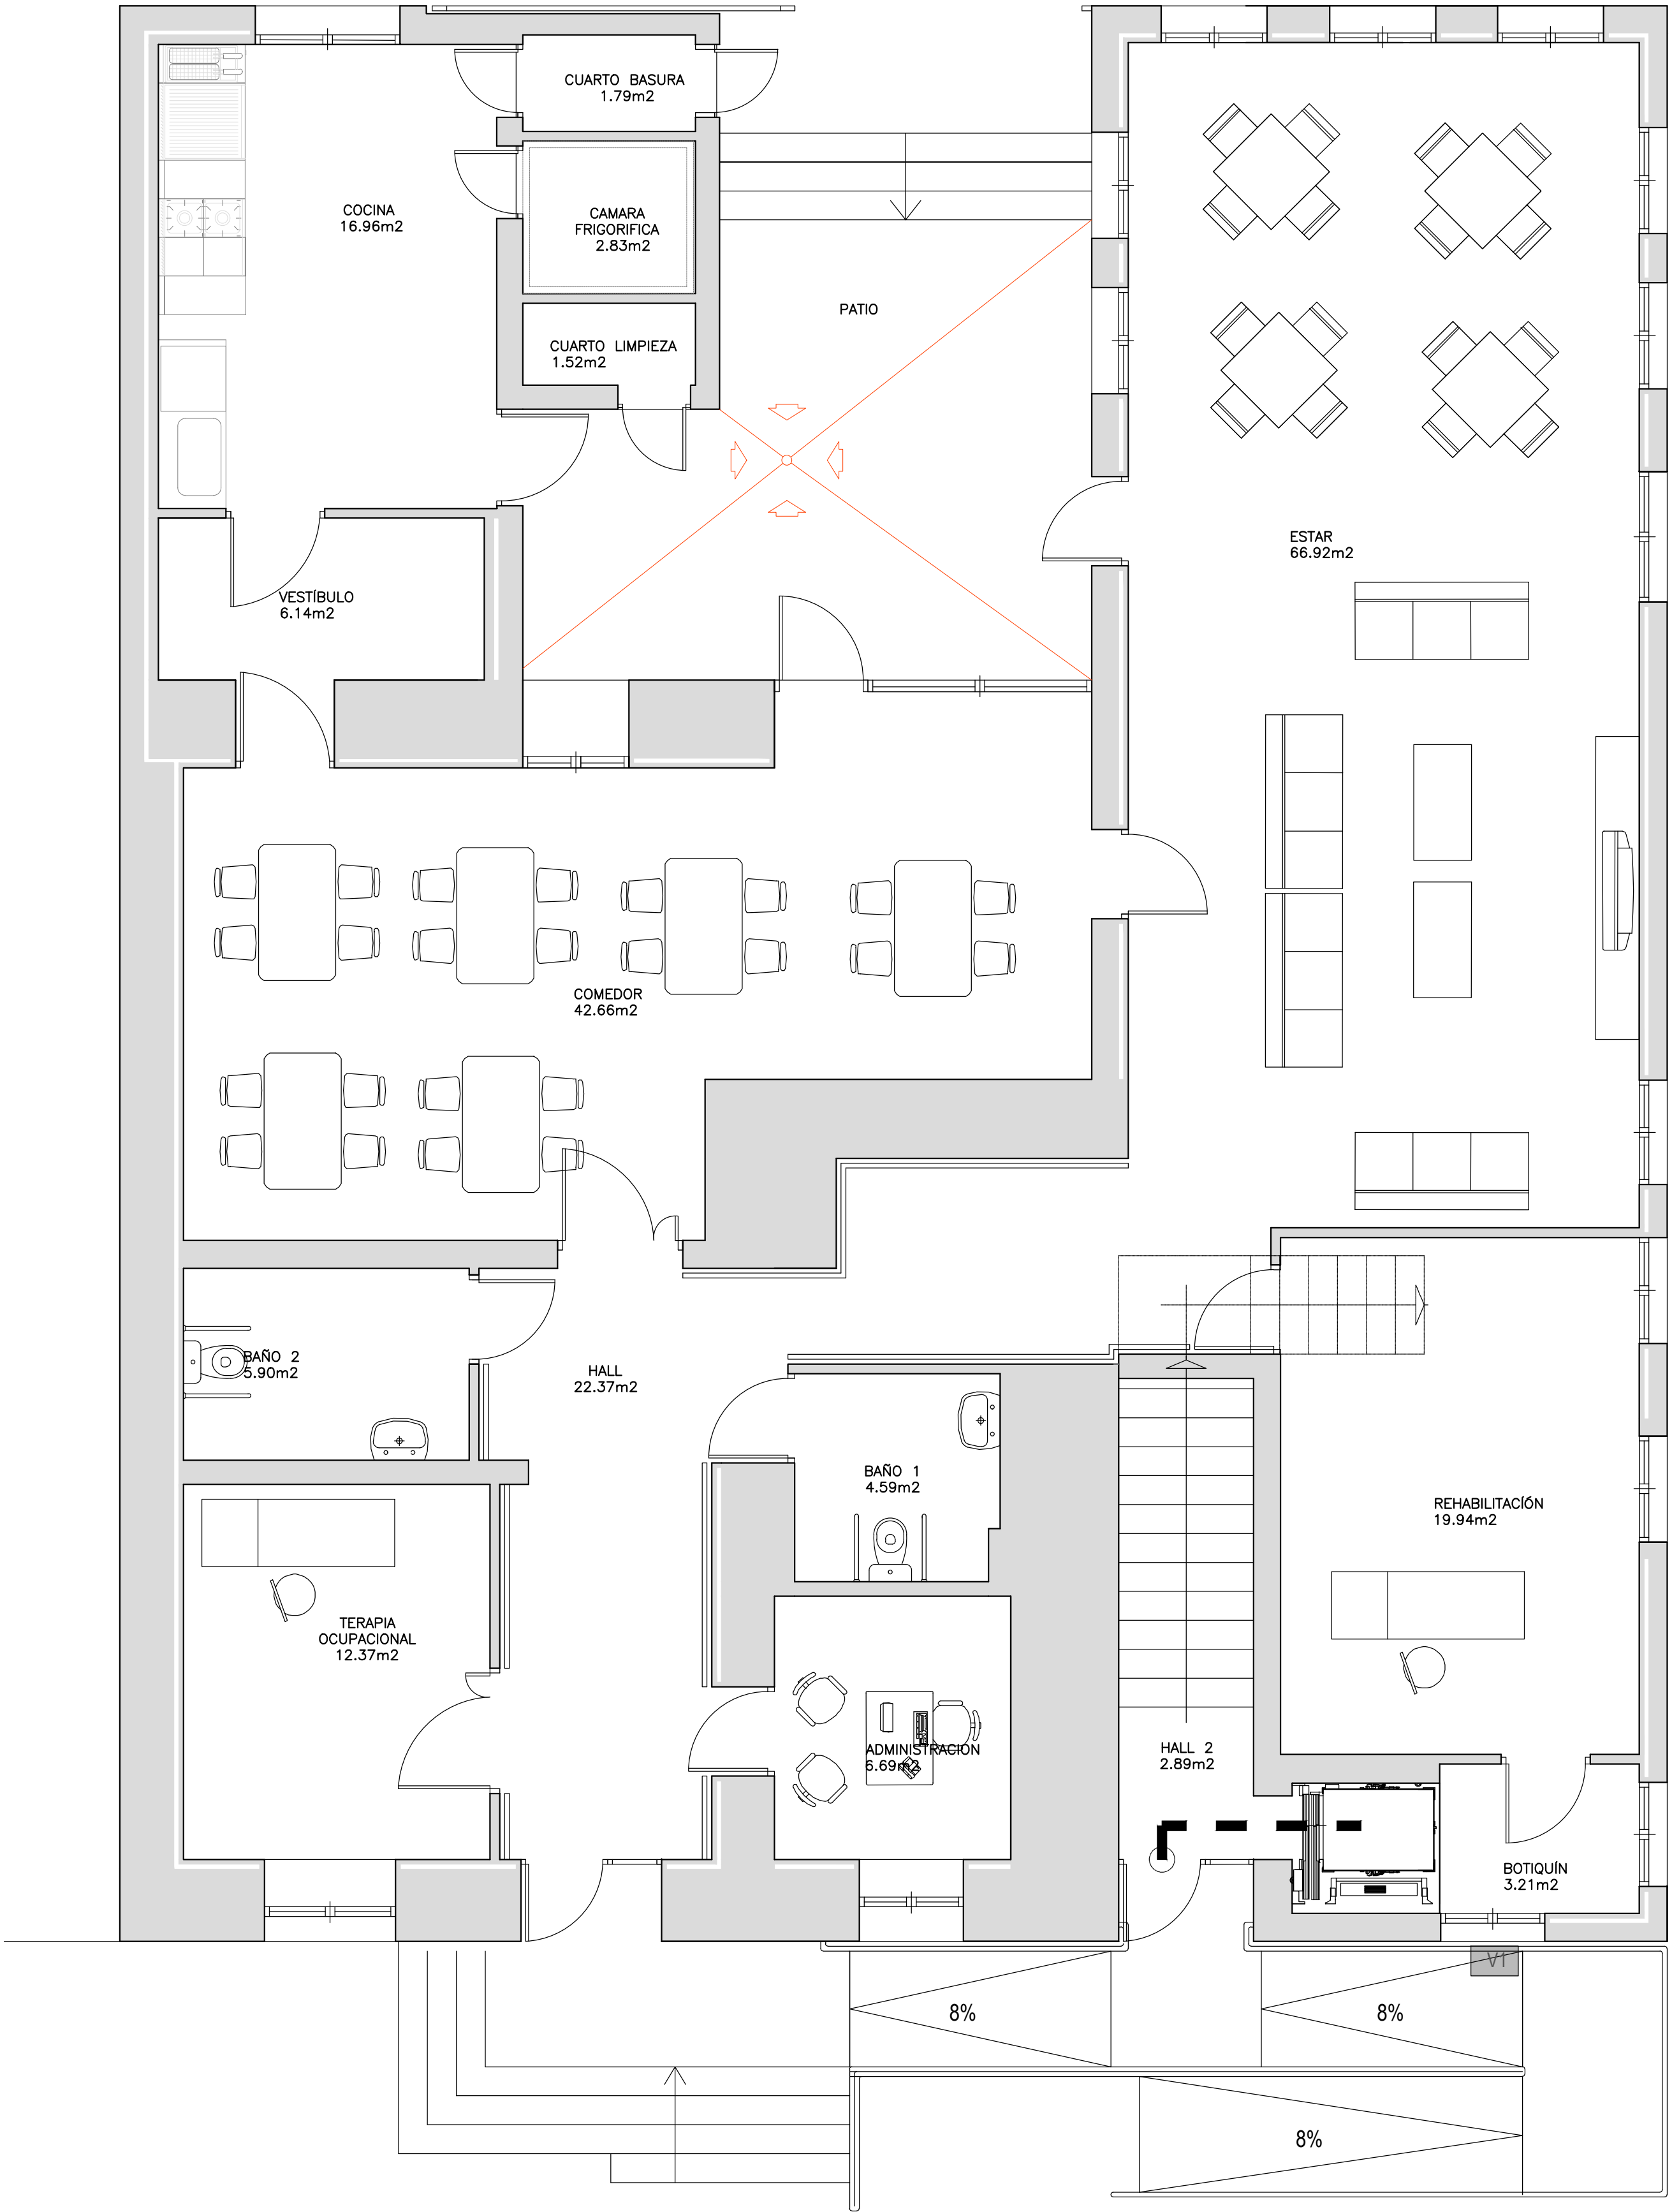

PLANTA BAJA


CUADRO DE SUPERFICIES (Estado Actual)	
Planta Primera	
Sup.Construida (m2)	237,50
Sup. útil (m2)	165,43
Oficina 1	22,90
Oficina 2	20,86
Oficina 3	26,66
Oficina 4	22,49
Almacén	2,64
Control	4,31
Distribuidor 1	34,09
Distribuidor 2	17,36
Baño 1	7,03
Baño 2	7,08

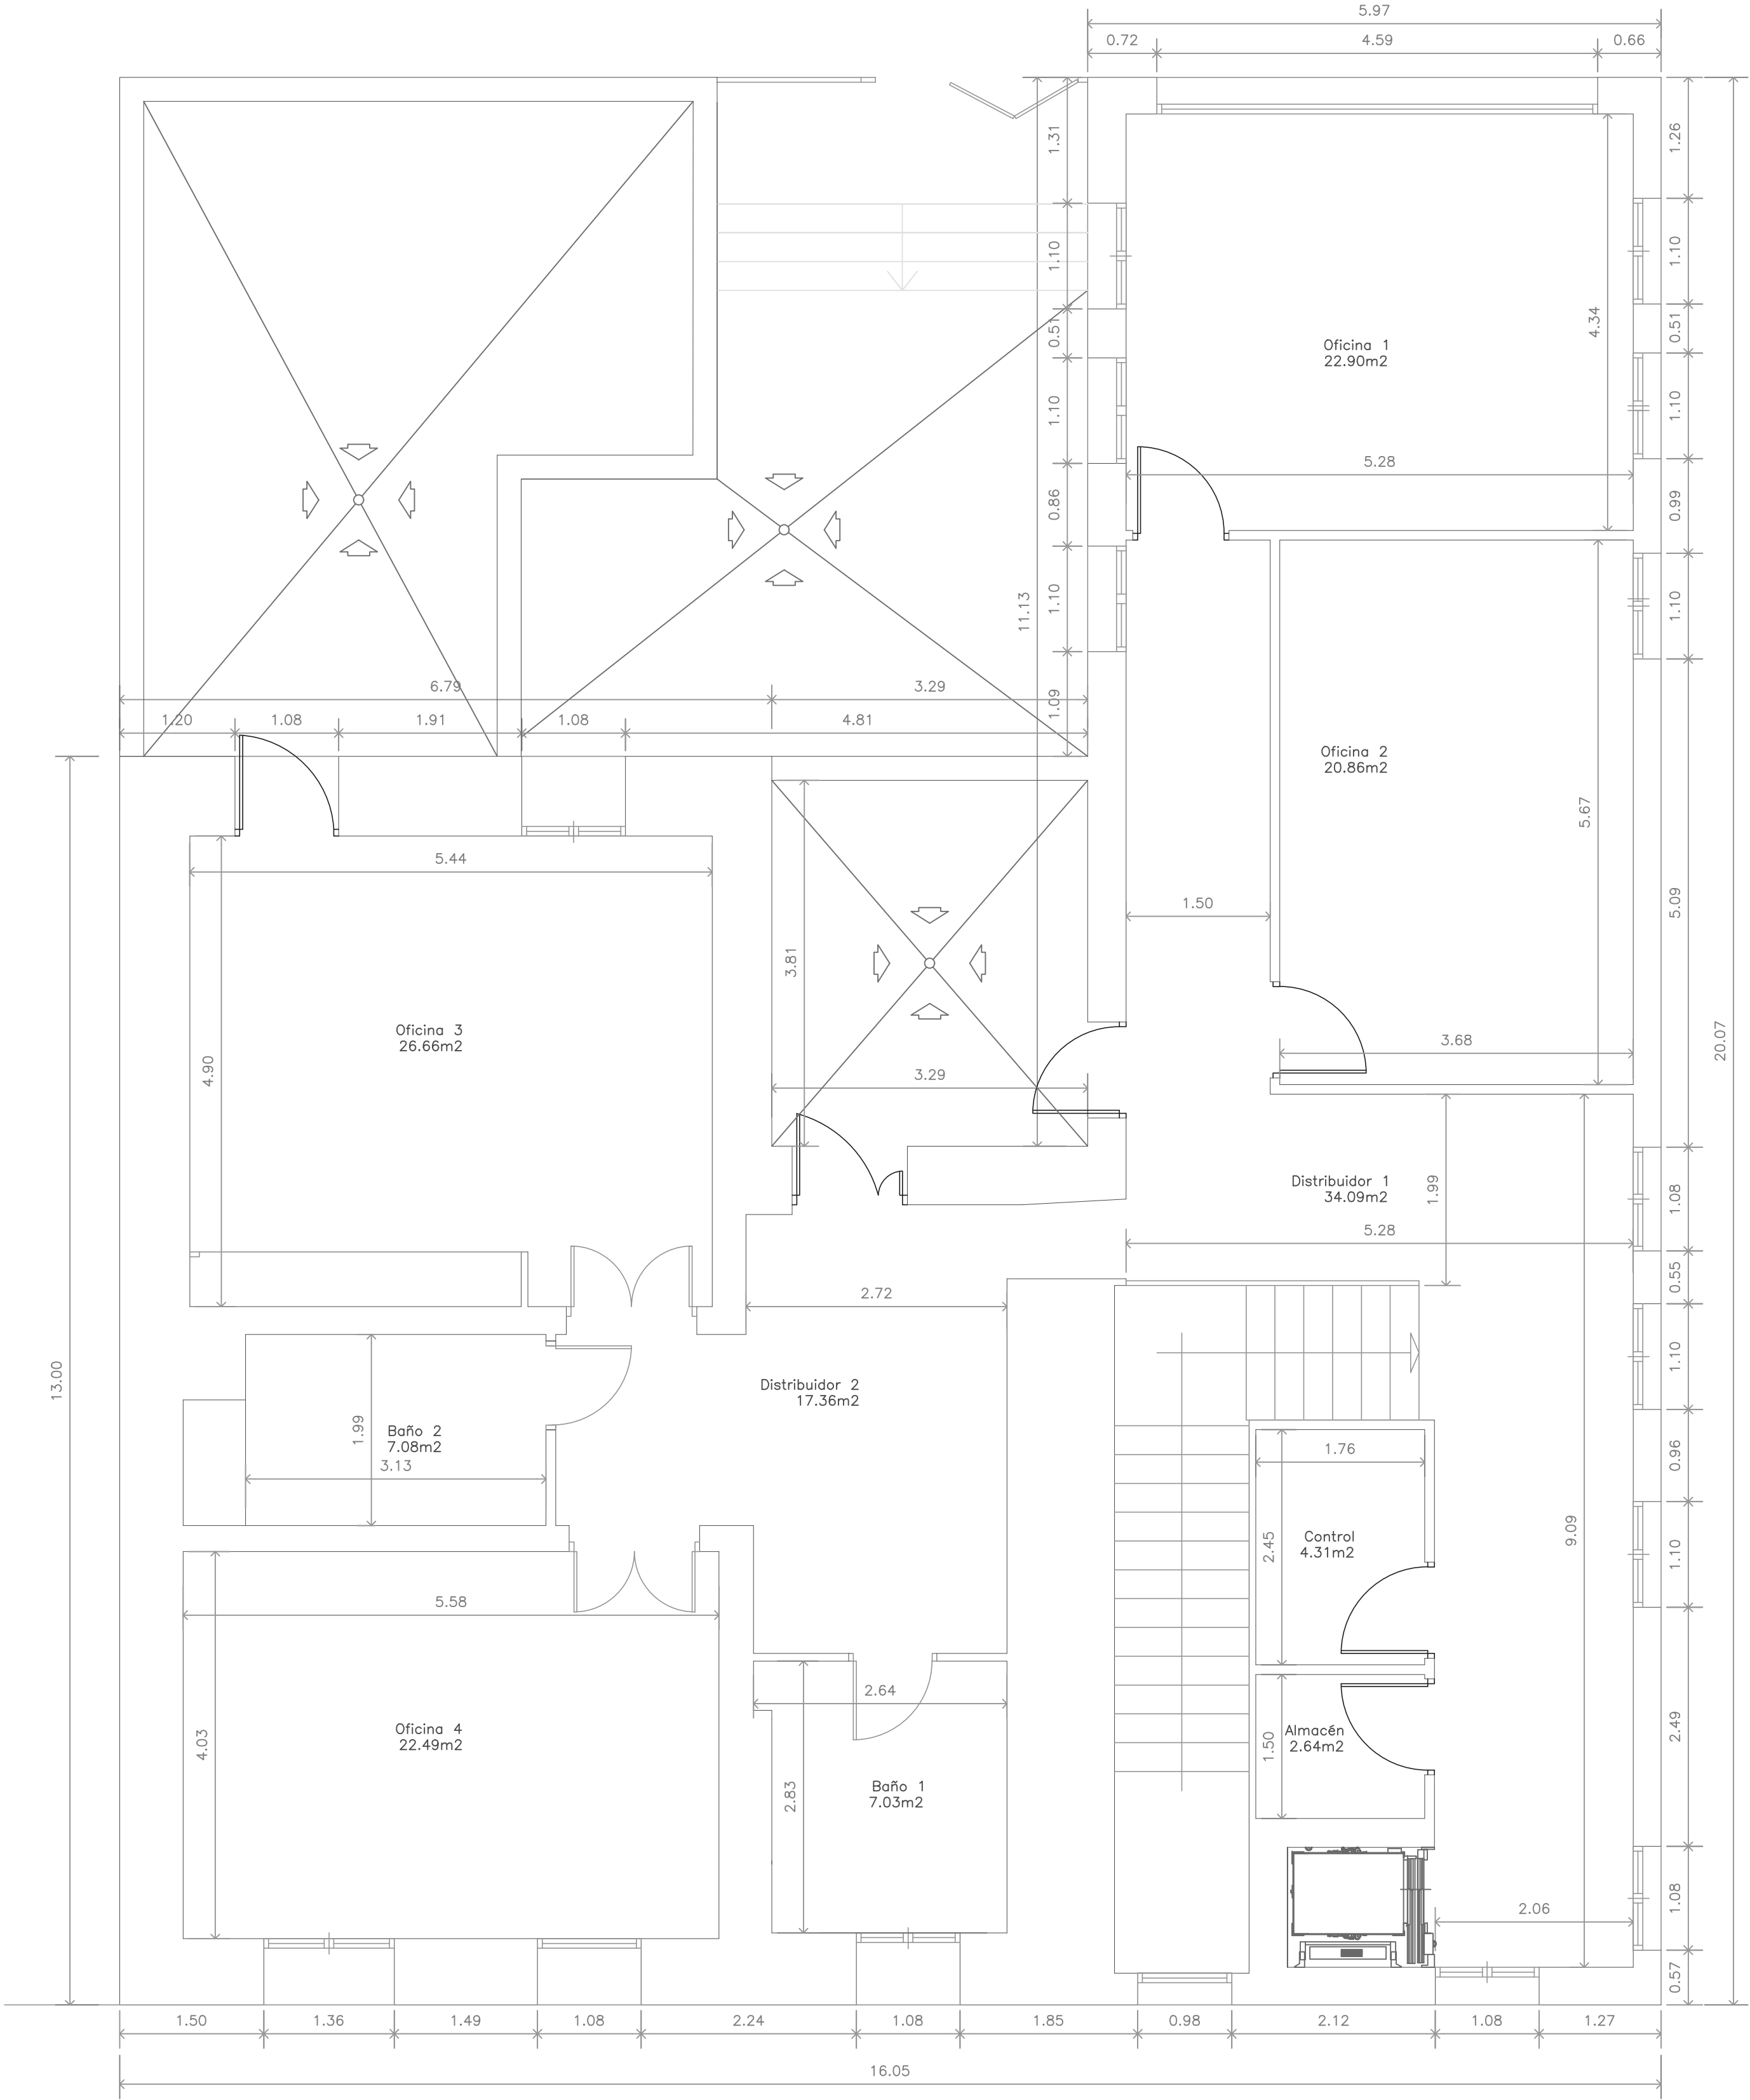

PLANTA PRIMERA


CUADRO DE SUPERFICIES (Estado Actual)	
Planta Primera	
Sup. Construida (m2)	237,50
Sup. útil (m2)	165,43
Oficina 1	22,90
Oficina 2	20,86
Oficina 3	26,66
Oficina 4	22,49
Almacén	2,64
Control	4,31
Distribuidor 1	34,09
Distribuidor 2	17,36
Baño 1	7,03
Baño 2	7,08

A07

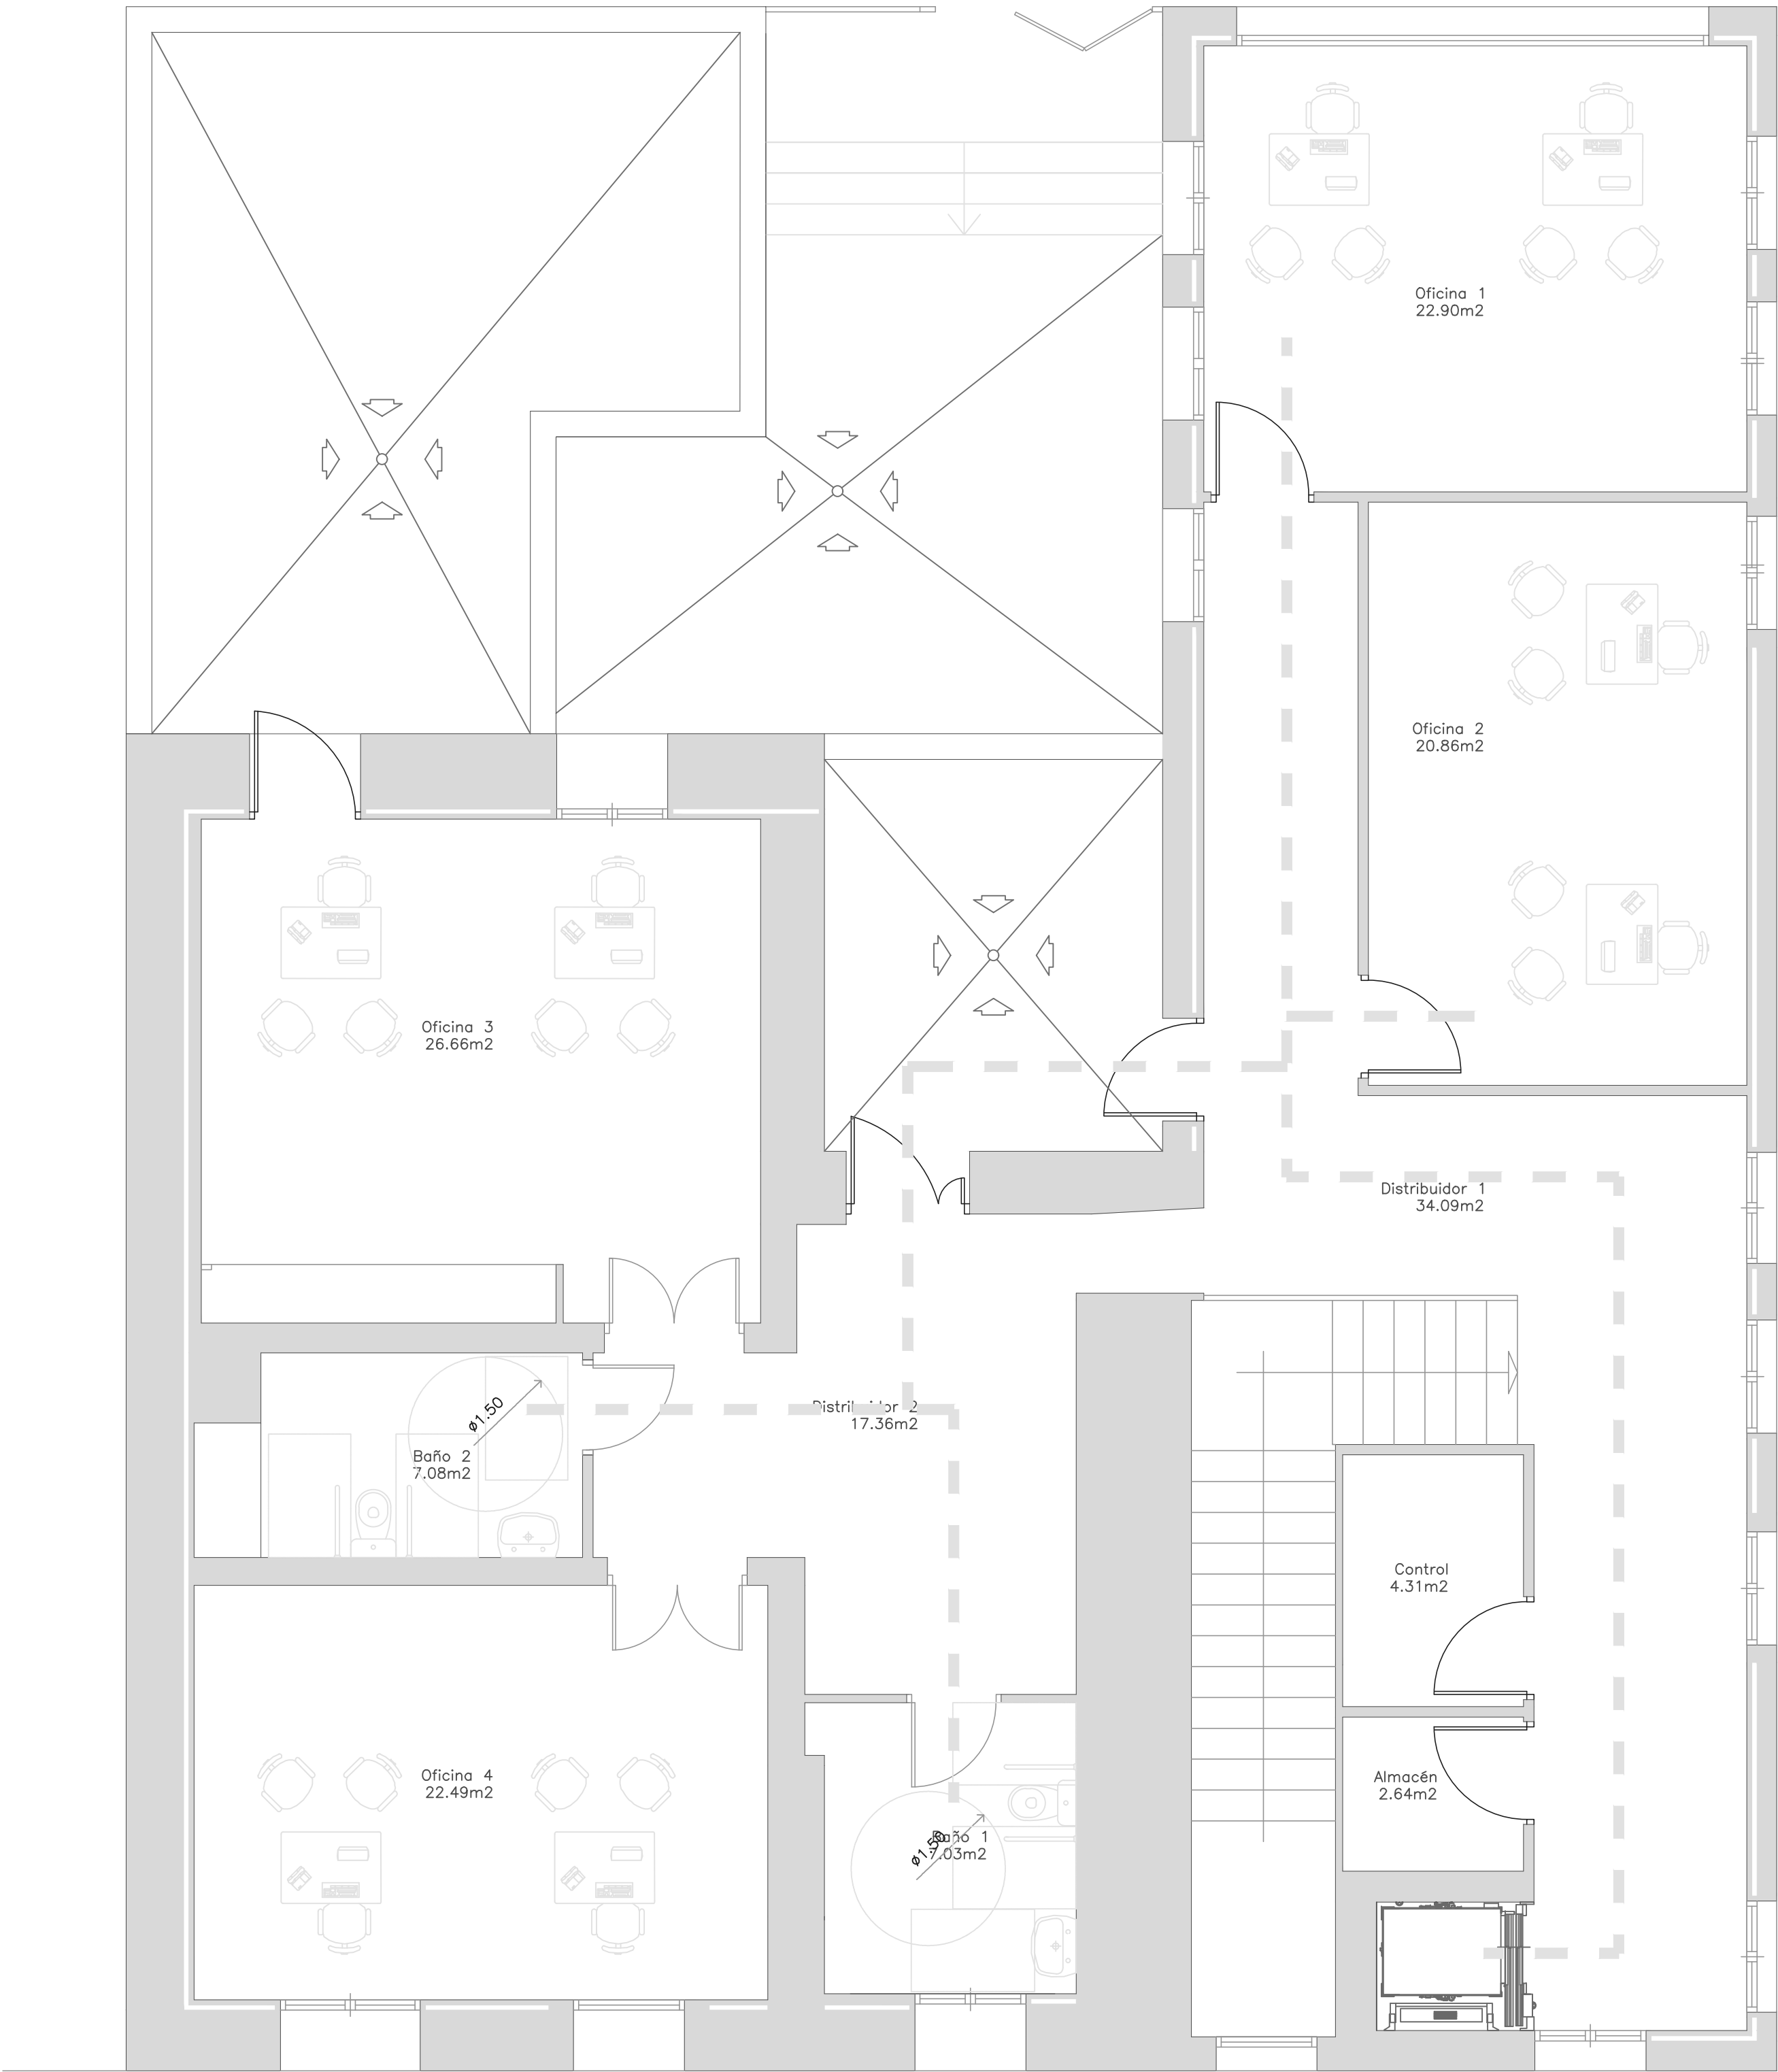


PLANTA PRIMERA



CUADRO DE SUPERFICIES (Estado Actual)	
Planta Primera	
Sup. Construida (m2)	237,50
Sup. útil (m2)	165,43
Oficina 1	22,90
Oficina 2	20,86
Oficina 3	26,66
Oficina 4	22,49
Almacén	2,64
Control	4,31
Distribuidor 1	34,09
Distribuidor 2	17,36
Baño 1	7,03
Baño 2	7,08

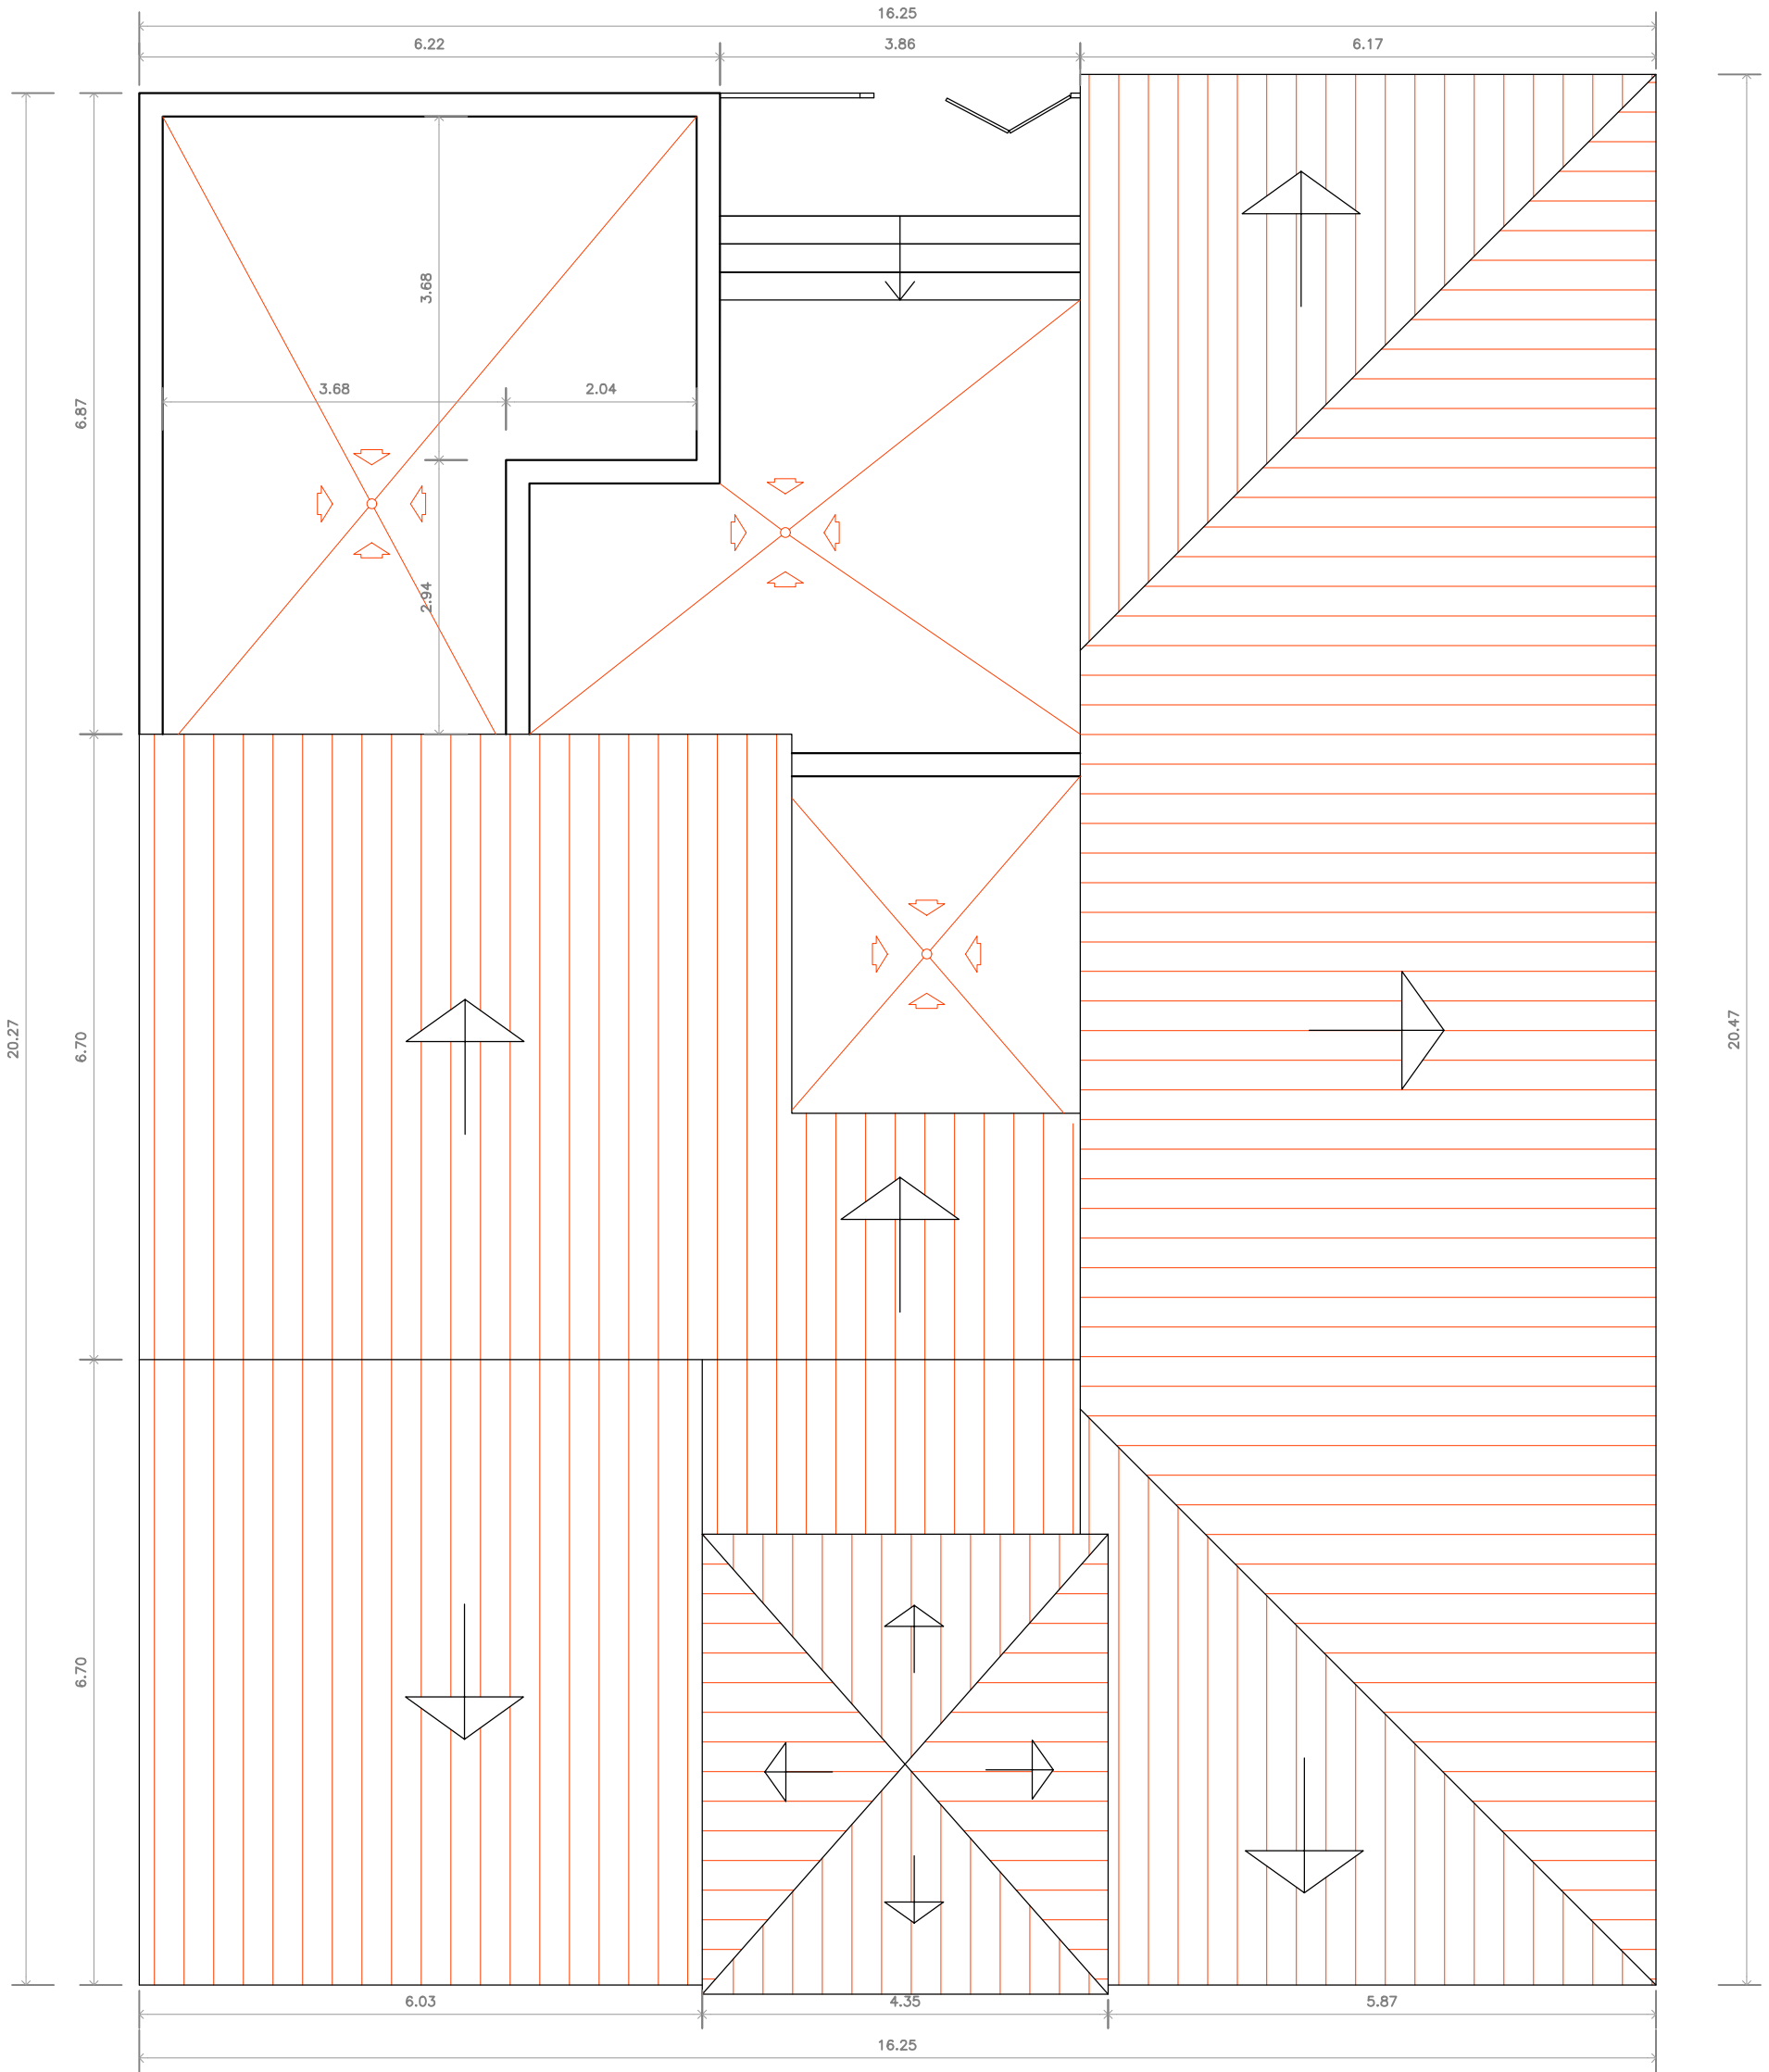

CUBIERTA ESTADO ACTUAL

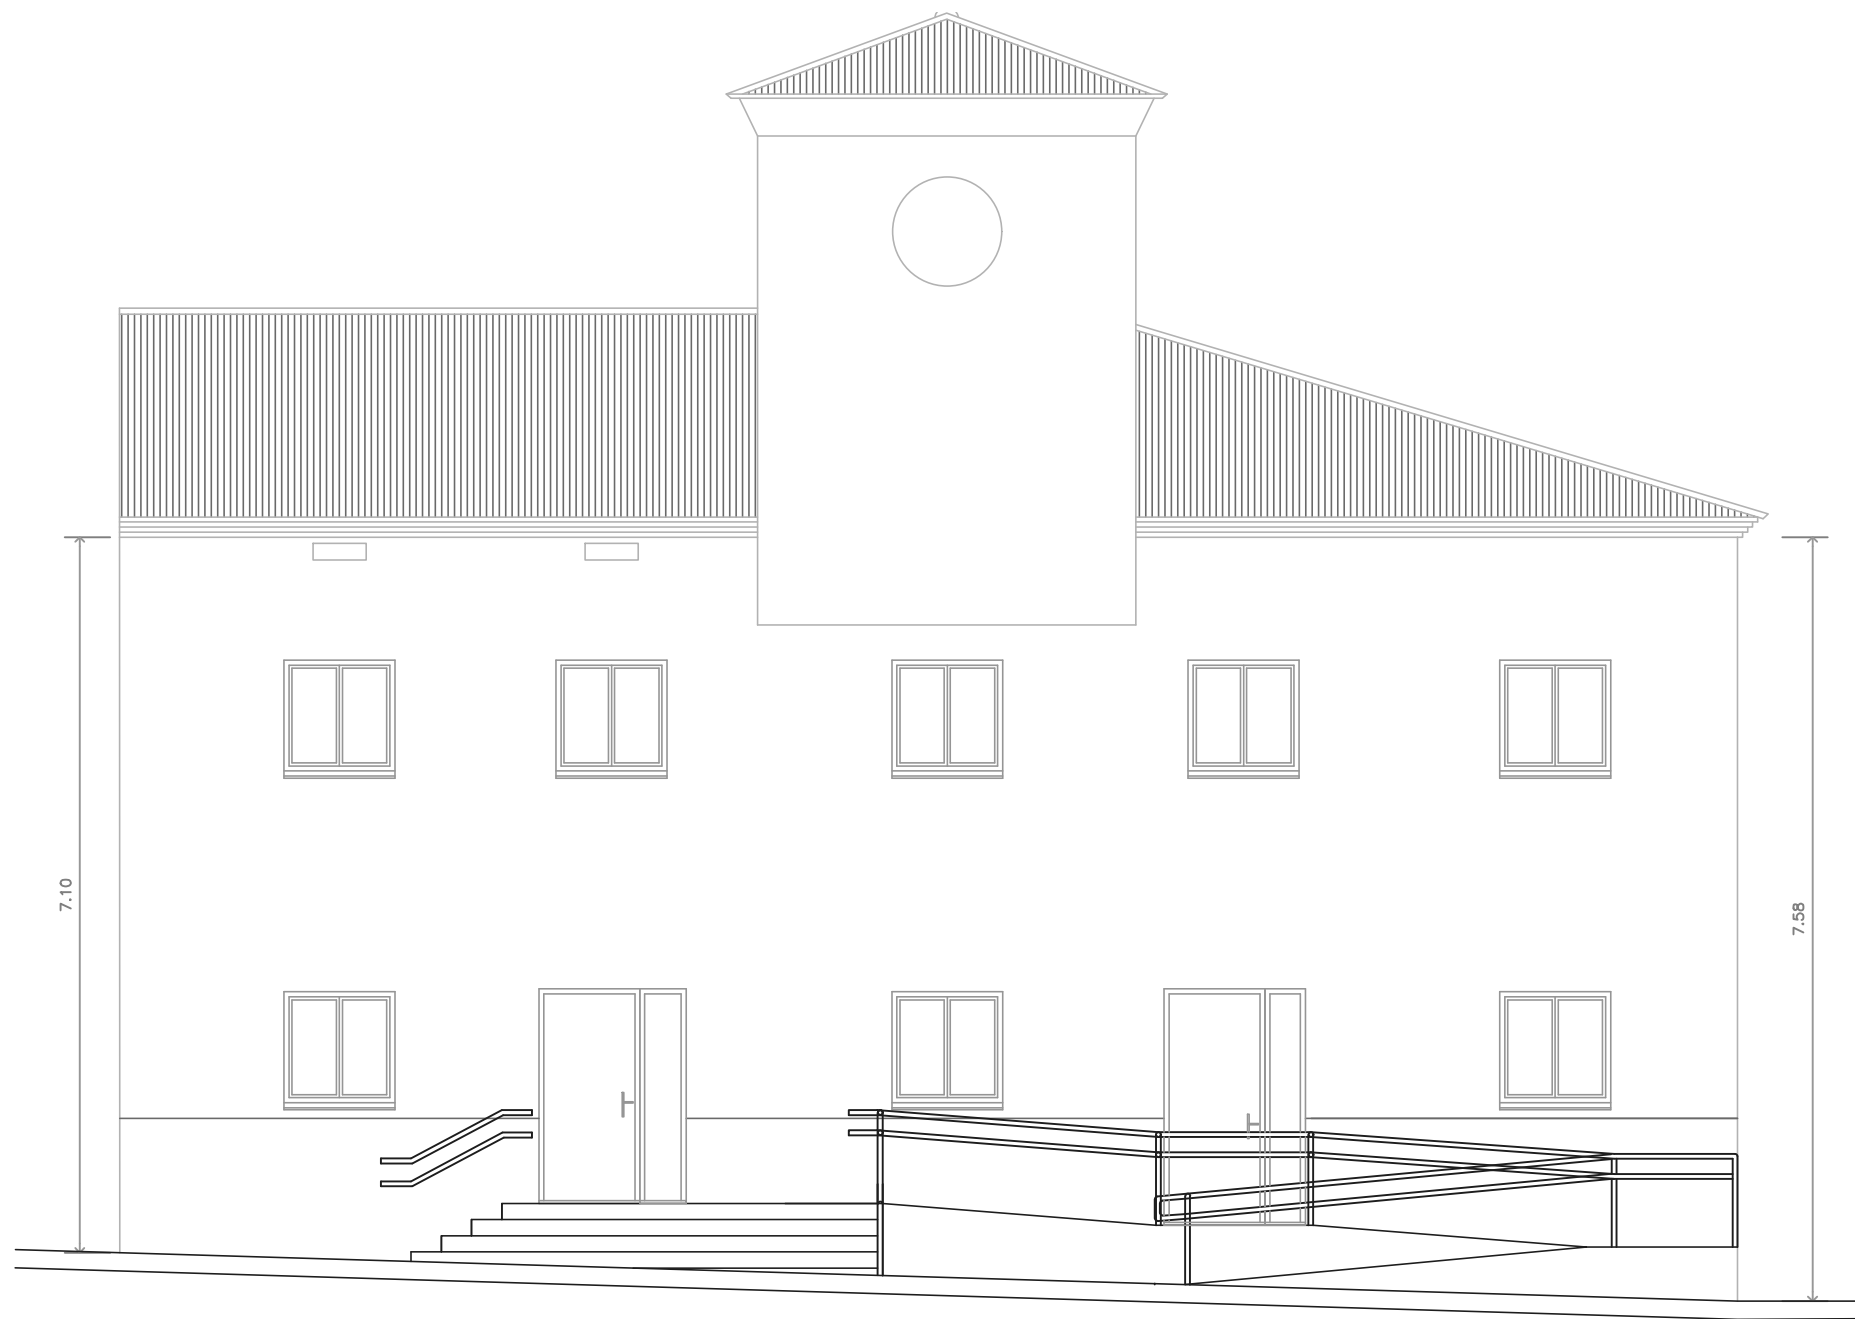

ALZADO A AVD. ALCALDE D. TOMÁS RETAMOSA

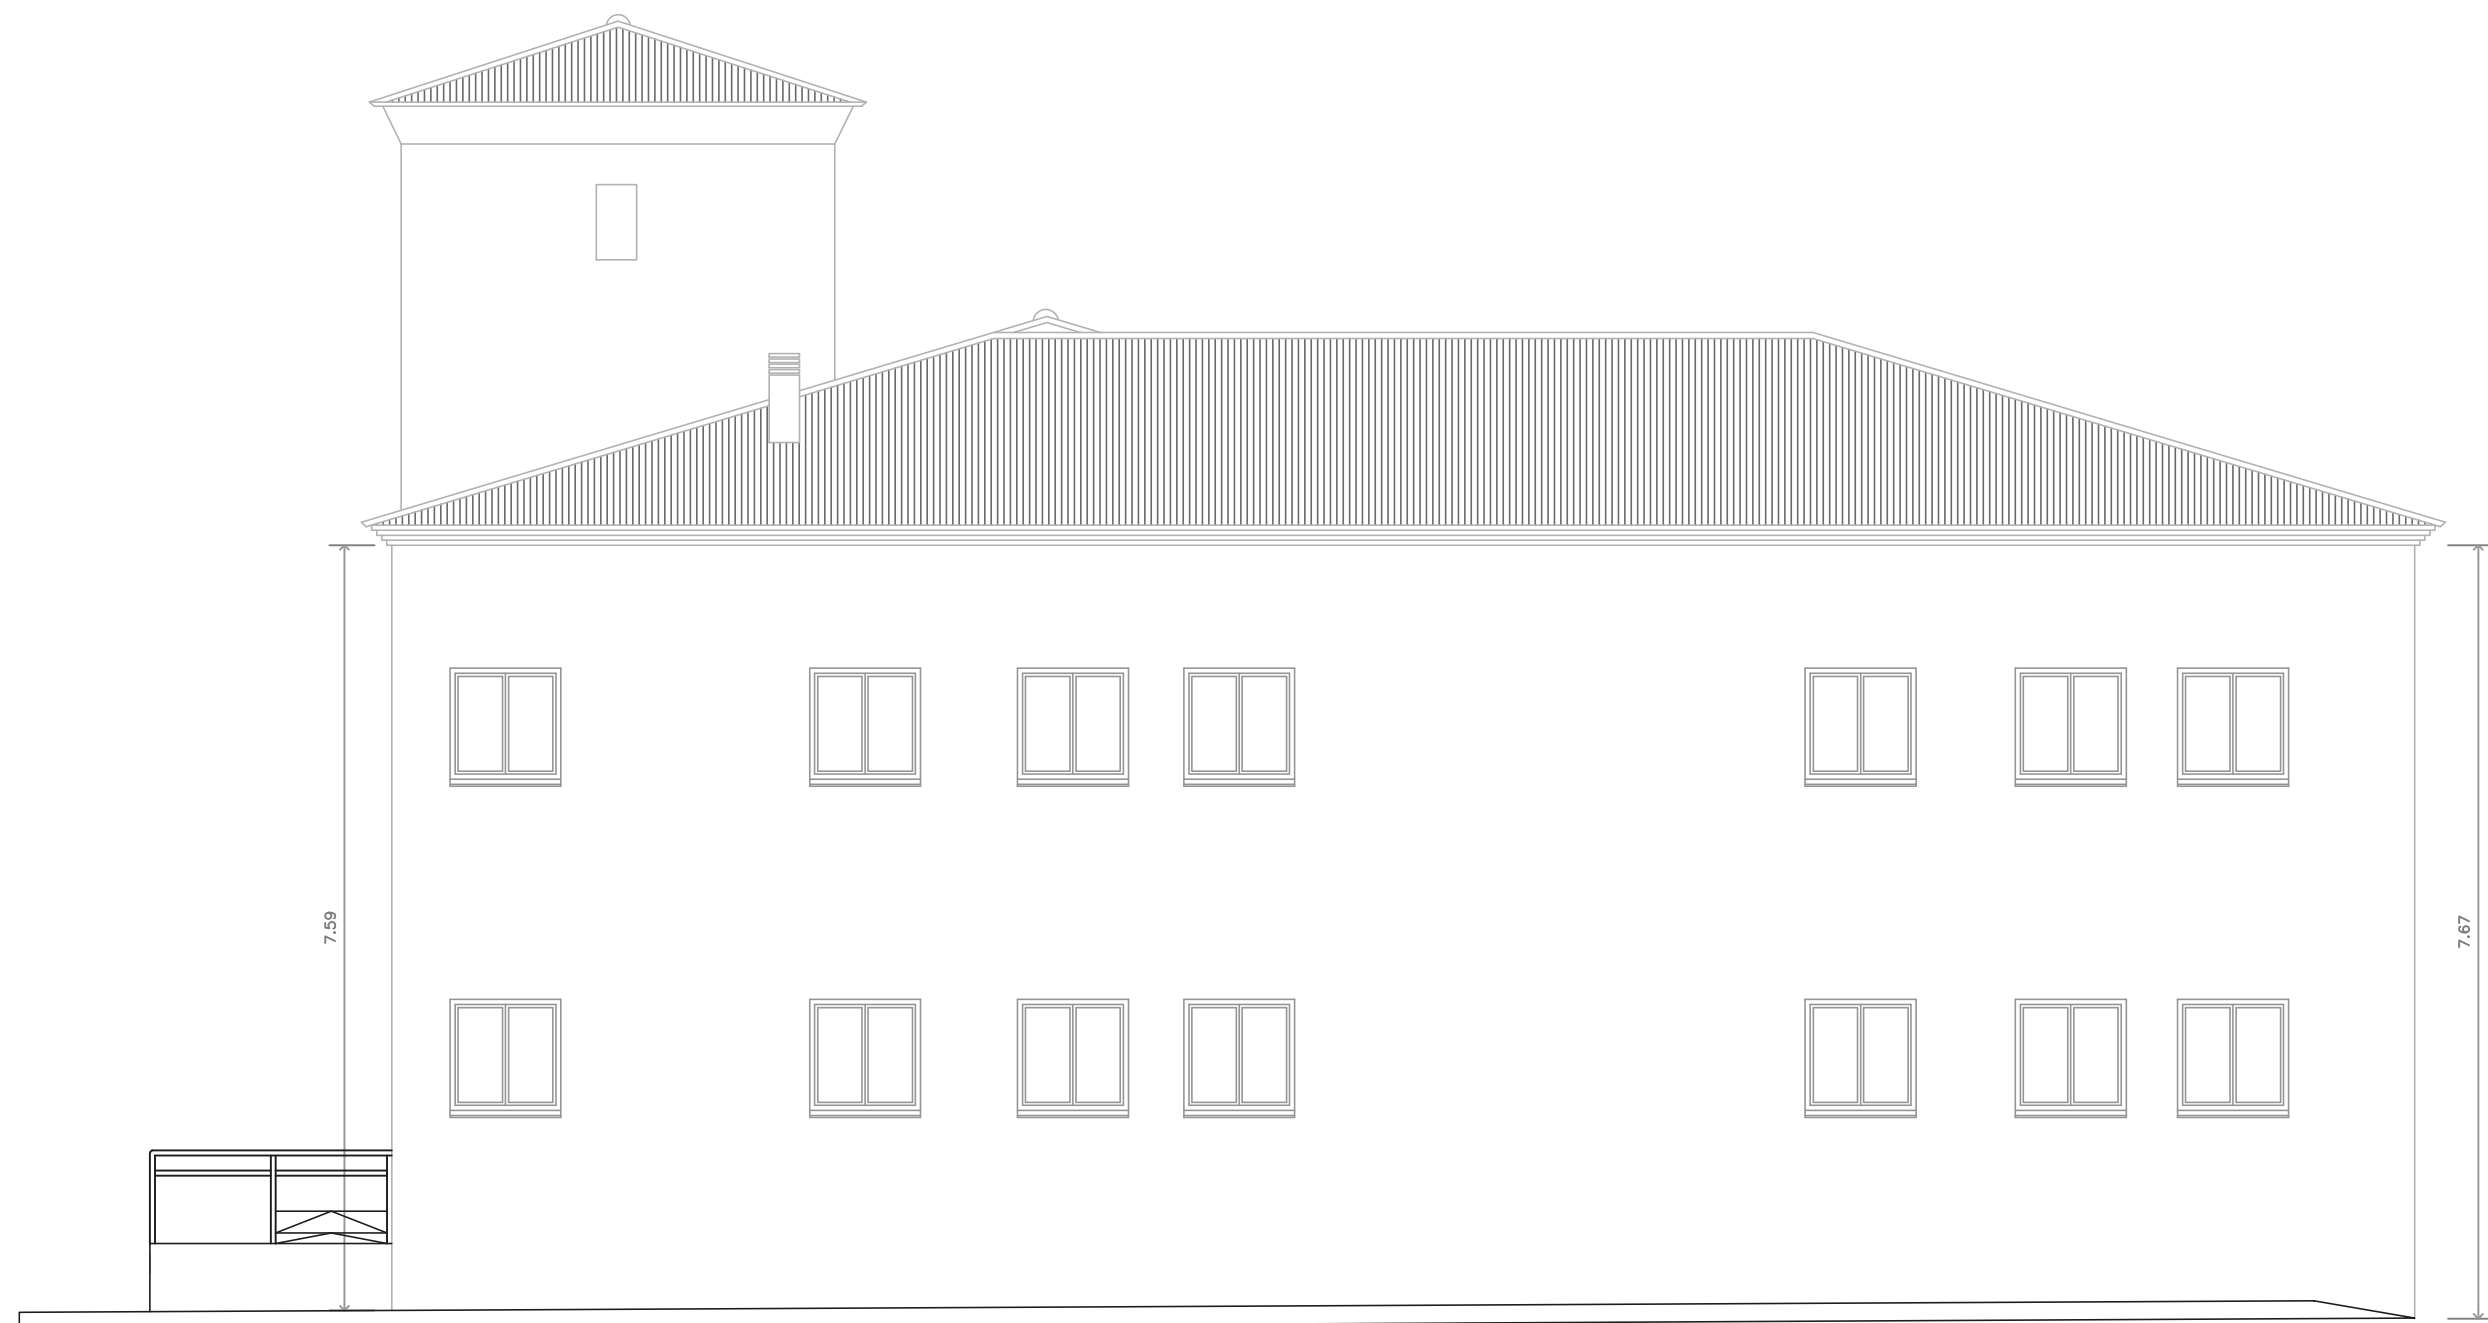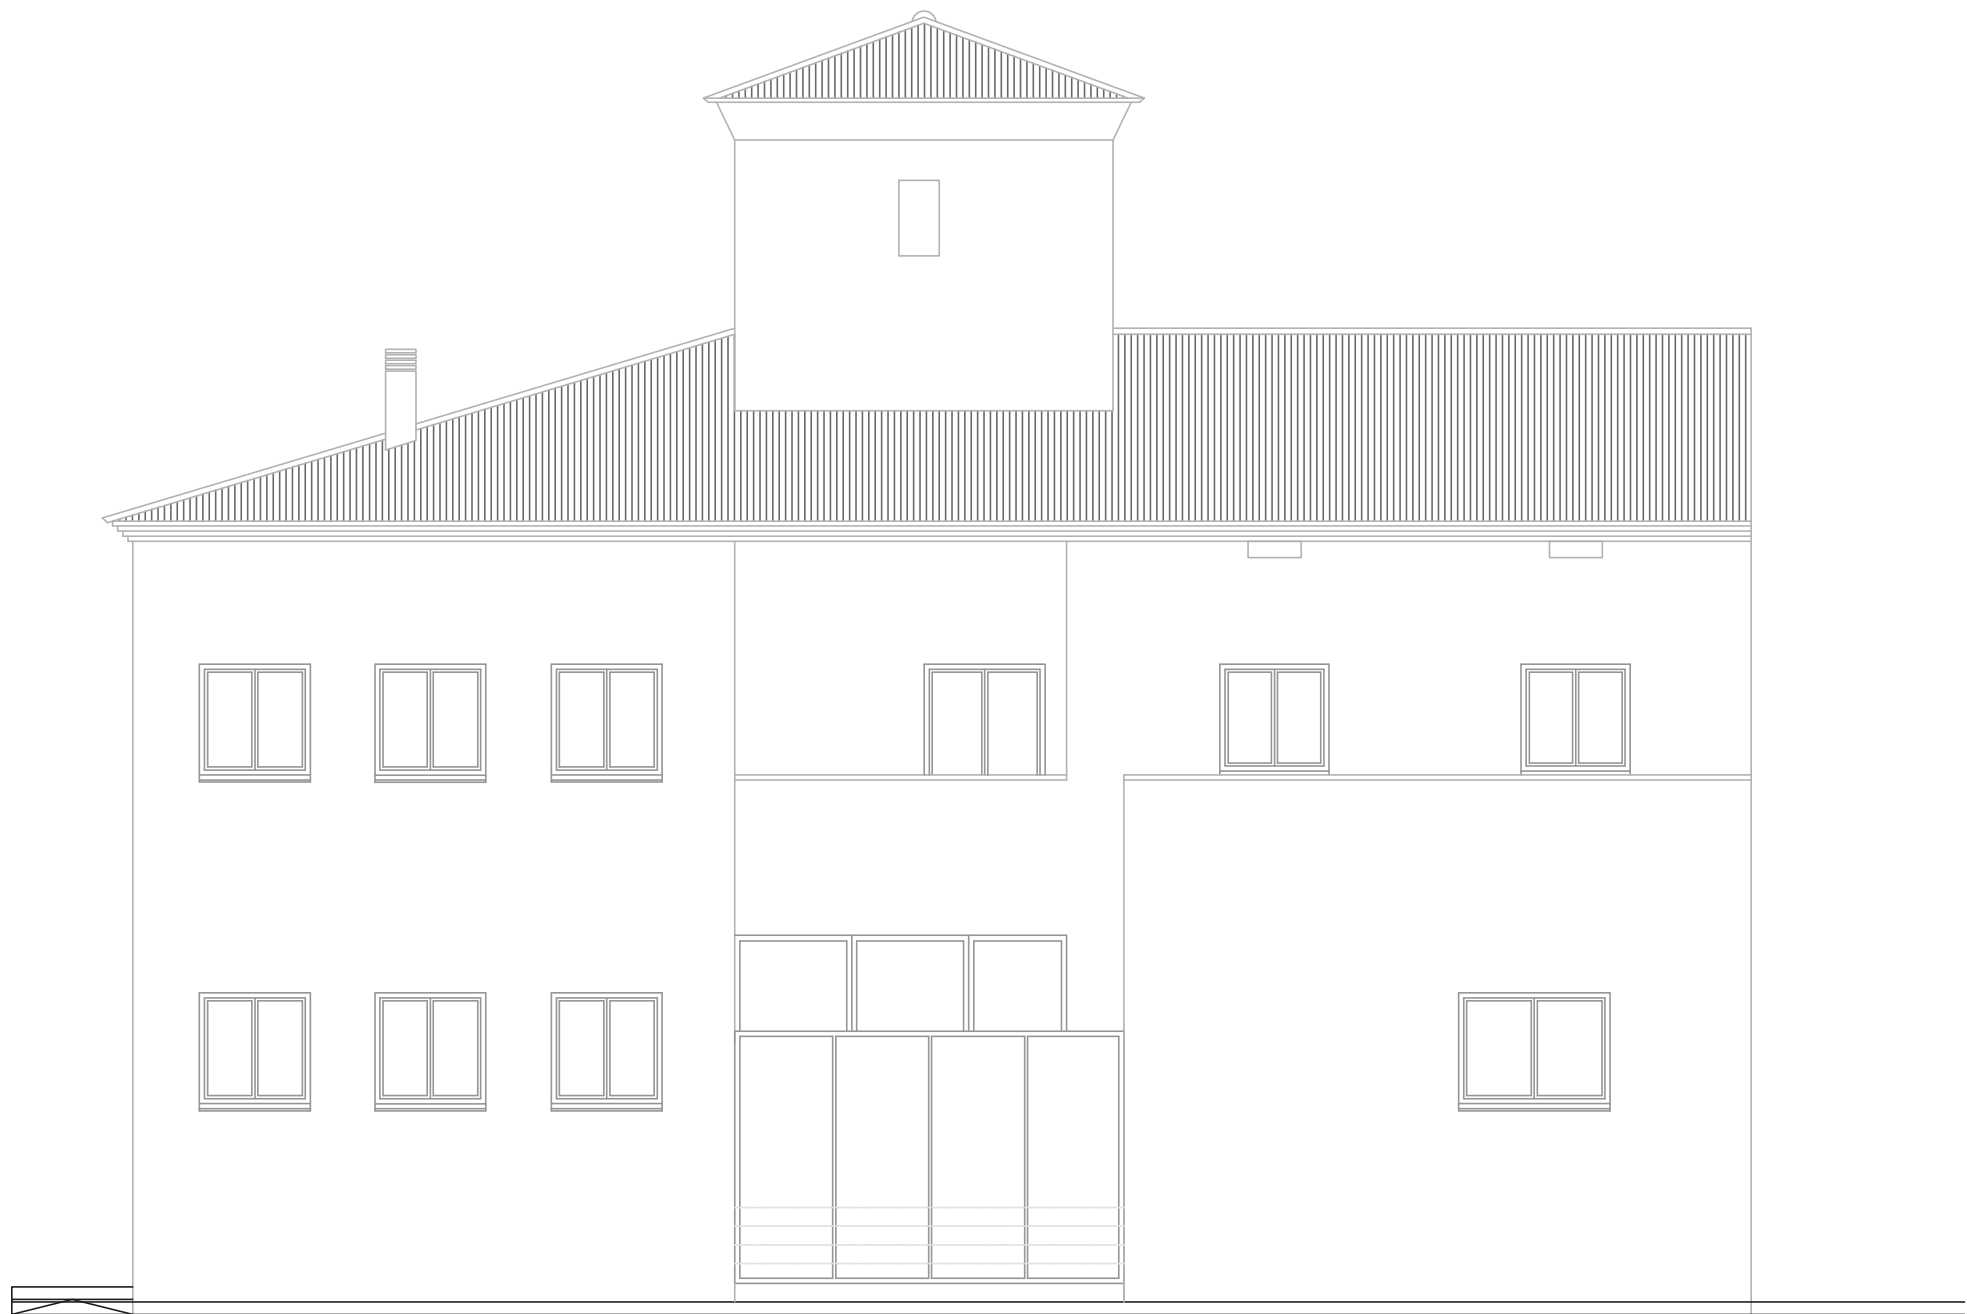


ALZADO A TRAV. JOSE Mª ORIOL



SECCION B-B







SECCION A-A

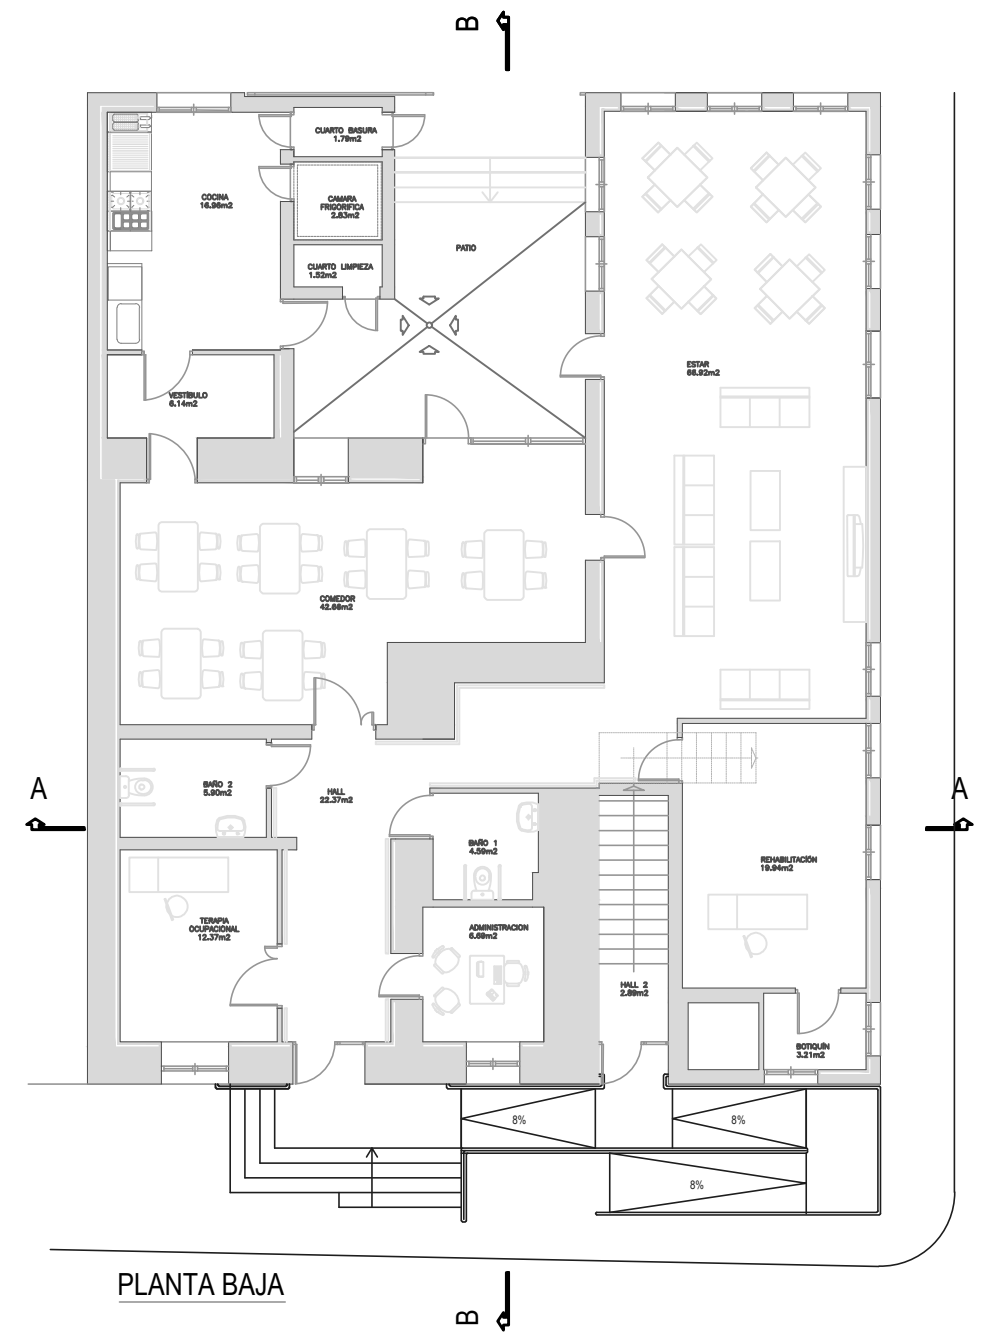






MEMORIA DE CARPINTERÍA


CARPINTERÍA METÁLICA

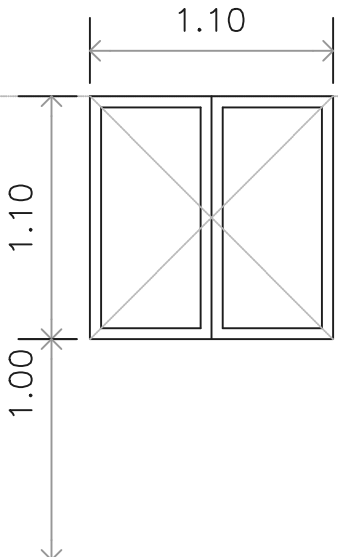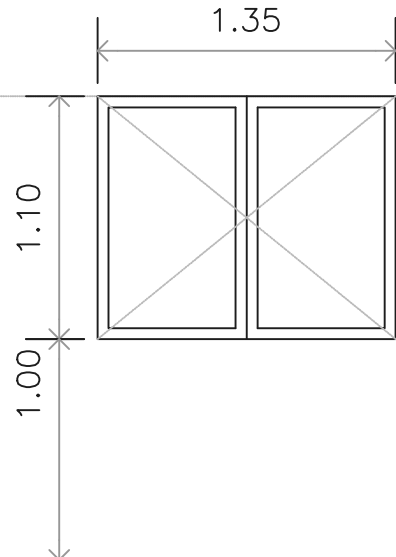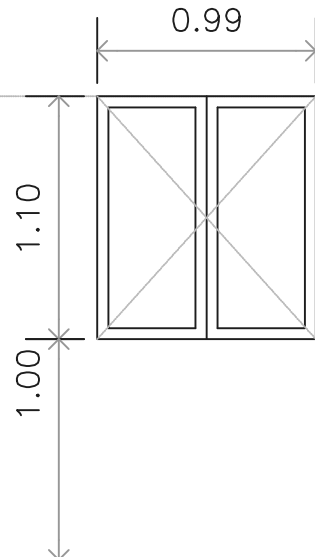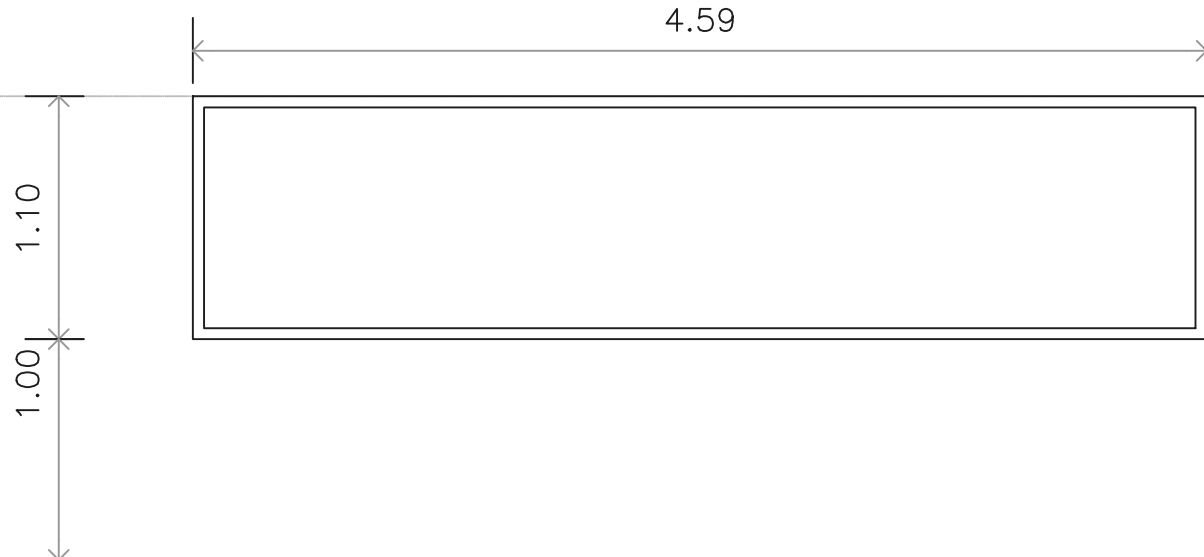
V1	V2	V3	VF
			
VENTANA PRACTICABLE DE 2 HOJAS CON R.P.T. 6/12/6 CON PERSIANA DE ALUMINIO INYECTADO LACADA EN COLOR A ELEGIR.	VENTANA PRACTICABLE DE 2 HOJAS CON R.P.T. 6/12/6 CON PERSIANA DE ALUMINIO INYECTADO LACADA EN COLOR A ELEGIR.	VENTANA PRACTICABLE DE 2 HOJAS CON R.P.T. 6/12/6 CON PERSIANA DE ALUMINIO INYECTADO LACADA EN COLOR A ELEGIR.	VENTANA FIJA DE 1 HOJA CON R.P.T. 6/12/6 CON PERSIANA DE ALUMINIO INYECTADO LACADA EN COLOR A ELEGIR.
V1-14 uds	V2-1 uds	V3-1 uds	VF-1 uds

CARPINTERÍA METÁLICA

CARP. DE MADERA

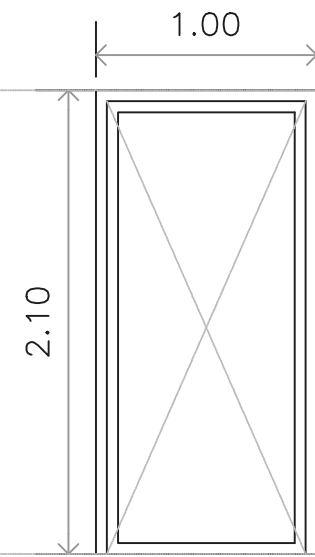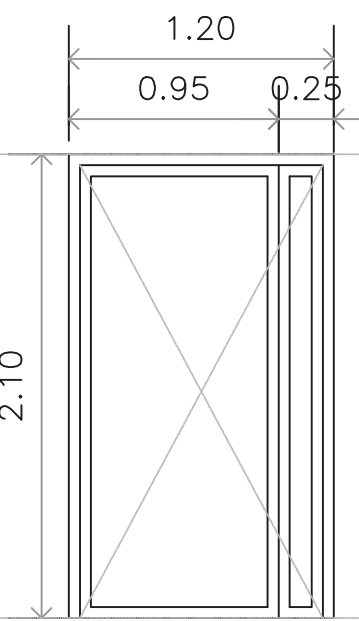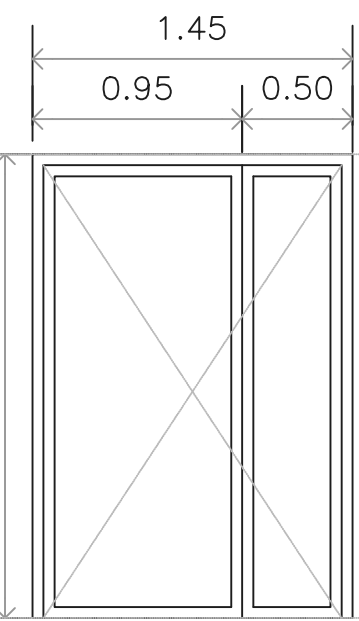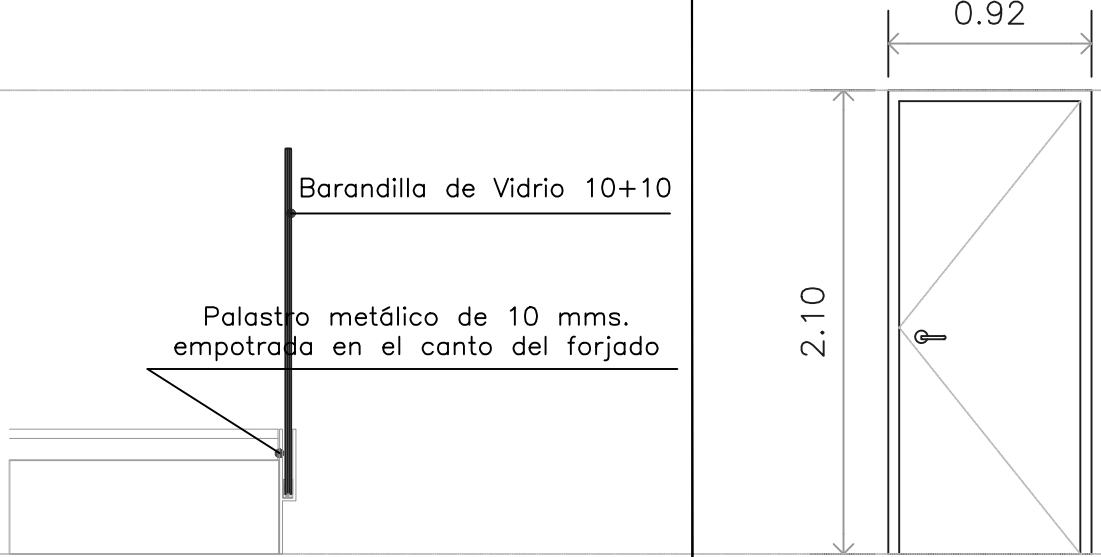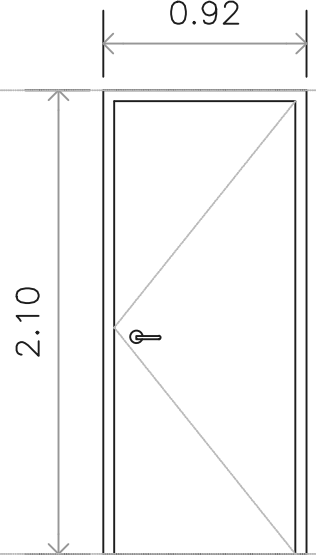P2	P3	P4	B1	P1
				
PUERTA PRACTICABLE DE 1 HOJAS CON R.P.T. 4.4./12/6	PUERTA PRACTICABLE DE 2 HOJAS CON R.P.T. 4.4./12/6	PUERTA PRACTICABLE DE 2 HOJAS CON R.P.T. 4.4./12/6	BARANDILLA EMPOTRADA EN EL CANTO DEL FORJADO VIDRIO 10+10 L= 3,05 mts. H= 1,00 mts.	PUERTA DE PASO HOJA 82,5CM EN MADERA DE PINO ESTANCIAS: INTERIORES
P2-2 uds	P3-1 uds	P4-1 uds	B1-1 ud.	P1-4 uds

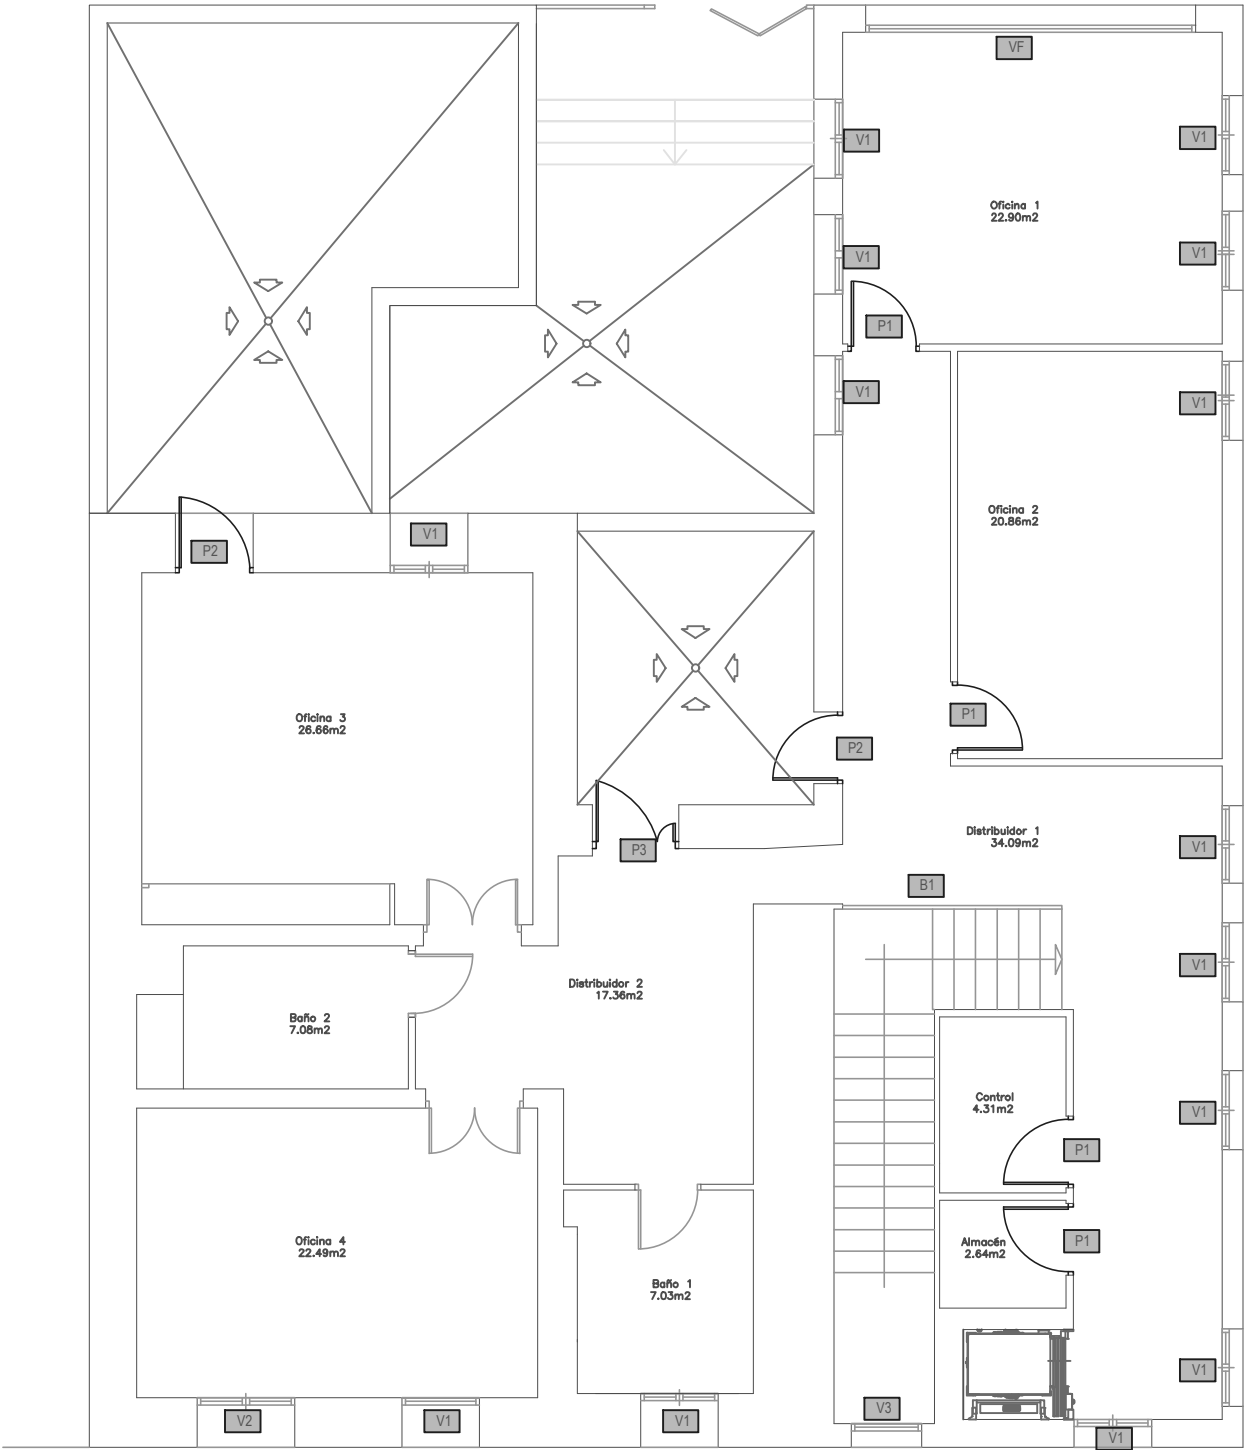

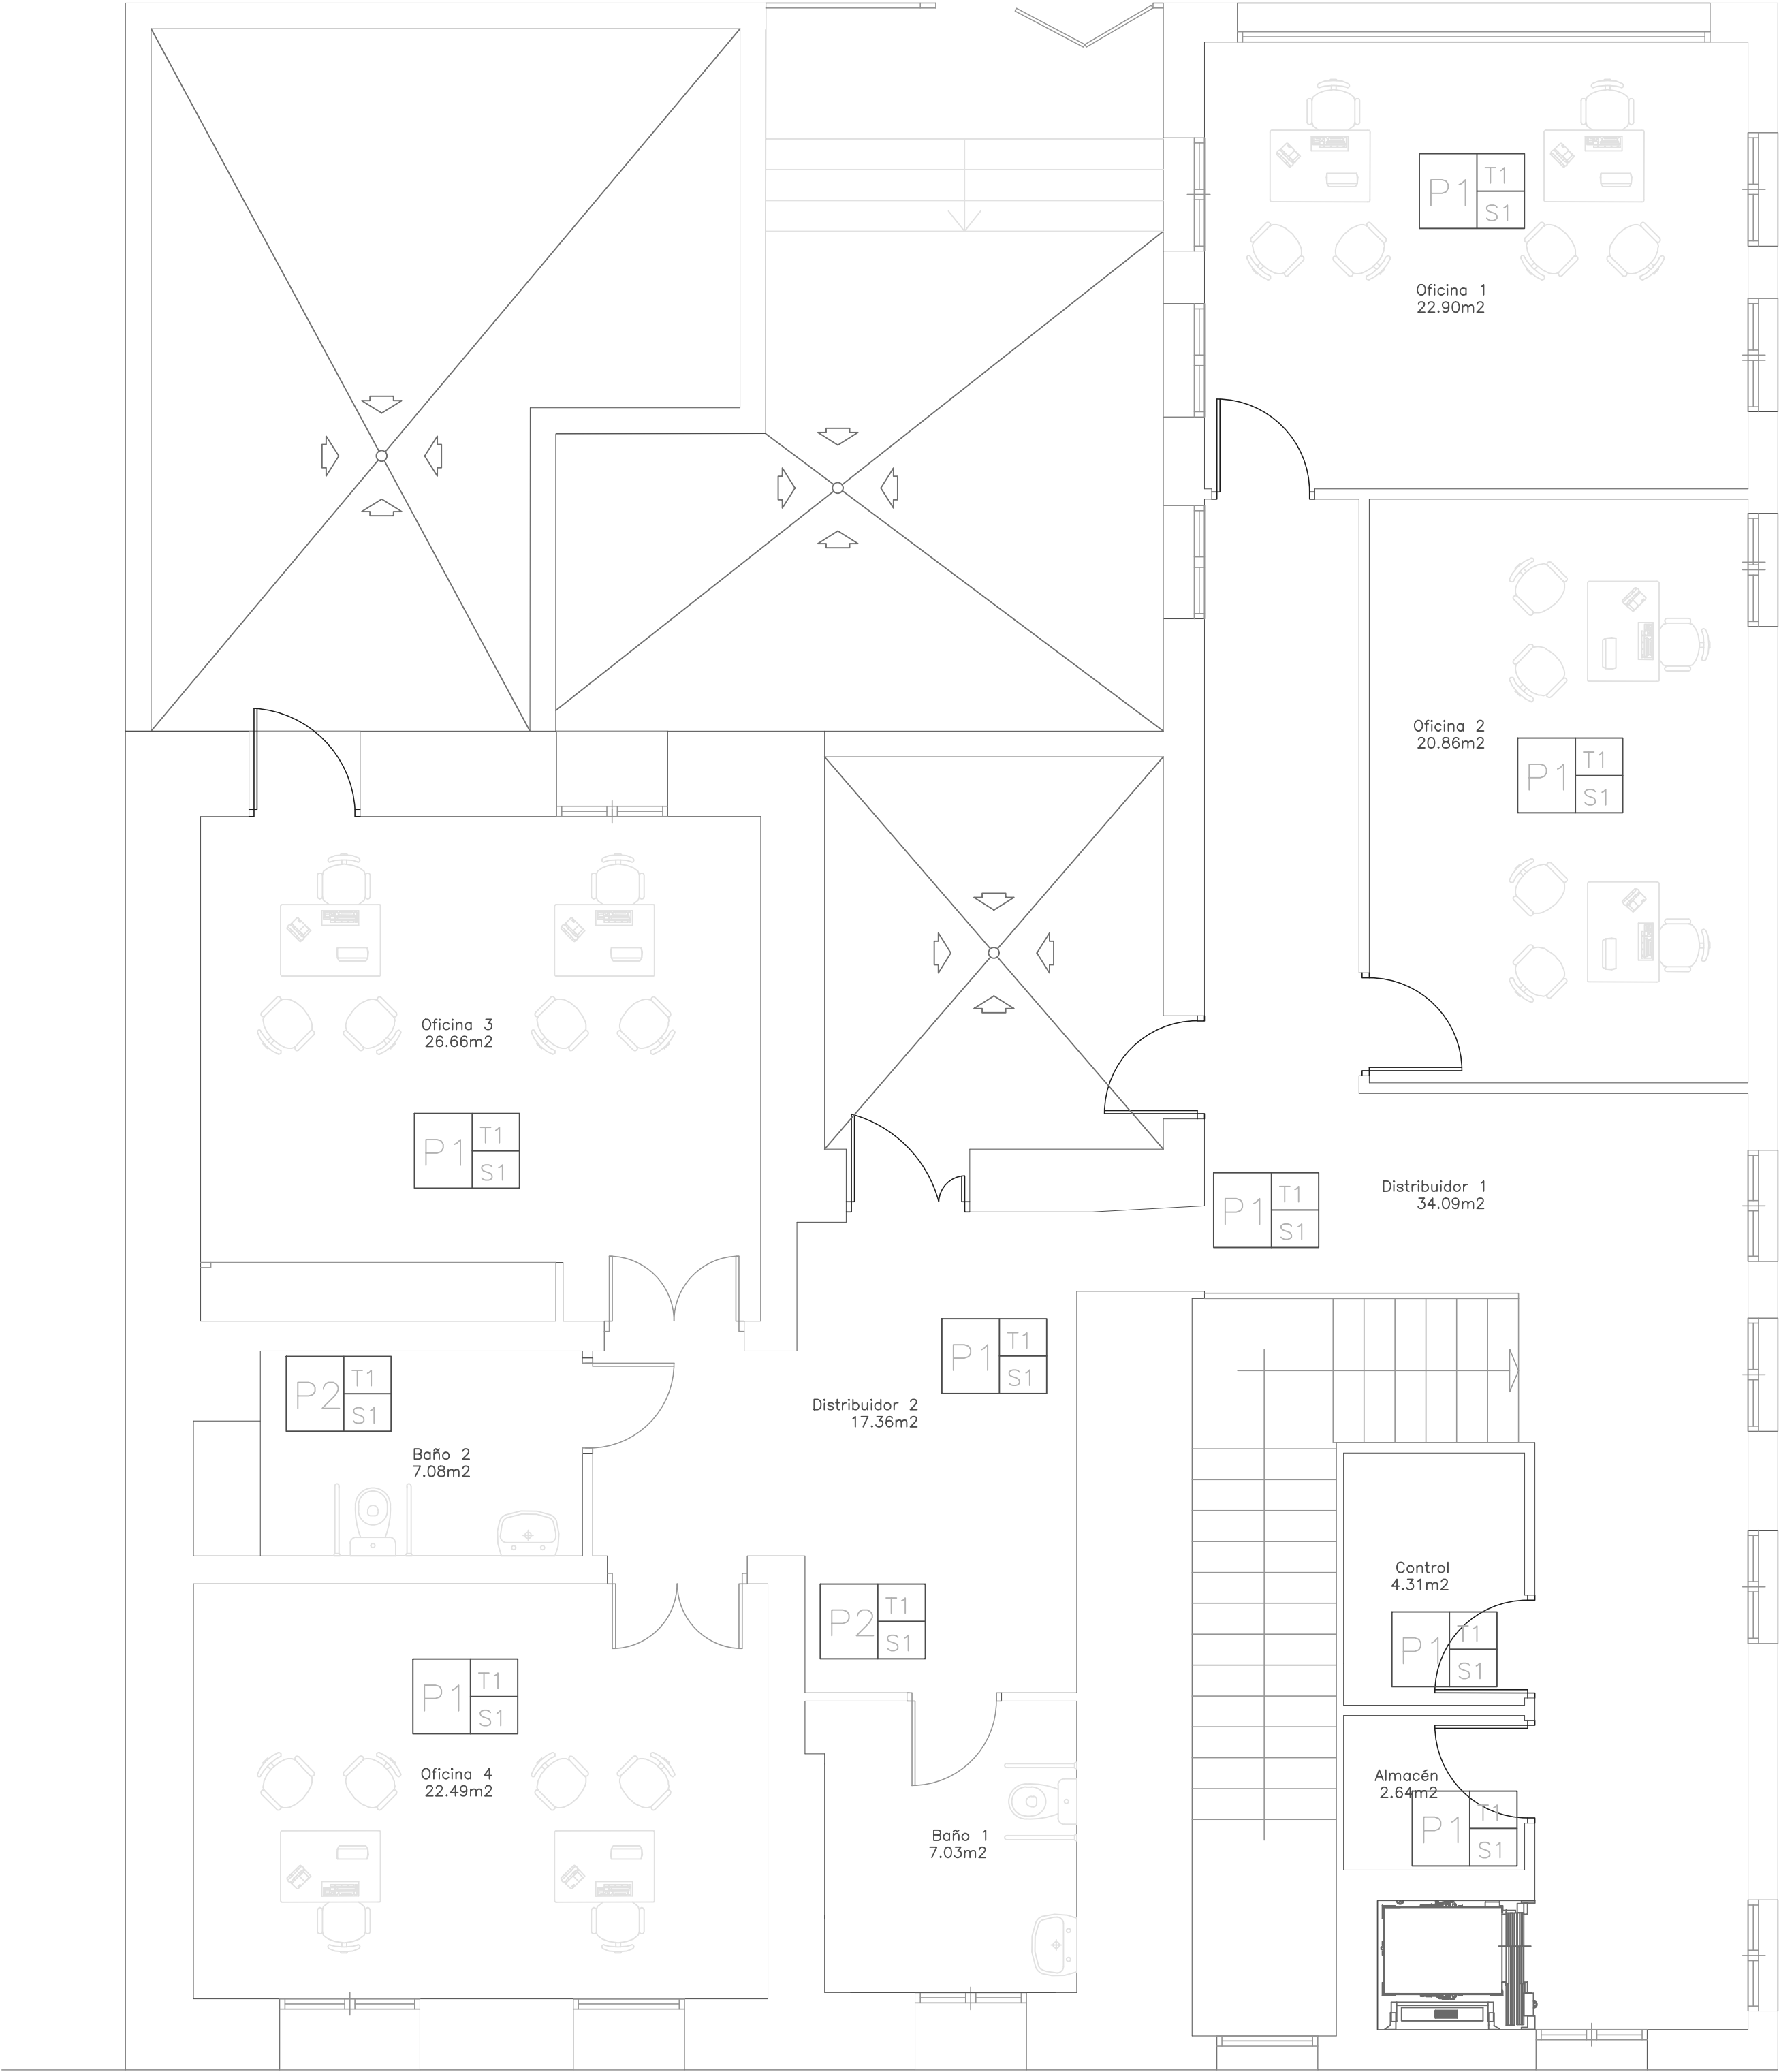

PLANTA PRIMERA

LEYENDA ACABADOS

TECHOS:

T1.- PINTURA PLÁSTICA LISA SOBRE TENDIDO DE YESO
T2.- PINTURA LISA SOBRE FALSO TECHO ESCAYOLA
T3.- FALSO TECHO DE CHAPA METÁLICA
T4.- FALSO TECHO REGISTRABLE DE PLACA DE YESO

SUELOS:

S1.- PAVIMENTO LAMINADO AC5
S2.- PAVIMENTO DE GRES ANTIDESLIZANTE DE INTERIORES
S3.- PAVIMENTO DE HORMIGON PULIDO
S4.- PAVIMENTO DE GRES ANTIDESLIZANTE DE EXTERIORES
S5.- PELDAÑOS DE GRANITO NACIONAL

PAREDES:

P1.- PINTURA PLÁSTICA LISA
P2.- REVESTIMIENTO DE ALICATADO CERÁMICO
P3.- PINTURA SOBRE ENFOSCADO DE MORTERO DE CEMENTO
P4.- REVESTIMIENTO DE MORTERO MONOCAPA EXTERIORES

ESTANCIA

PAREDES


P1

T1


S1

TECHO

SUELO

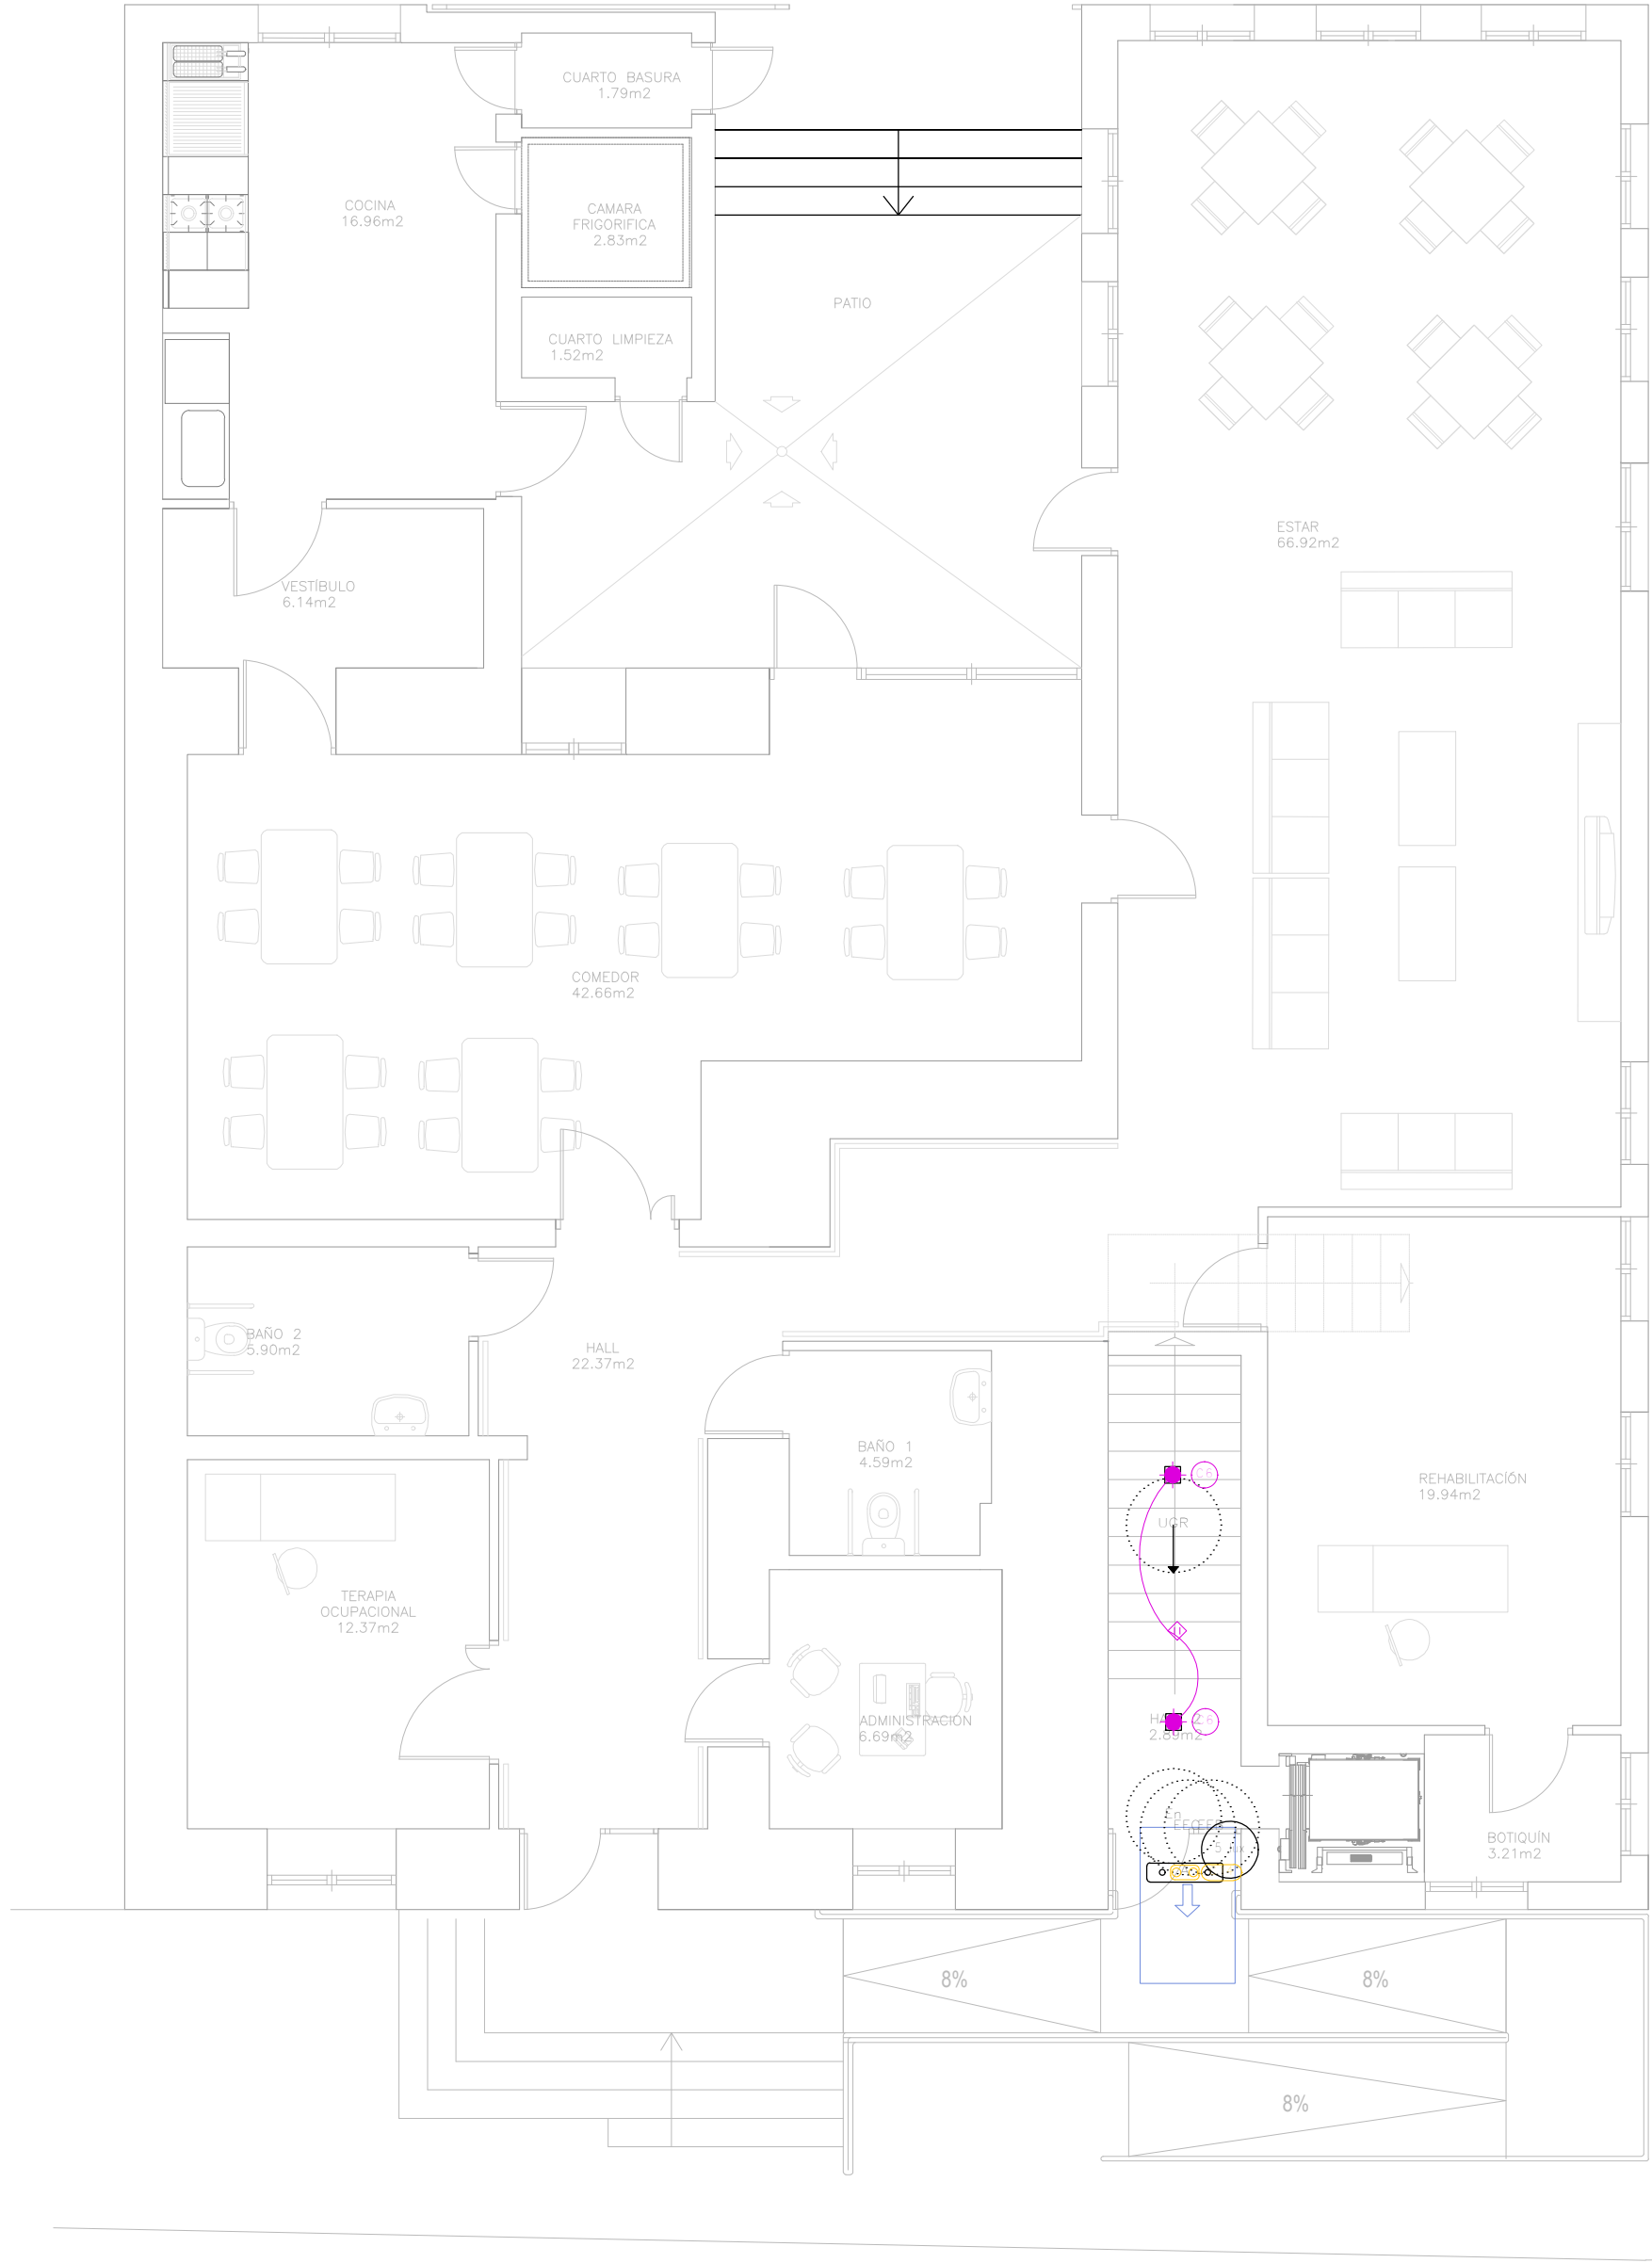


PLANTA BAJA

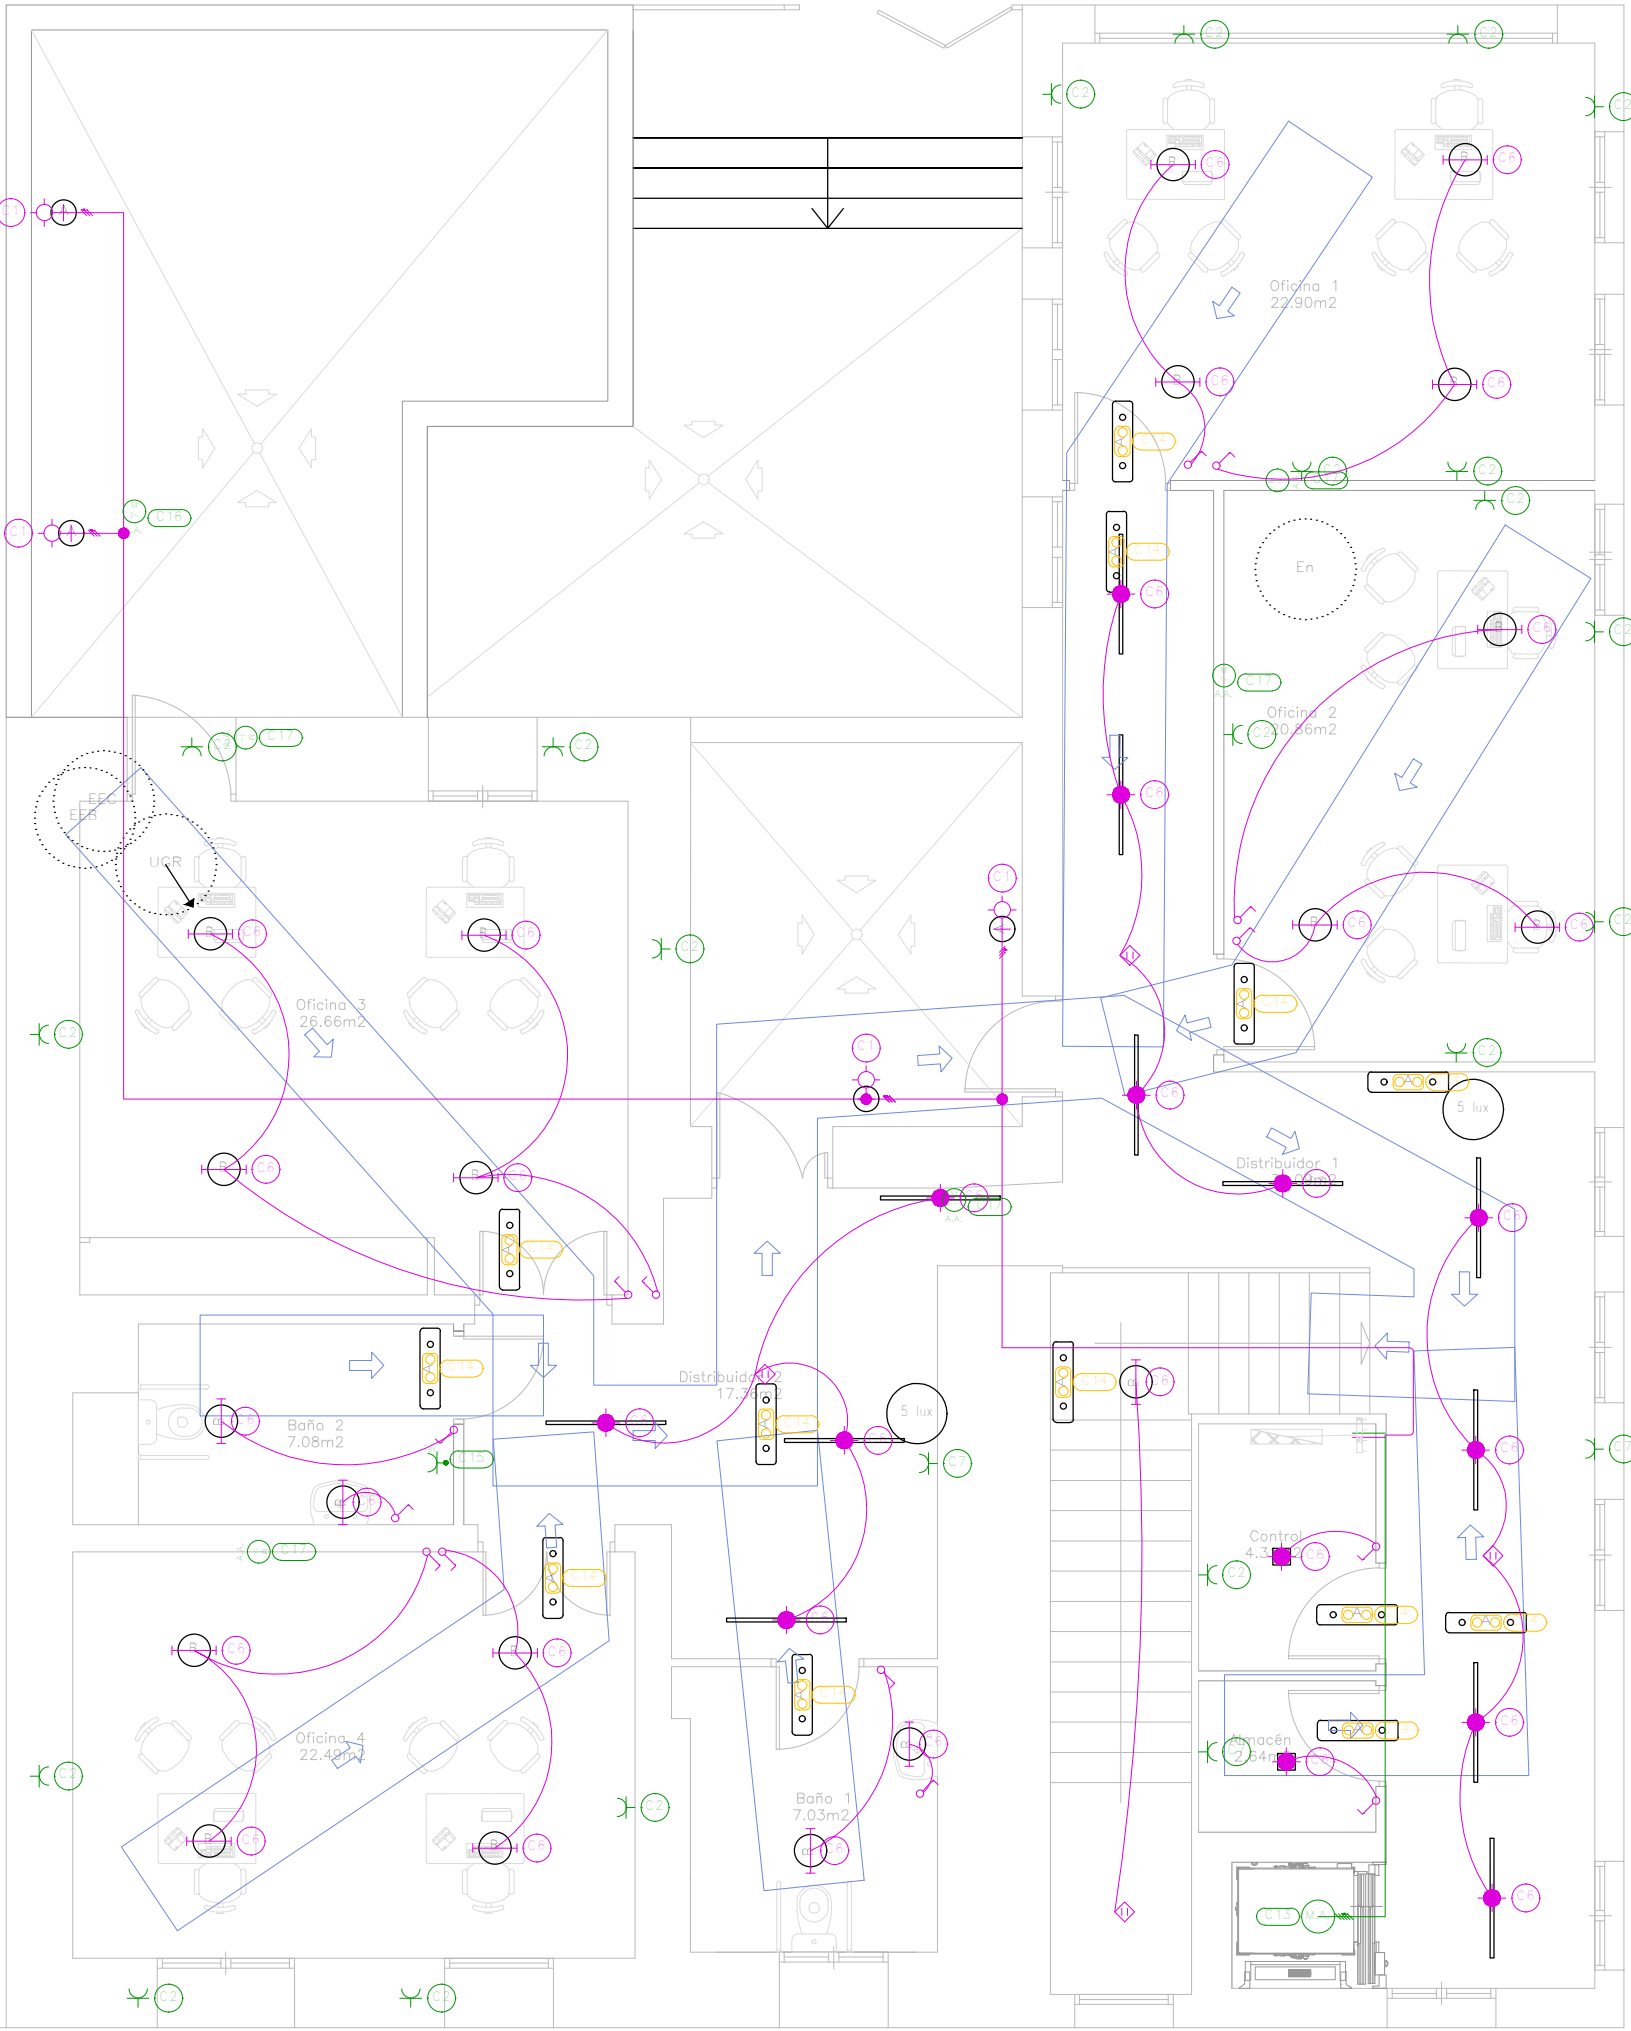


PLANTA PRIMERA


Iluminación interior	
A	Luminaria de techo Downlight, de 175 mm de diámetro y 185 mm de altura, para 1 lámpara de incandescencia metálica HT-CE de 35 W (x 2)
B	Luminaria suspendida tipo Downlight, de 320 mm de diámetro y 355 mm de altura, para lámpara fluorescente triple TC-TL de 24 W, modelo Minijet 1x24W TC-TL Reflector Cristal Transparente 3AMP" (x 20)
C	Luminaria, de 118x37x30 mm, para 36 led de 1 W (x 12)
Iluminación exterior	
D	Luminaria de emergencia, con dos led de 1 W, flujo luminoso 220 lúmenes (x 13)
E	Punto de comprobación de iluminación horizontal mínima (5 lux) para el alumbrado de emergencia: equipos de seguridad, instalaciones de protección contra incendios de utilización manual y cuadros de distribución del alumbrado (Art. 2.3.5) 4).
Iluminación exterior	
F	Luminaria instalada en la superficie del techo o de la pared, de 210x210x231 mm, para 1 lámpara incandescente A 60 de 75 W, 6658 "BEGA" (x 4)
Niveles de calidad mínimos	
En	Iluminancia horizontal por alumbrado normal (64.17 lux)
UGR	Índice de deslumbramiento unificado por alumbrado normal (20.0)
EEC	Iluminancia horizontal por alumbrado de emergencia en el eje central de las vías de evacuación (0.21 lux)
CEB	Iluminancia horizontal por alumbrado de emergencia en la banda central de las vías de evacuación (0.21 lux)

Leyenda	
	Servicio monofásico
	Servicio trifásico
	Caja de protección y medida (CPM)
	Cuadro individual
	Lámpara fluorescente
	Salida para lámpara incandescente, vapor de mercurio o similar, empotrada en techo
	Salida para lámpara incandescente, vapor de mercurio o similar, adosada o colgada en pared
	Interruptor
	Sensor de proximidad
	Luminaria de emergencia
	Toma de tierra eléctrica
	Toma de uso general
	Motor de ascensor
	Climatización
	Climatización

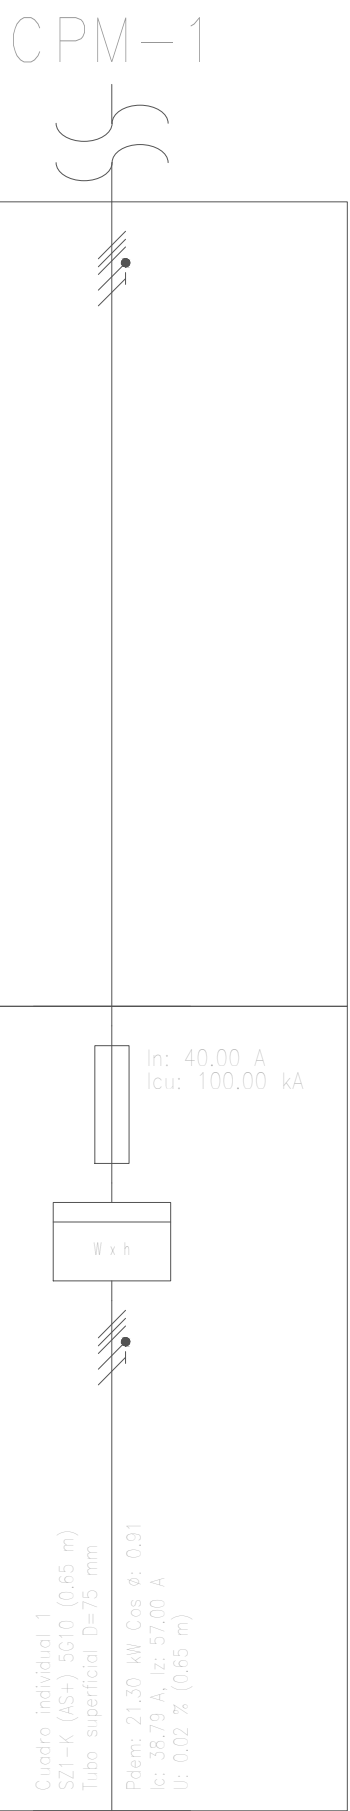


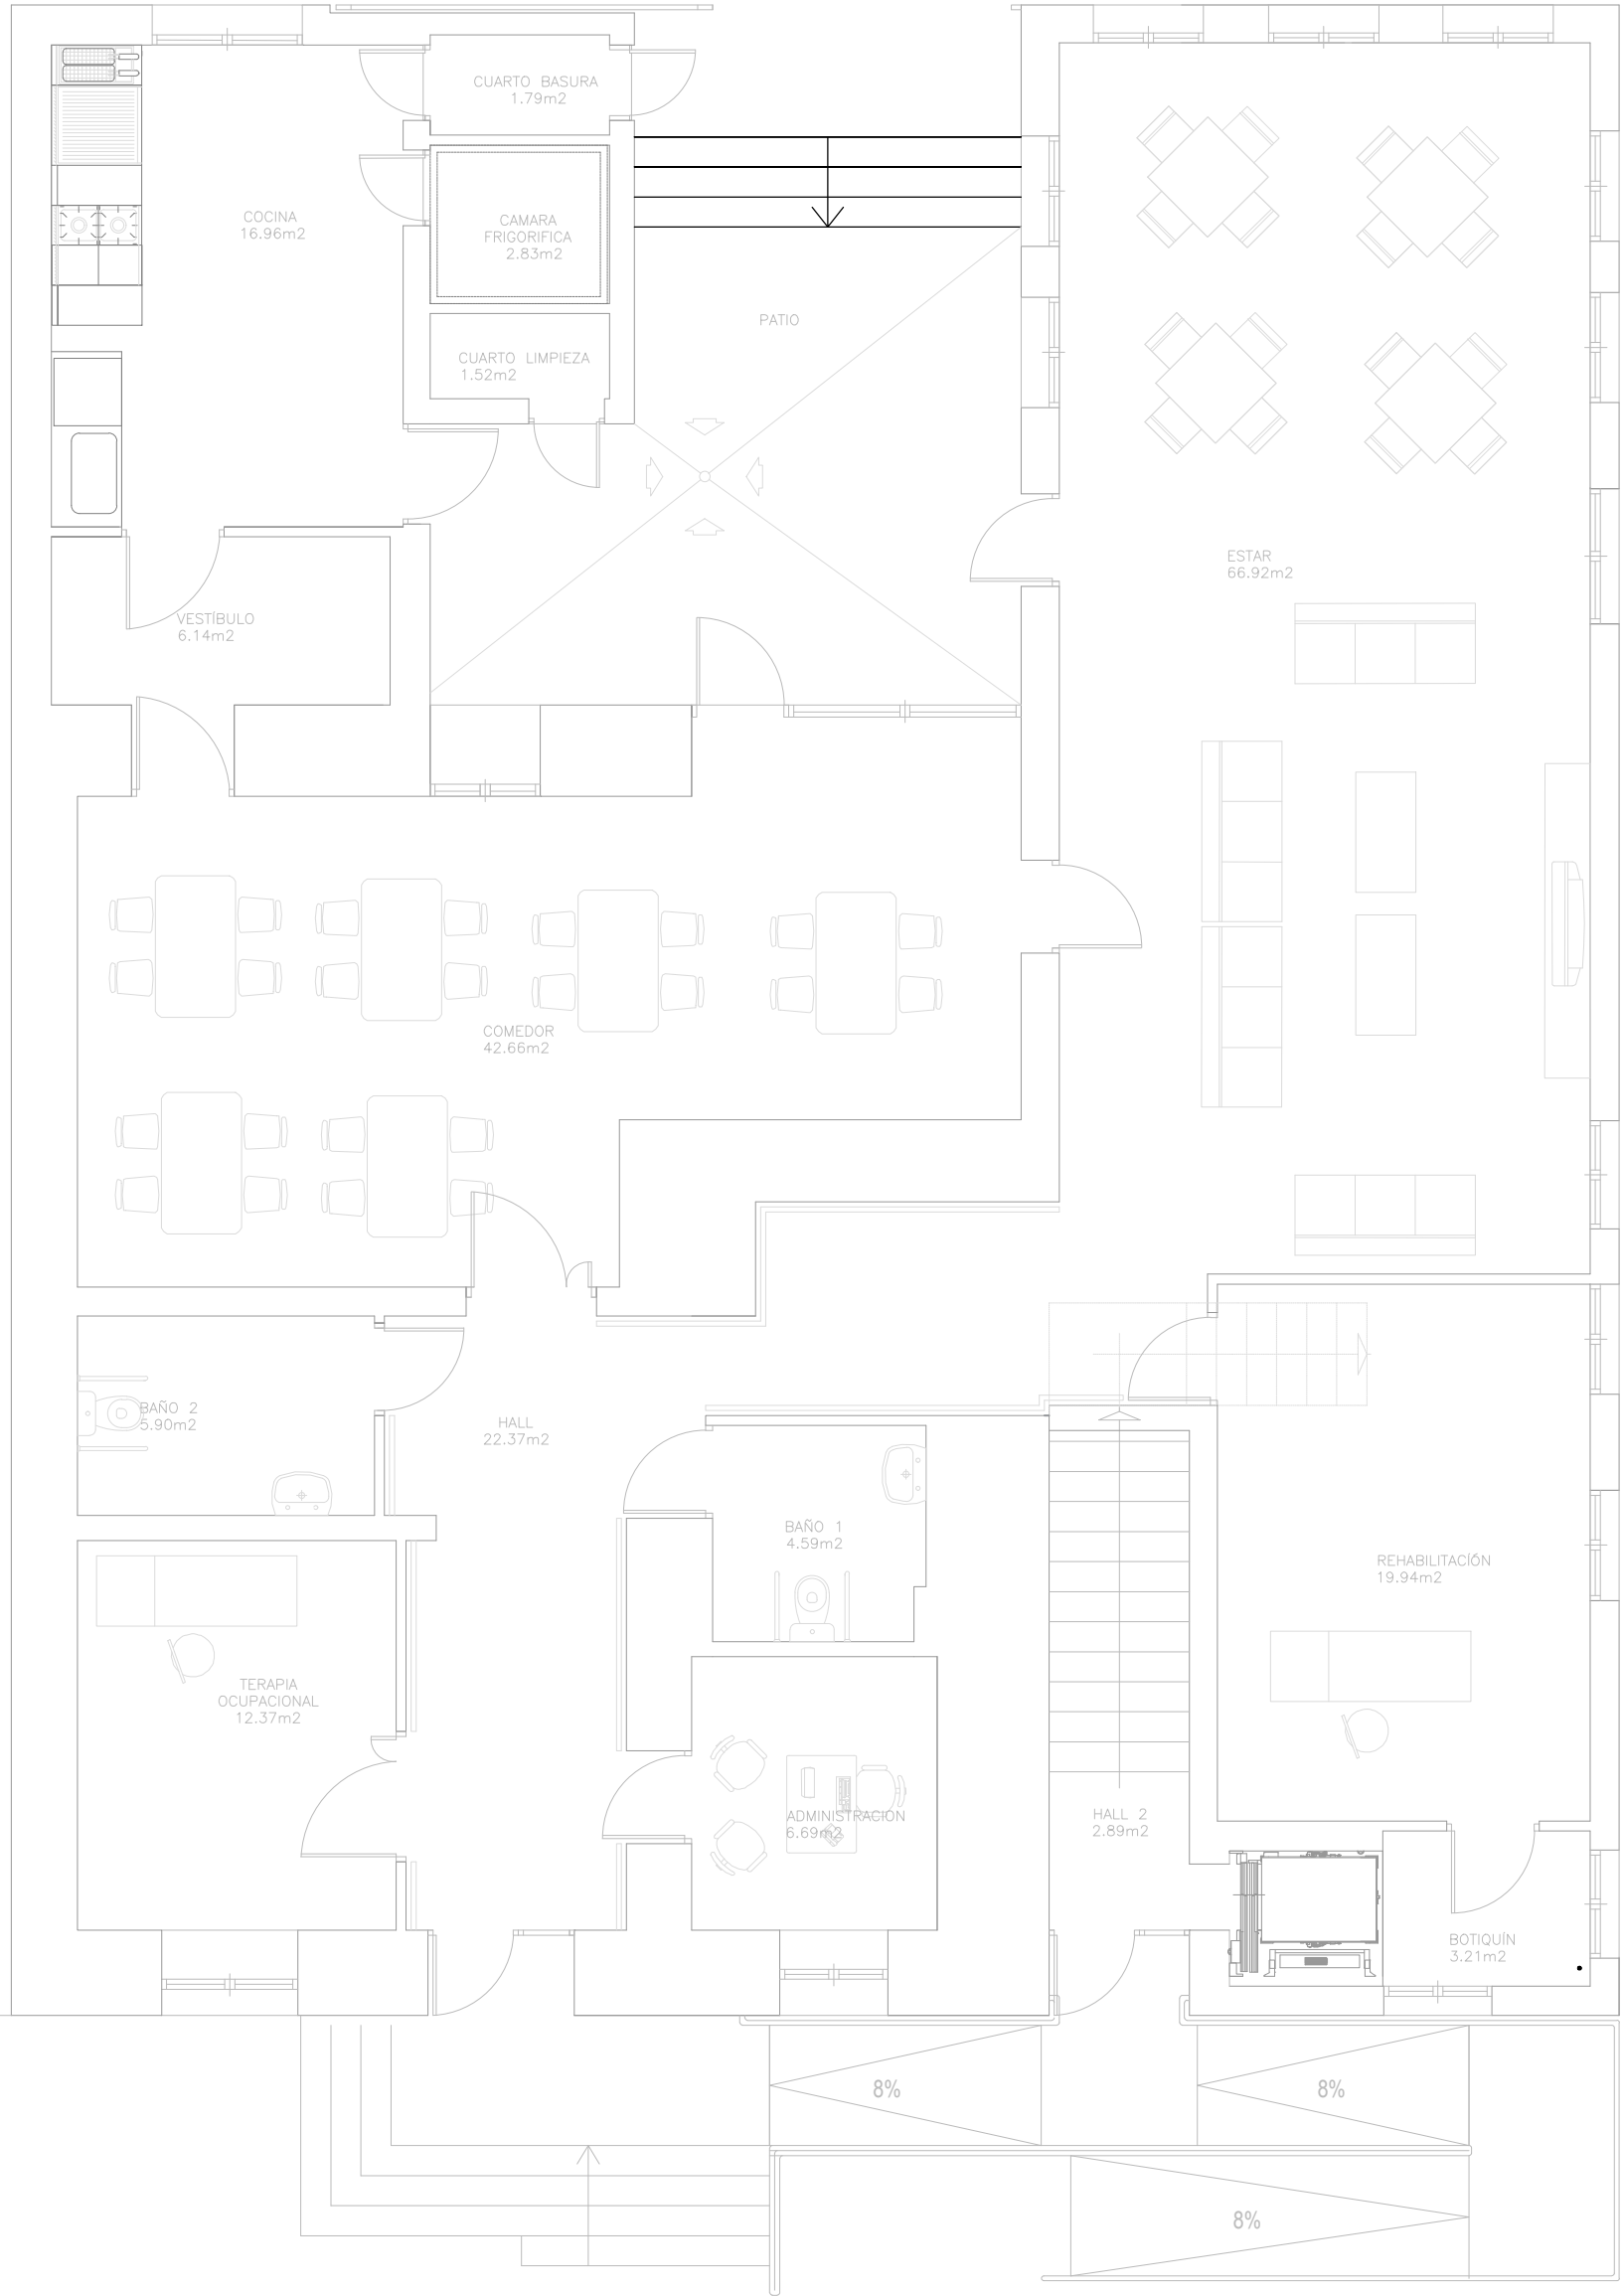


PLANTA BAJA

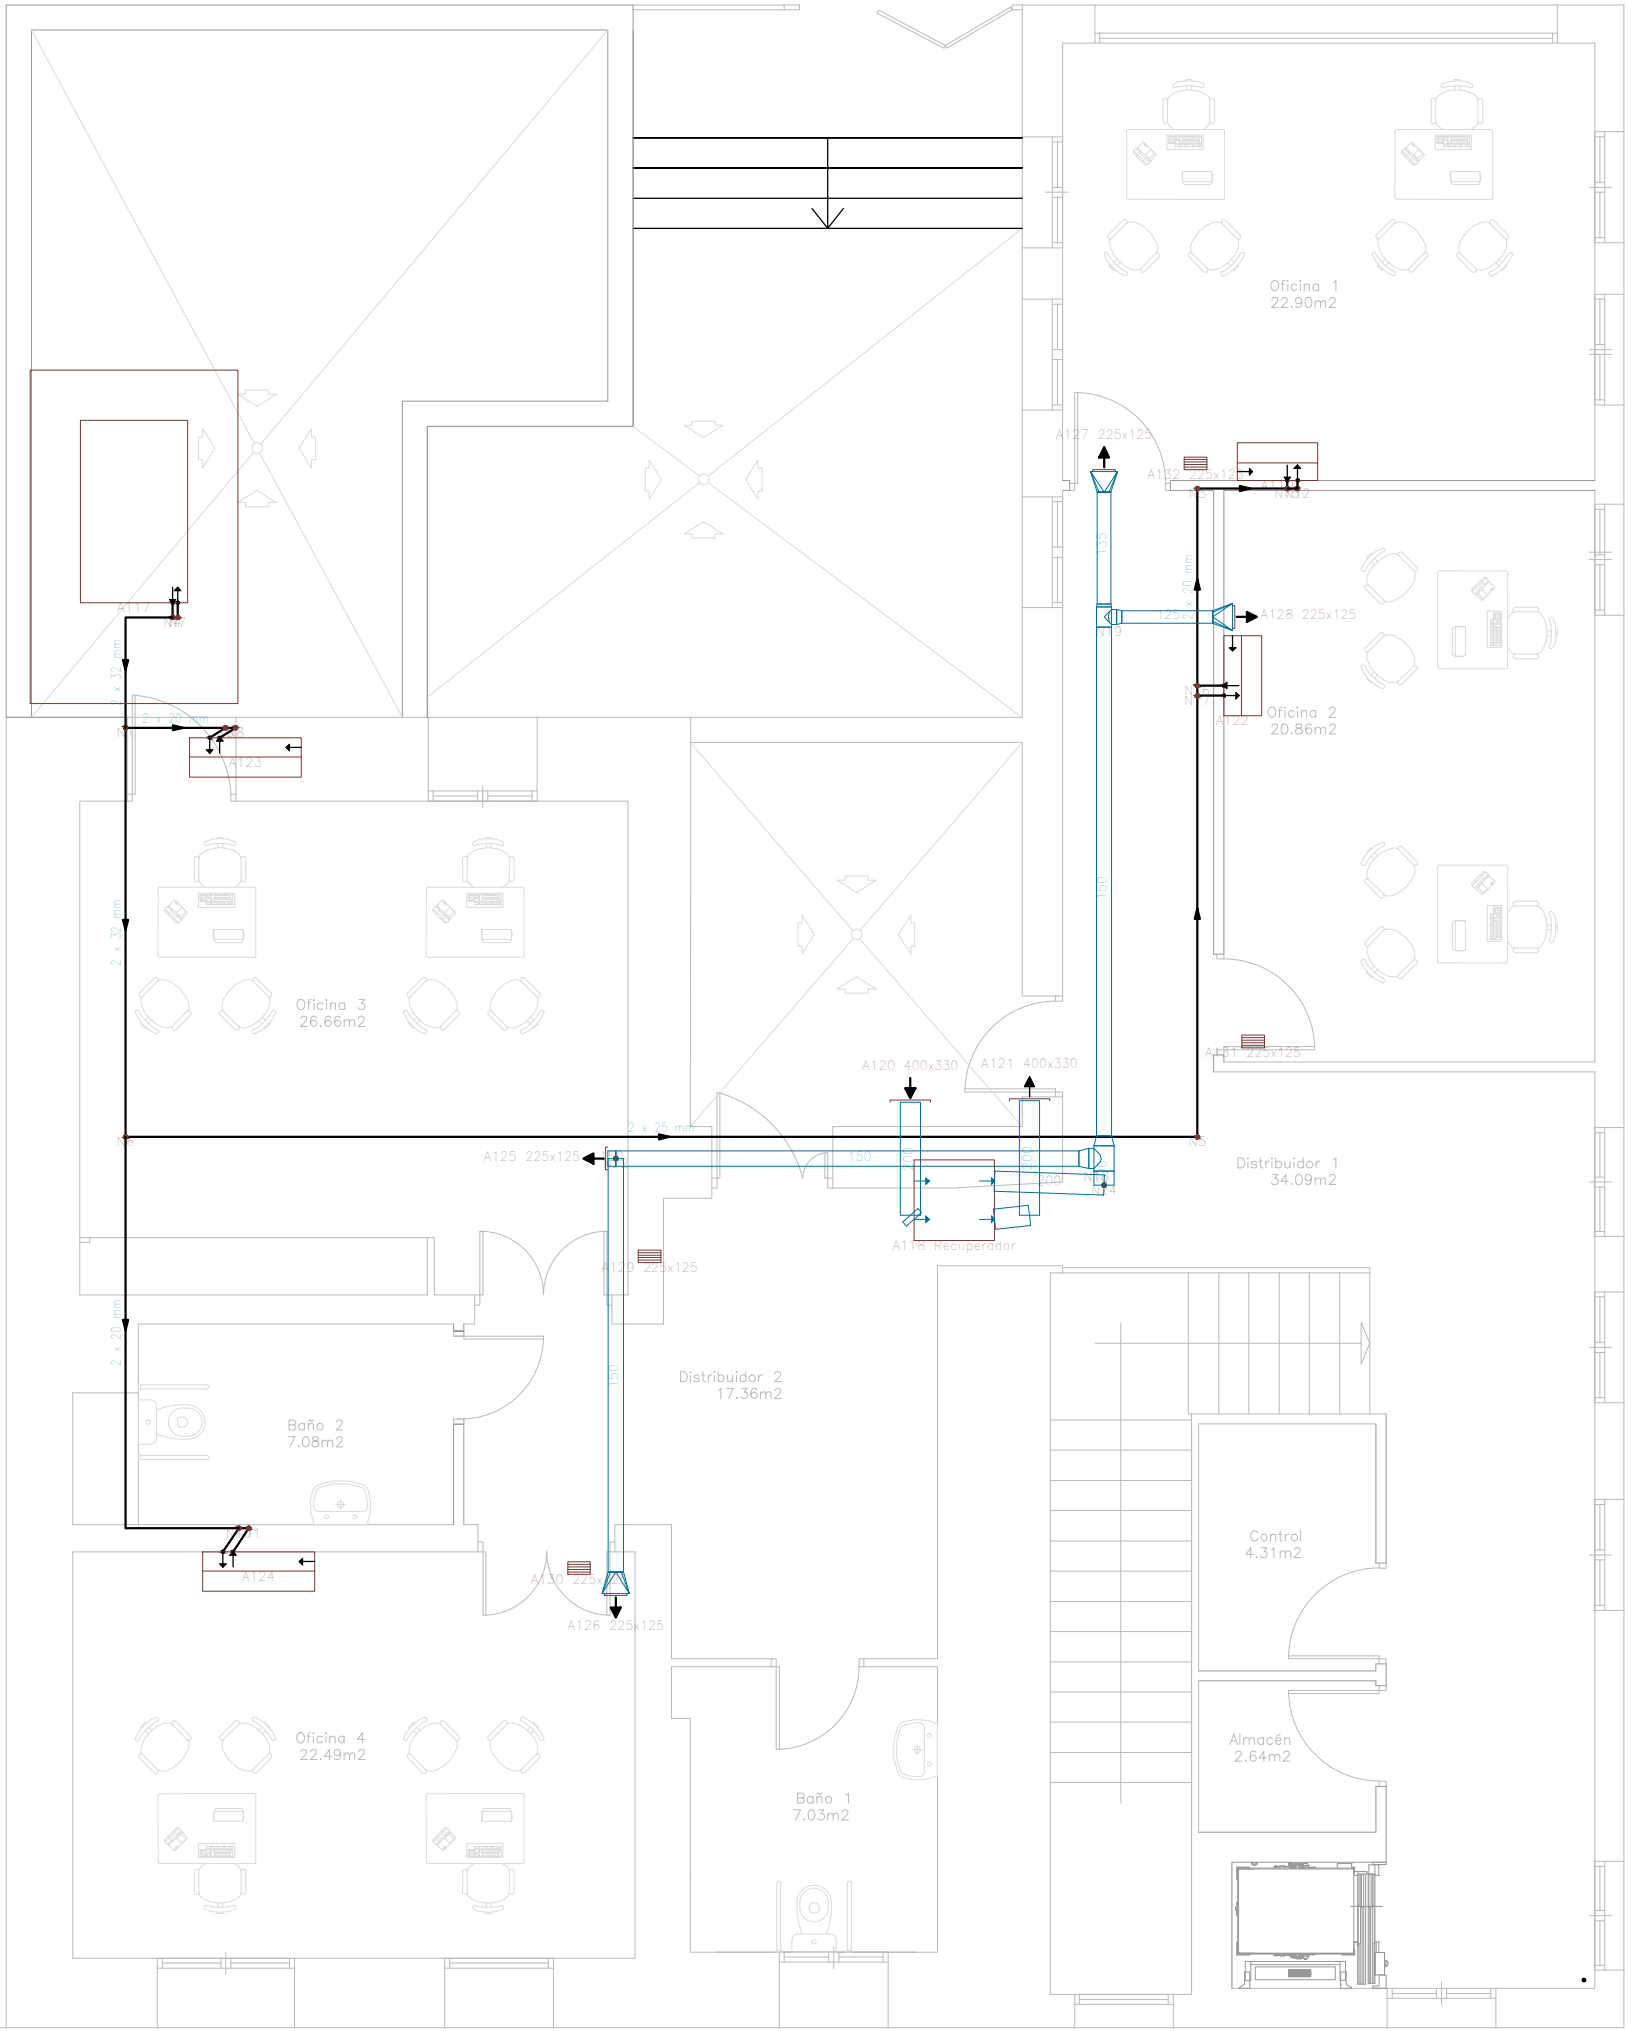

PLANTA PRIMERA

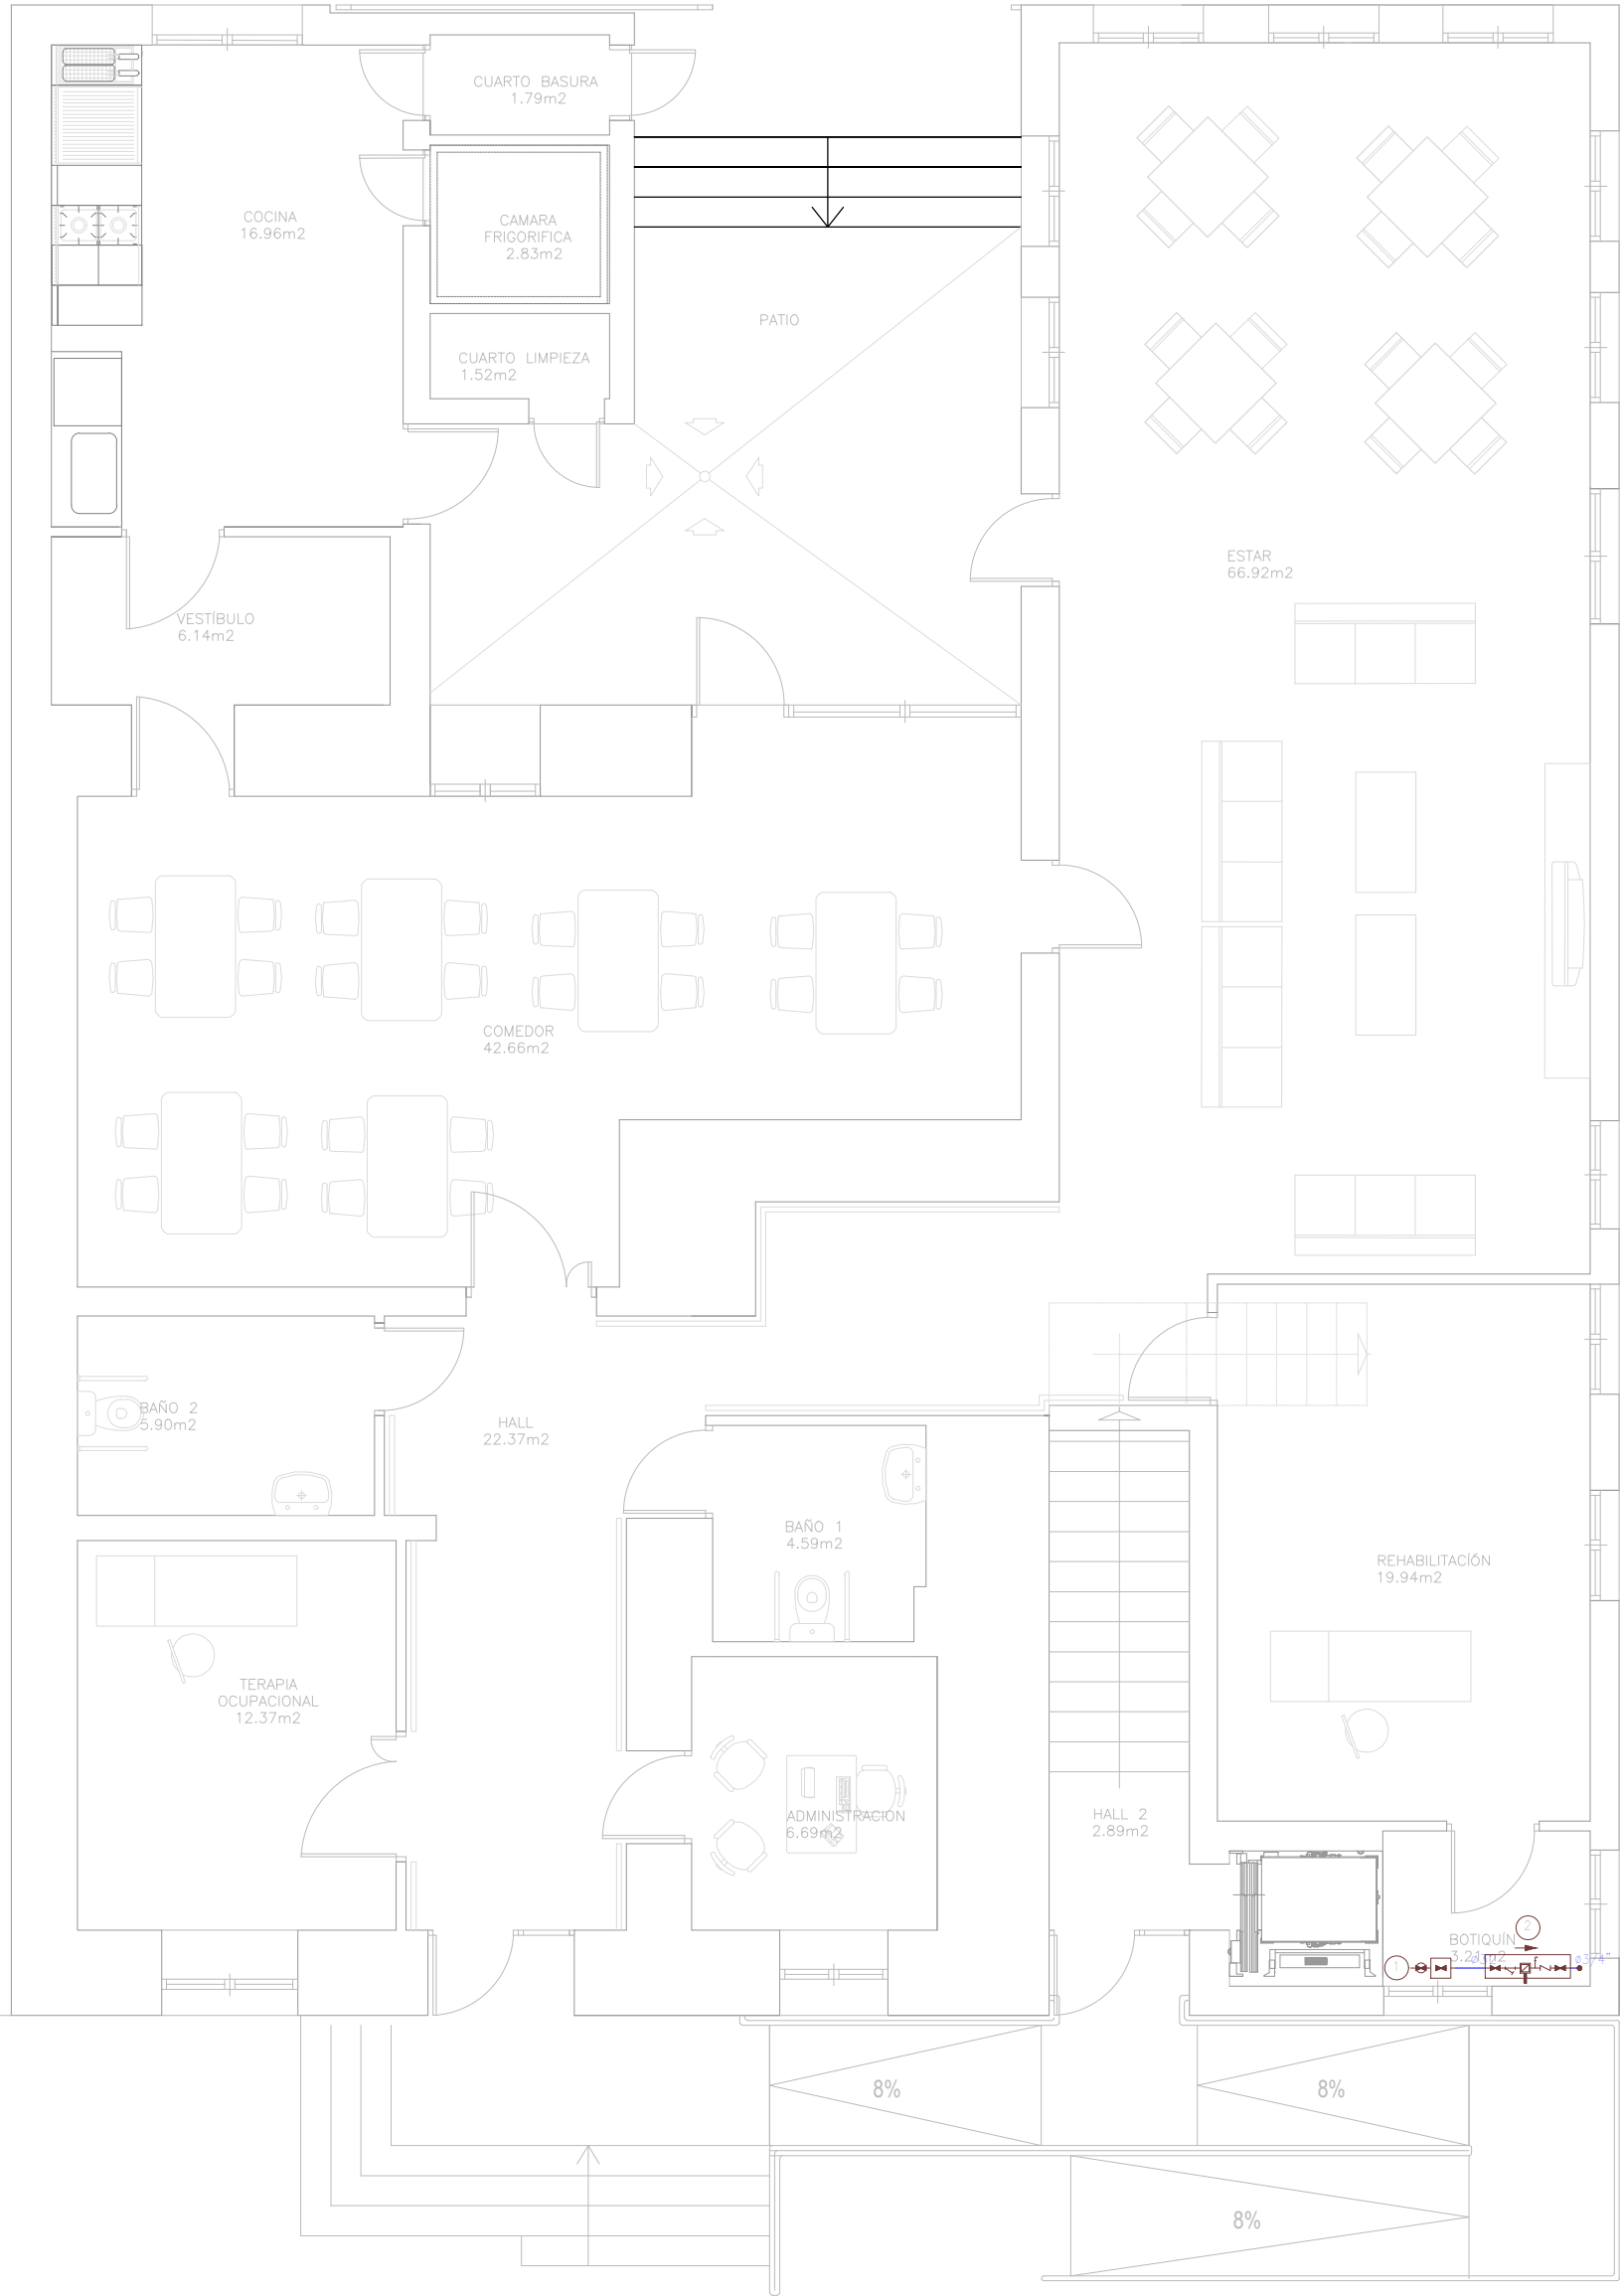


PLANTA BAJA

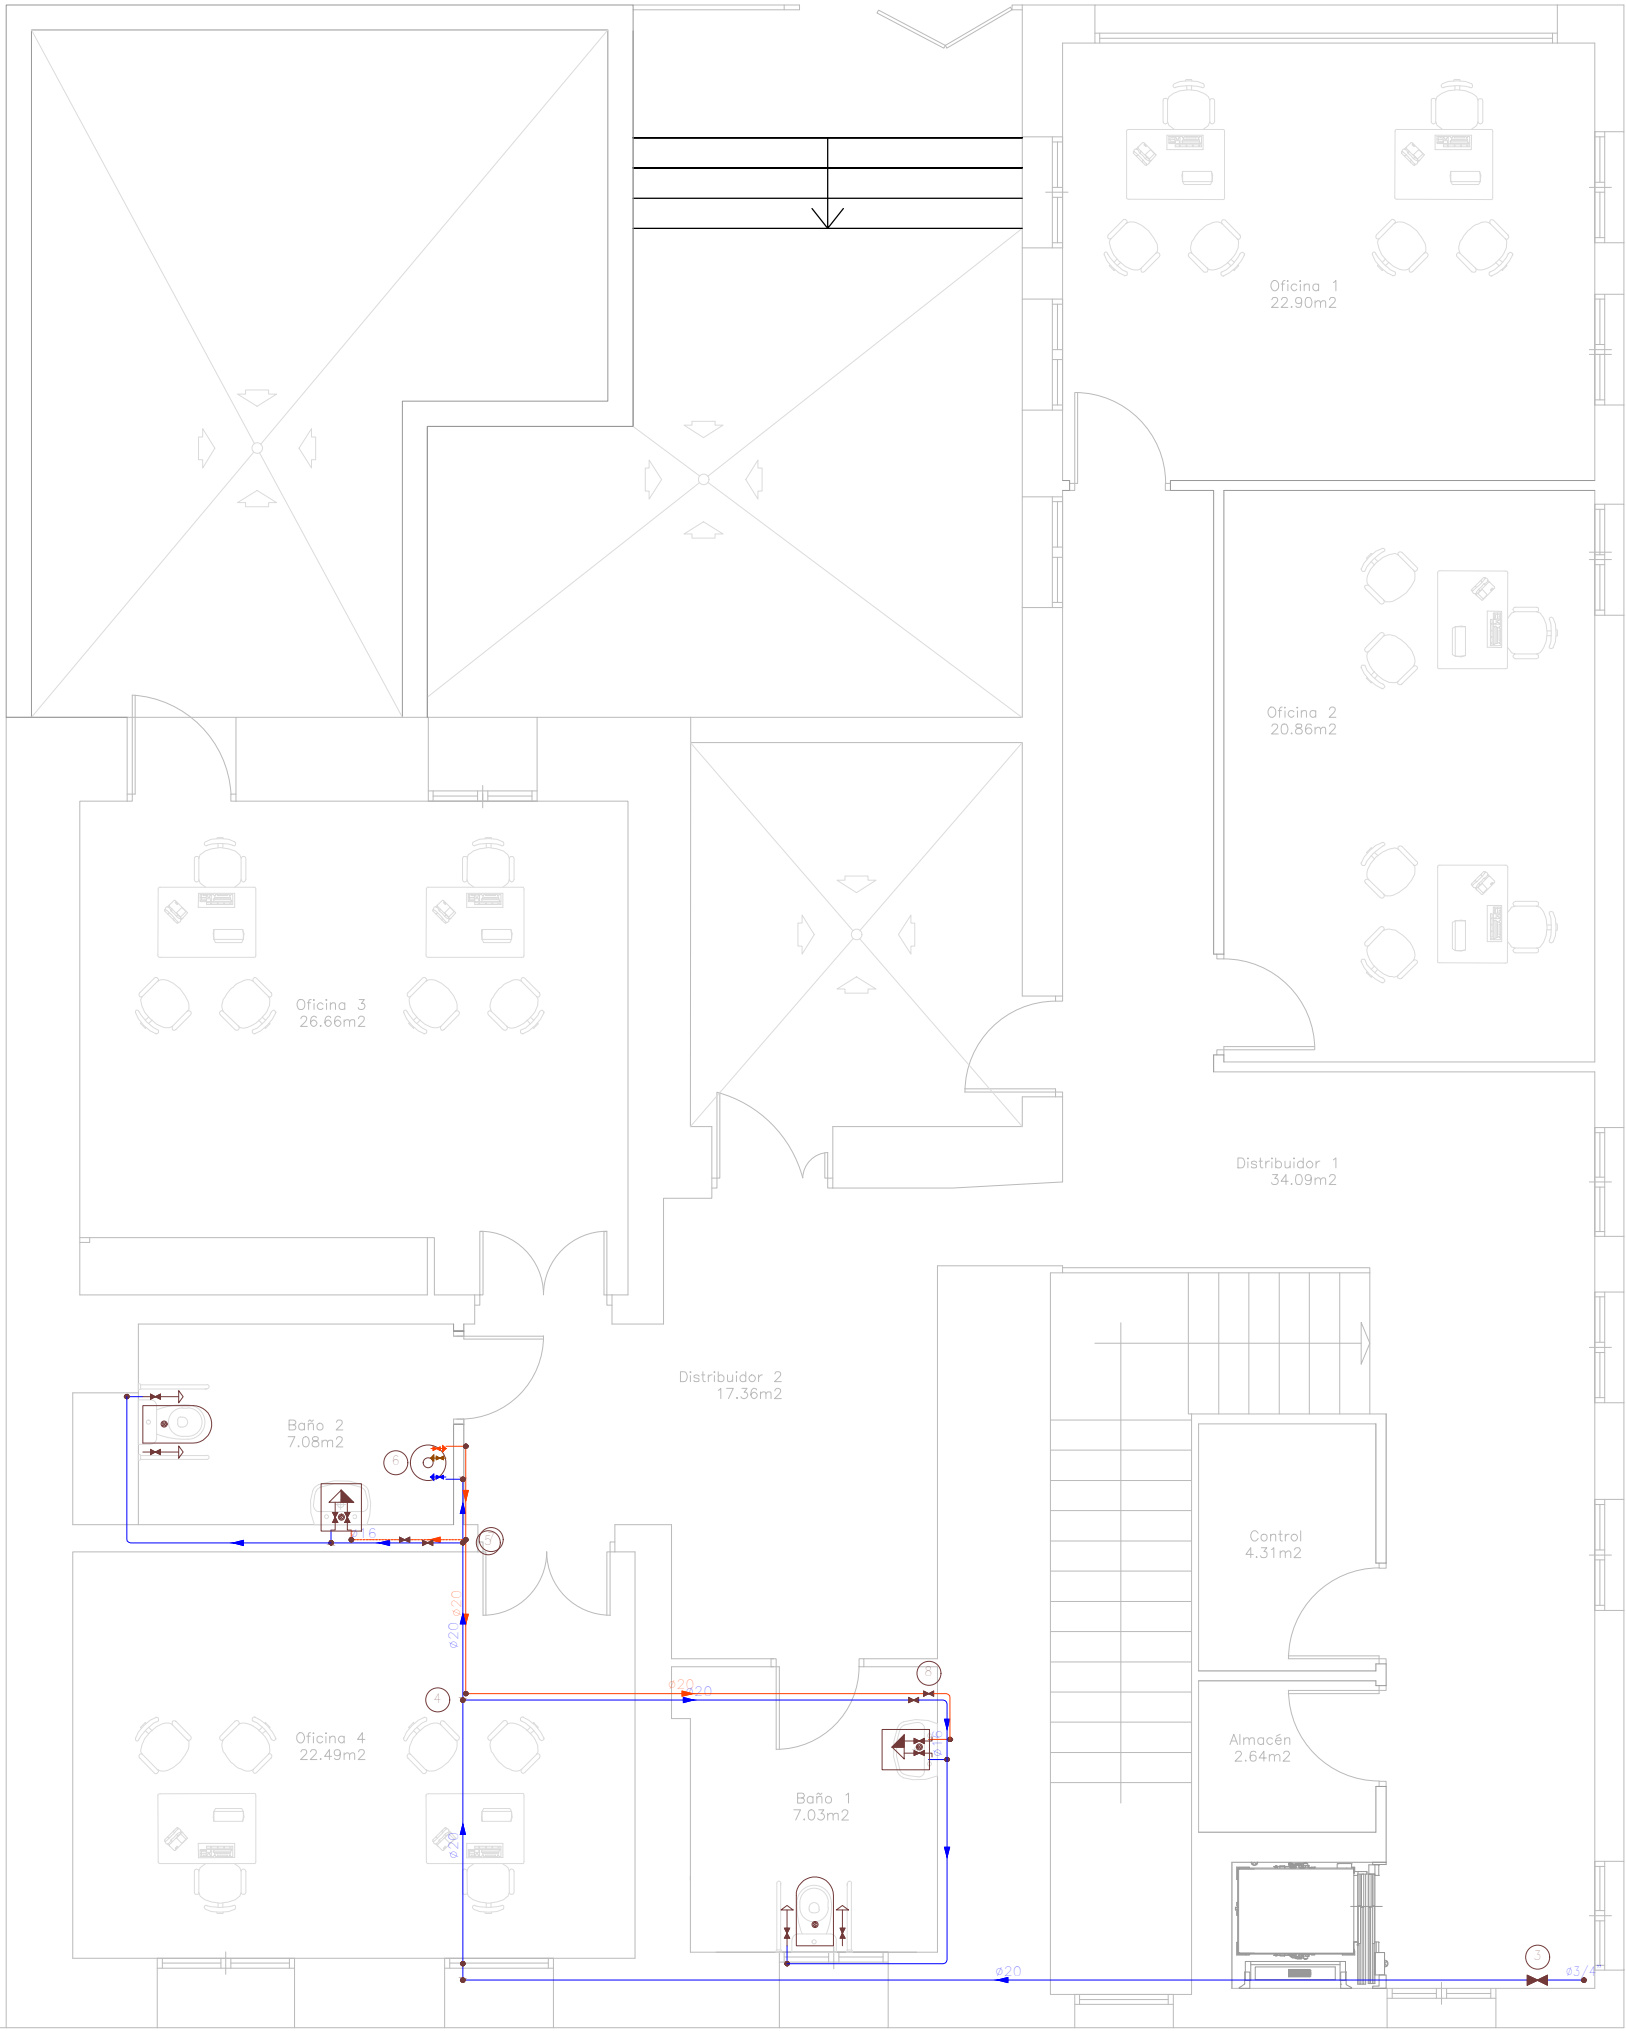


PLANTA PRIMERA

Simbología	
	Tubería de agua fría
	Tubería de agua caliente
	Tubería de agua fría con presión más desfavorable
	Tubería de agua caliente con presión más desfavorable
	Llave de abonado
	Termo eléctrico
	Llave de local húmedo
	Consumo con hidromezclador
	Consumo de agua fría
	Punto de consumo con mayor caída de presión
	Tubería ascendente


Simbología	
	Conexión con la red general de saneamiento
	Pozo de registro
	Colector maestro de aguas residuales
	Arqueto

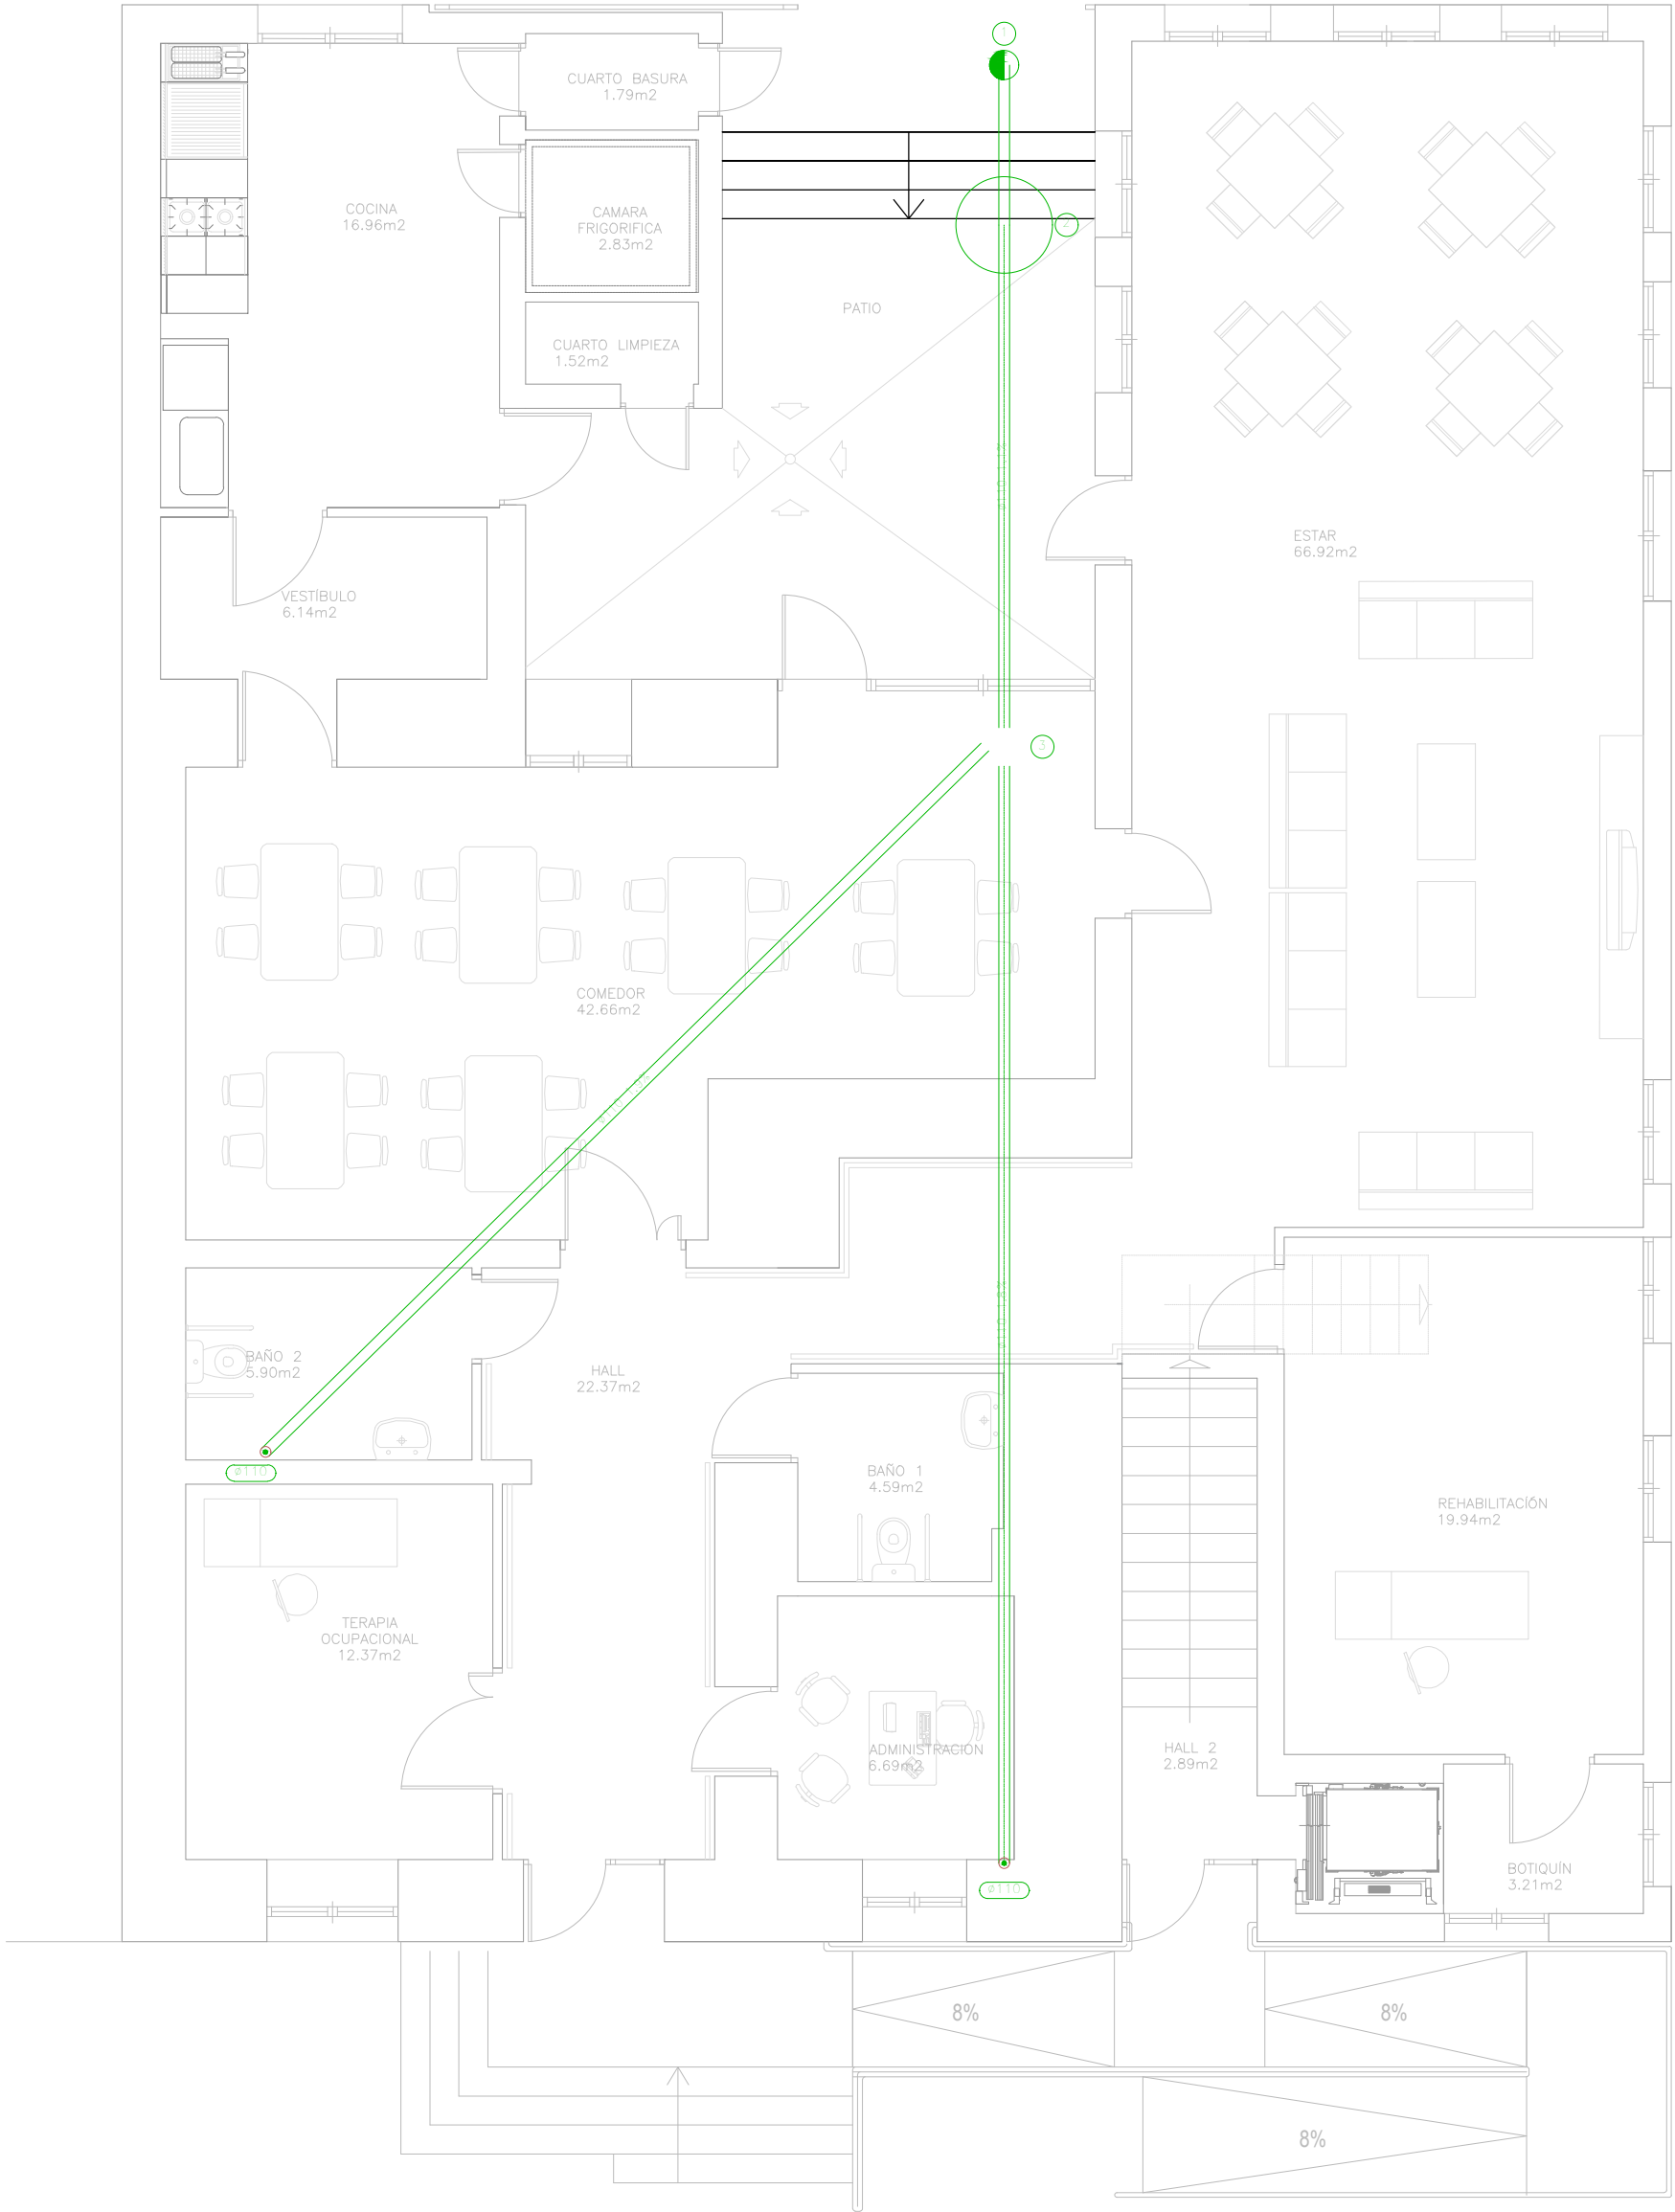


PLANTA BAJA

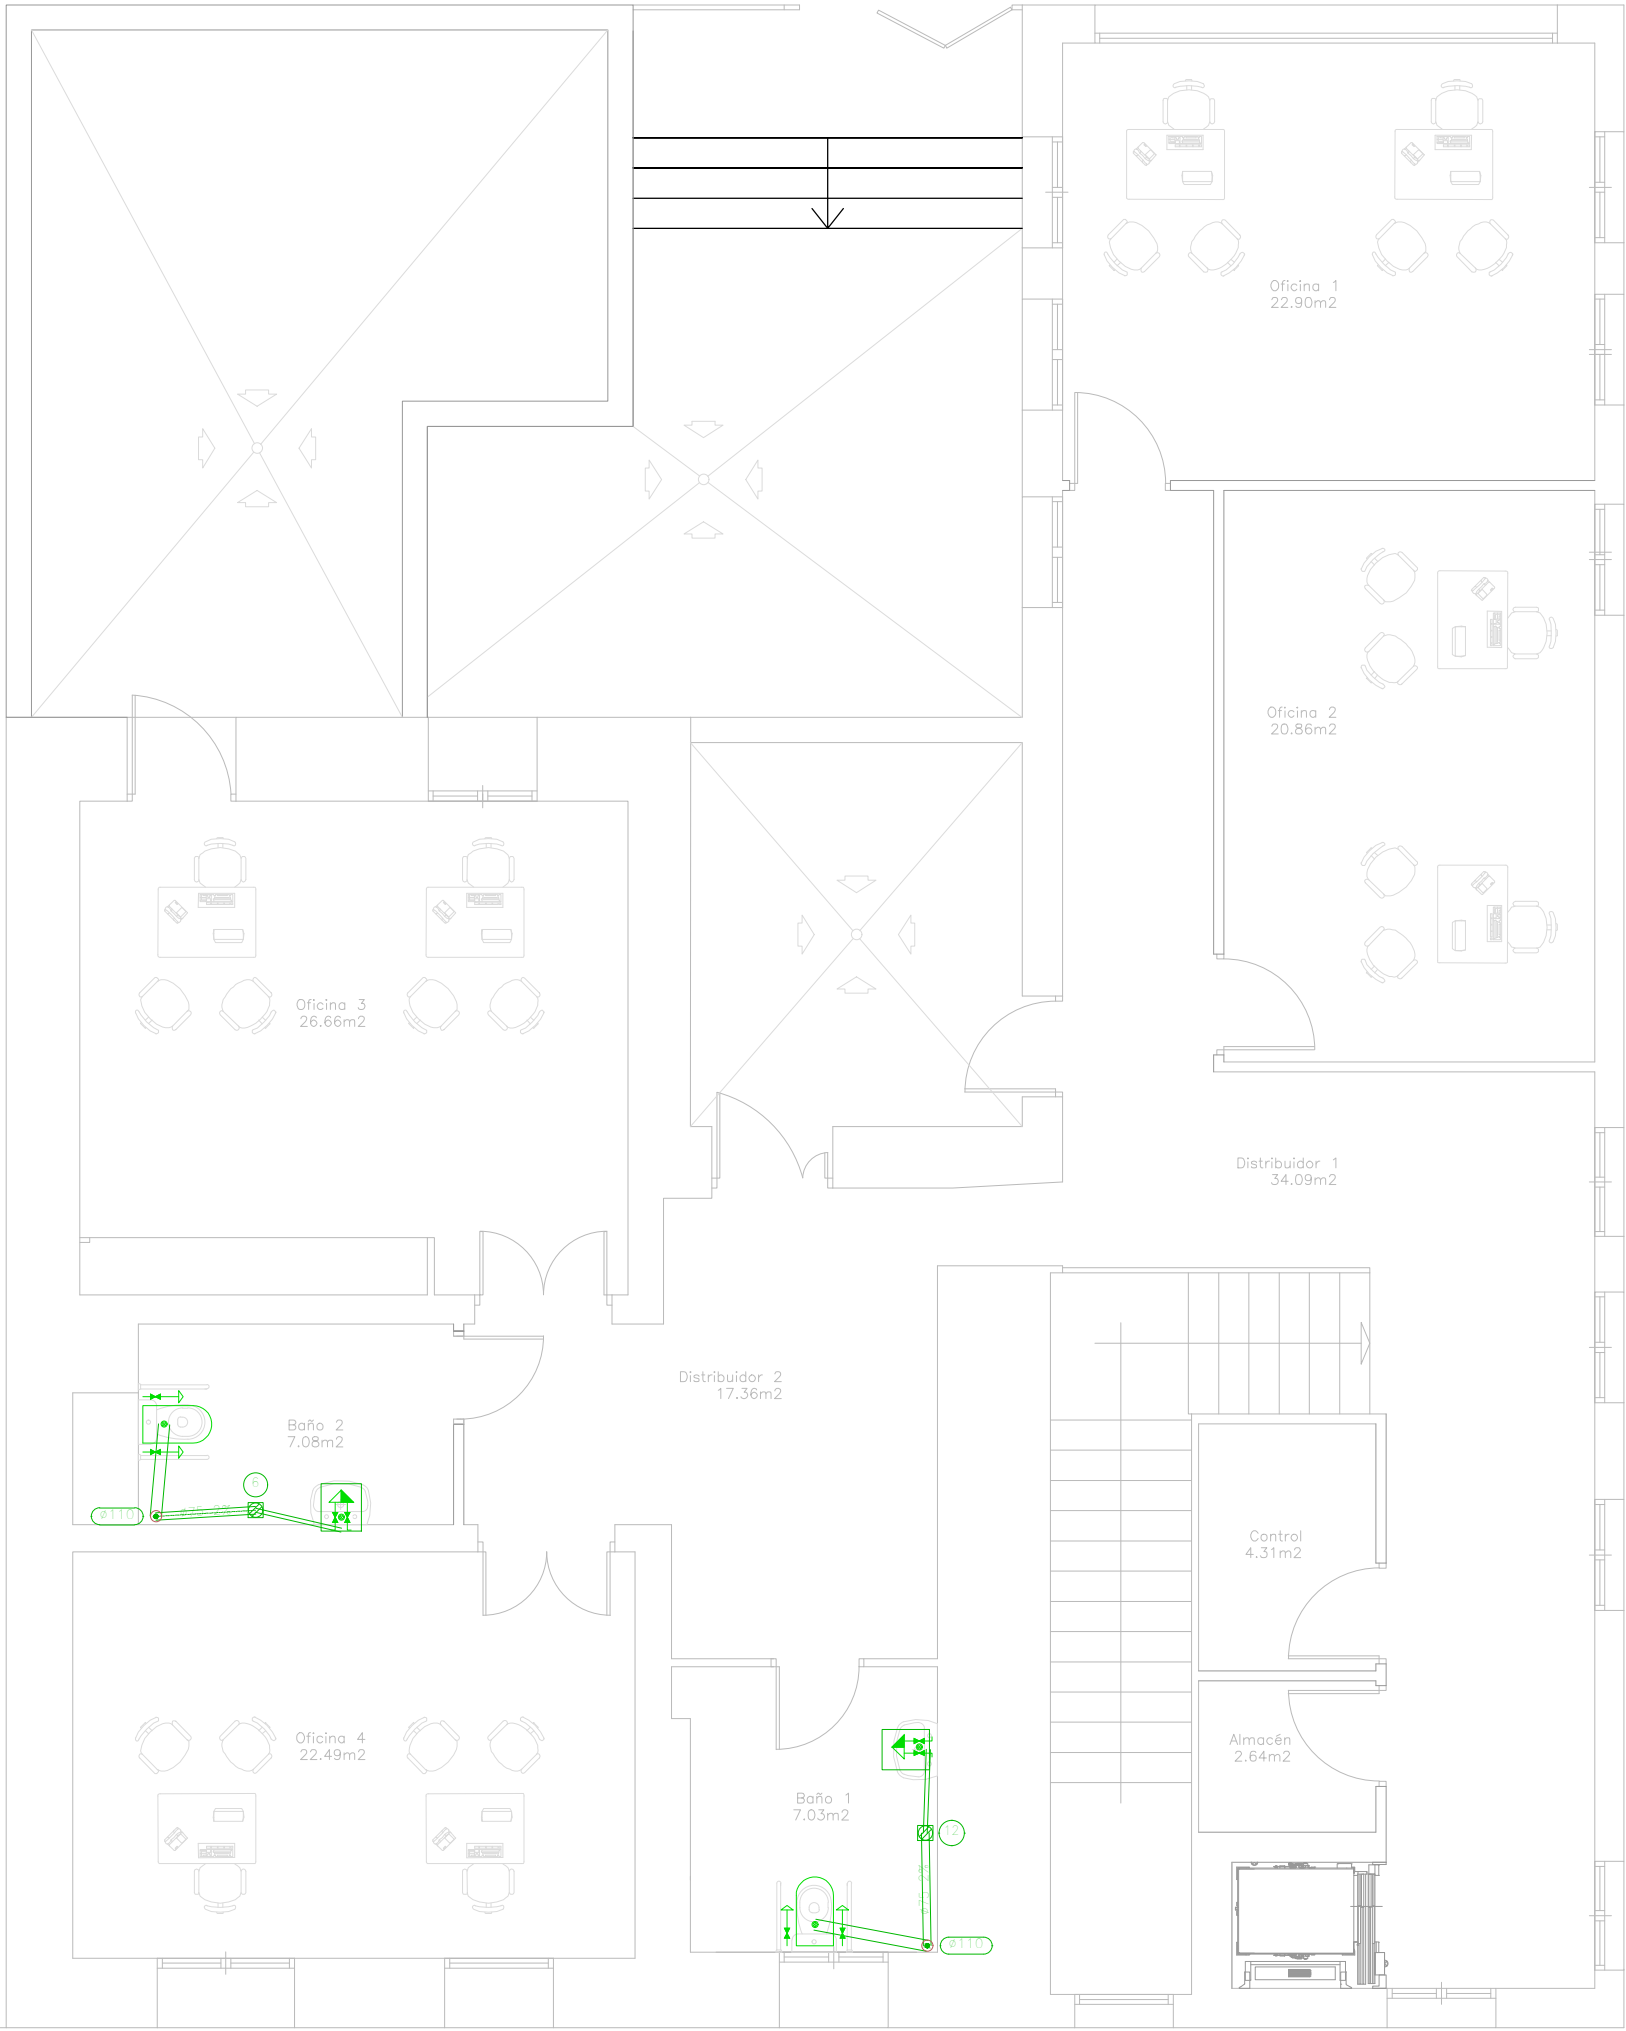

PLANTA PRIMERA

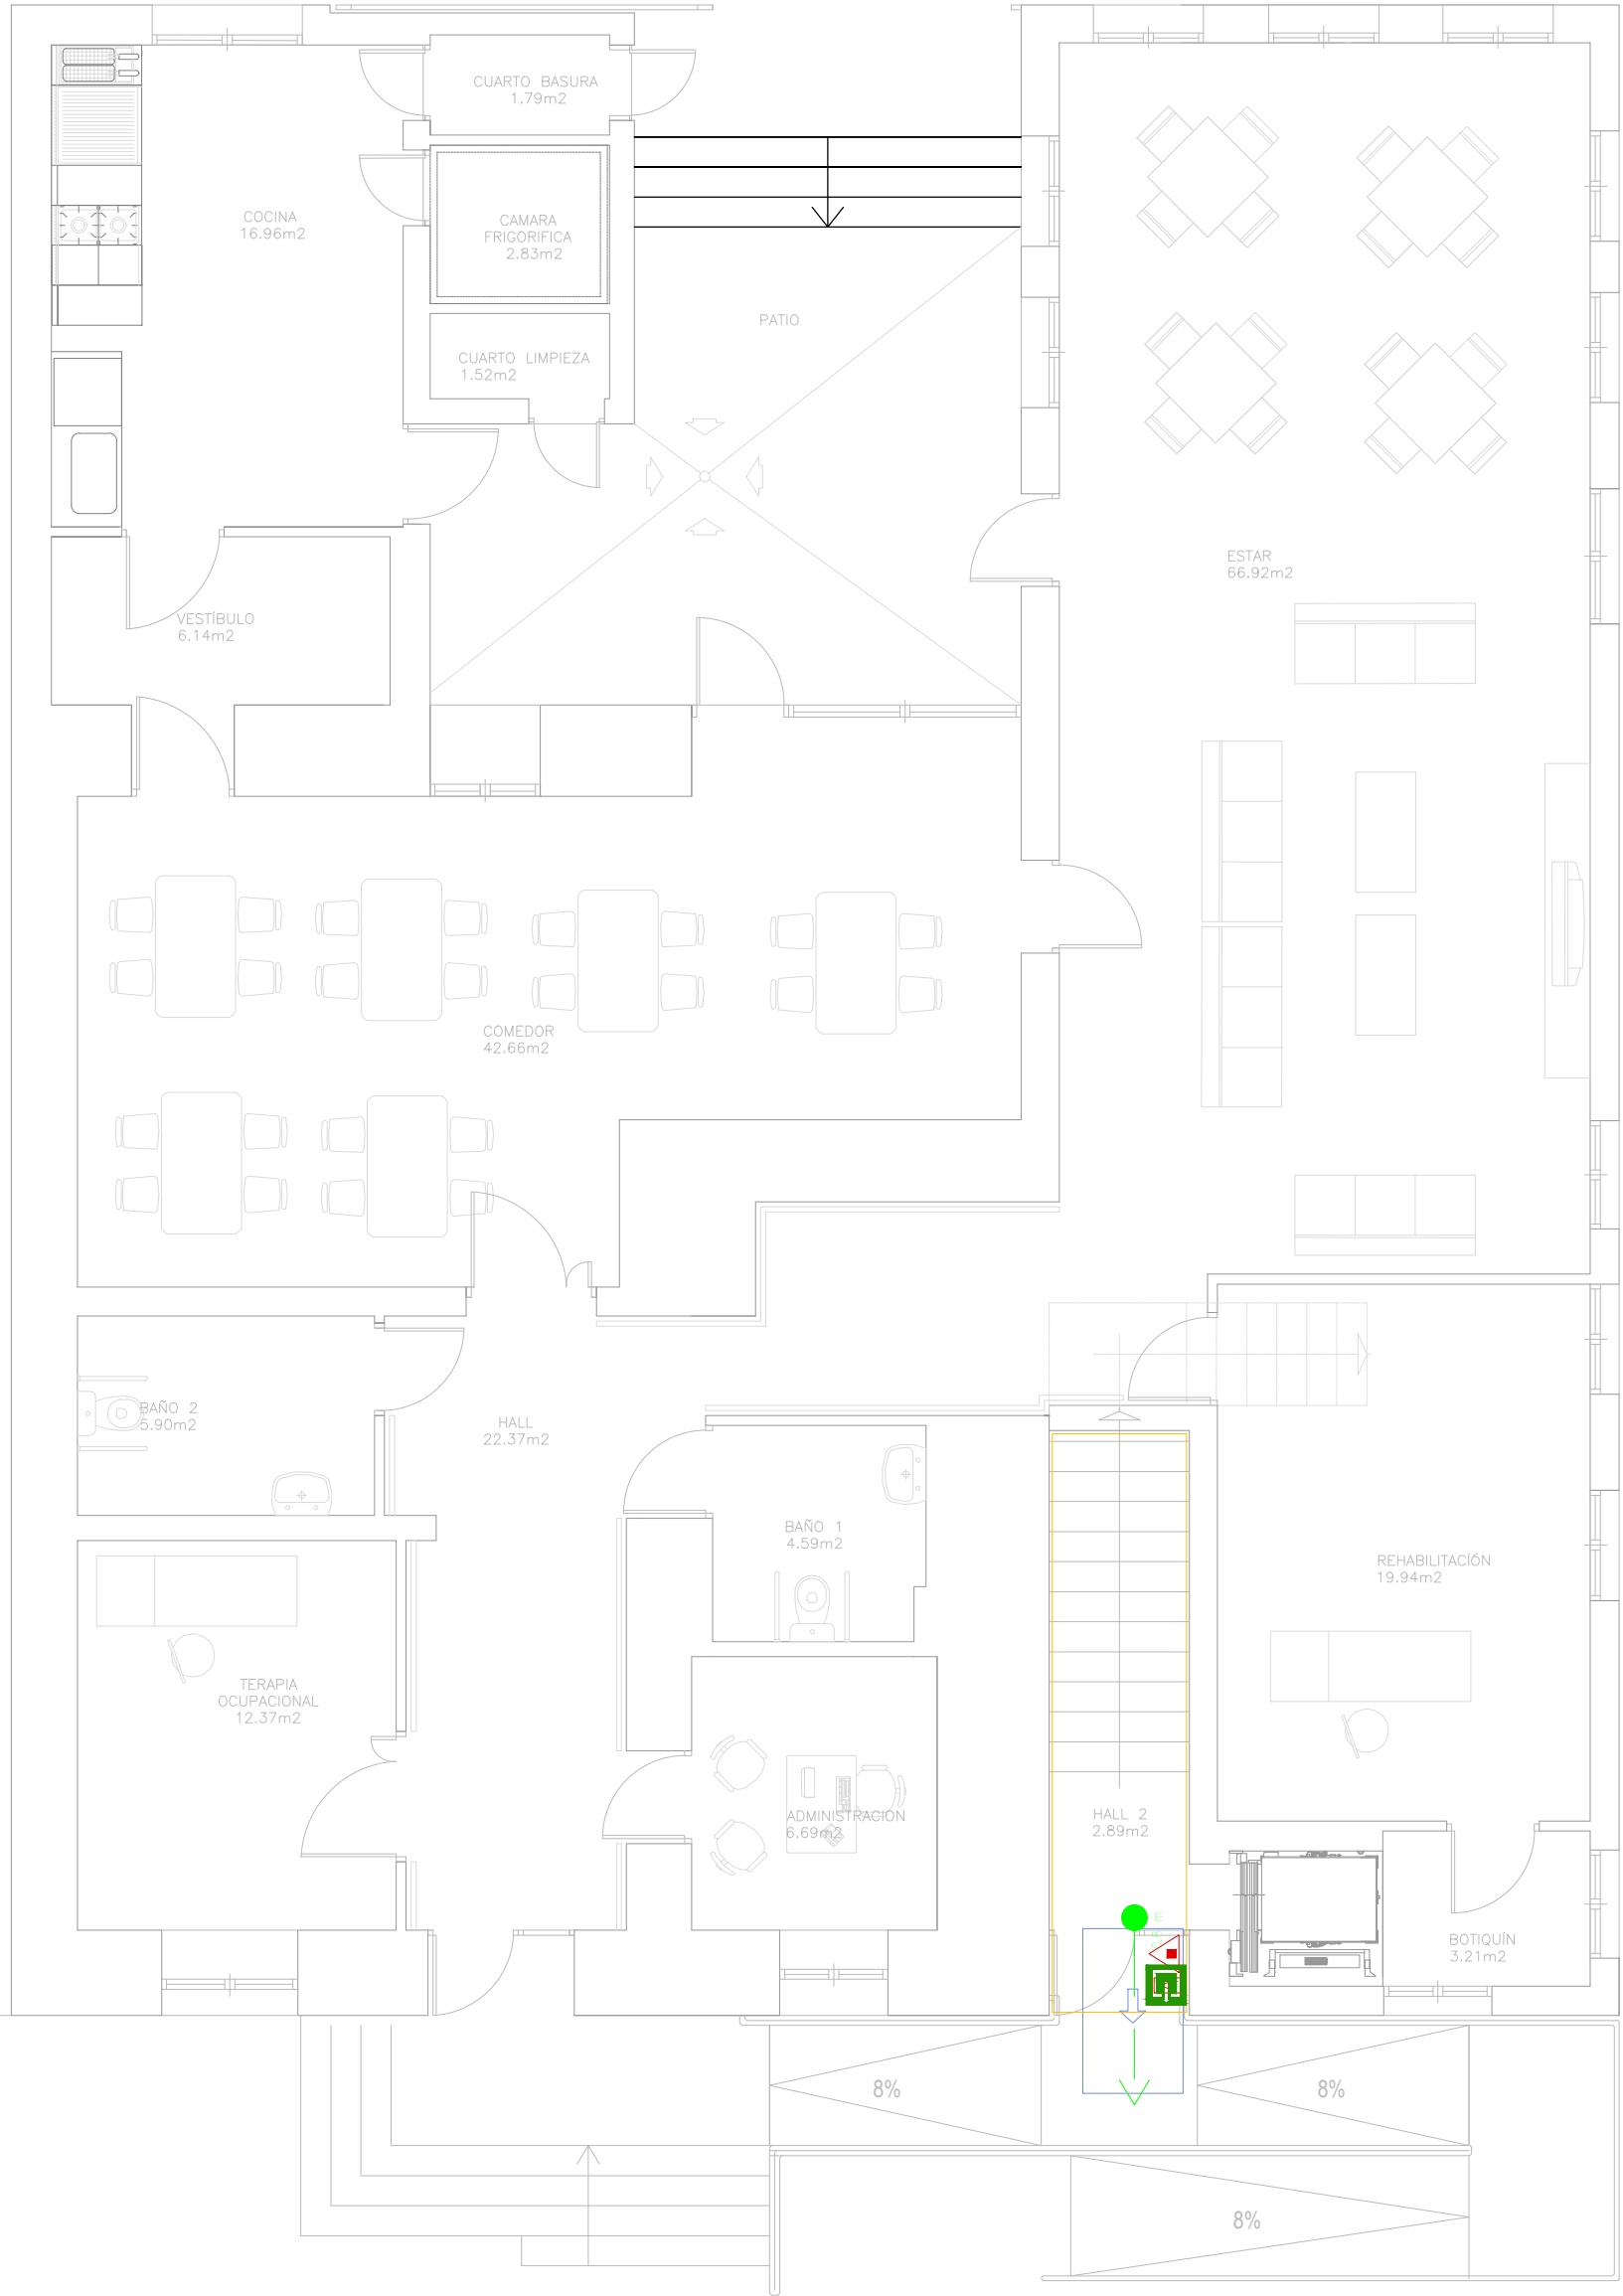

PLANTA BAJA

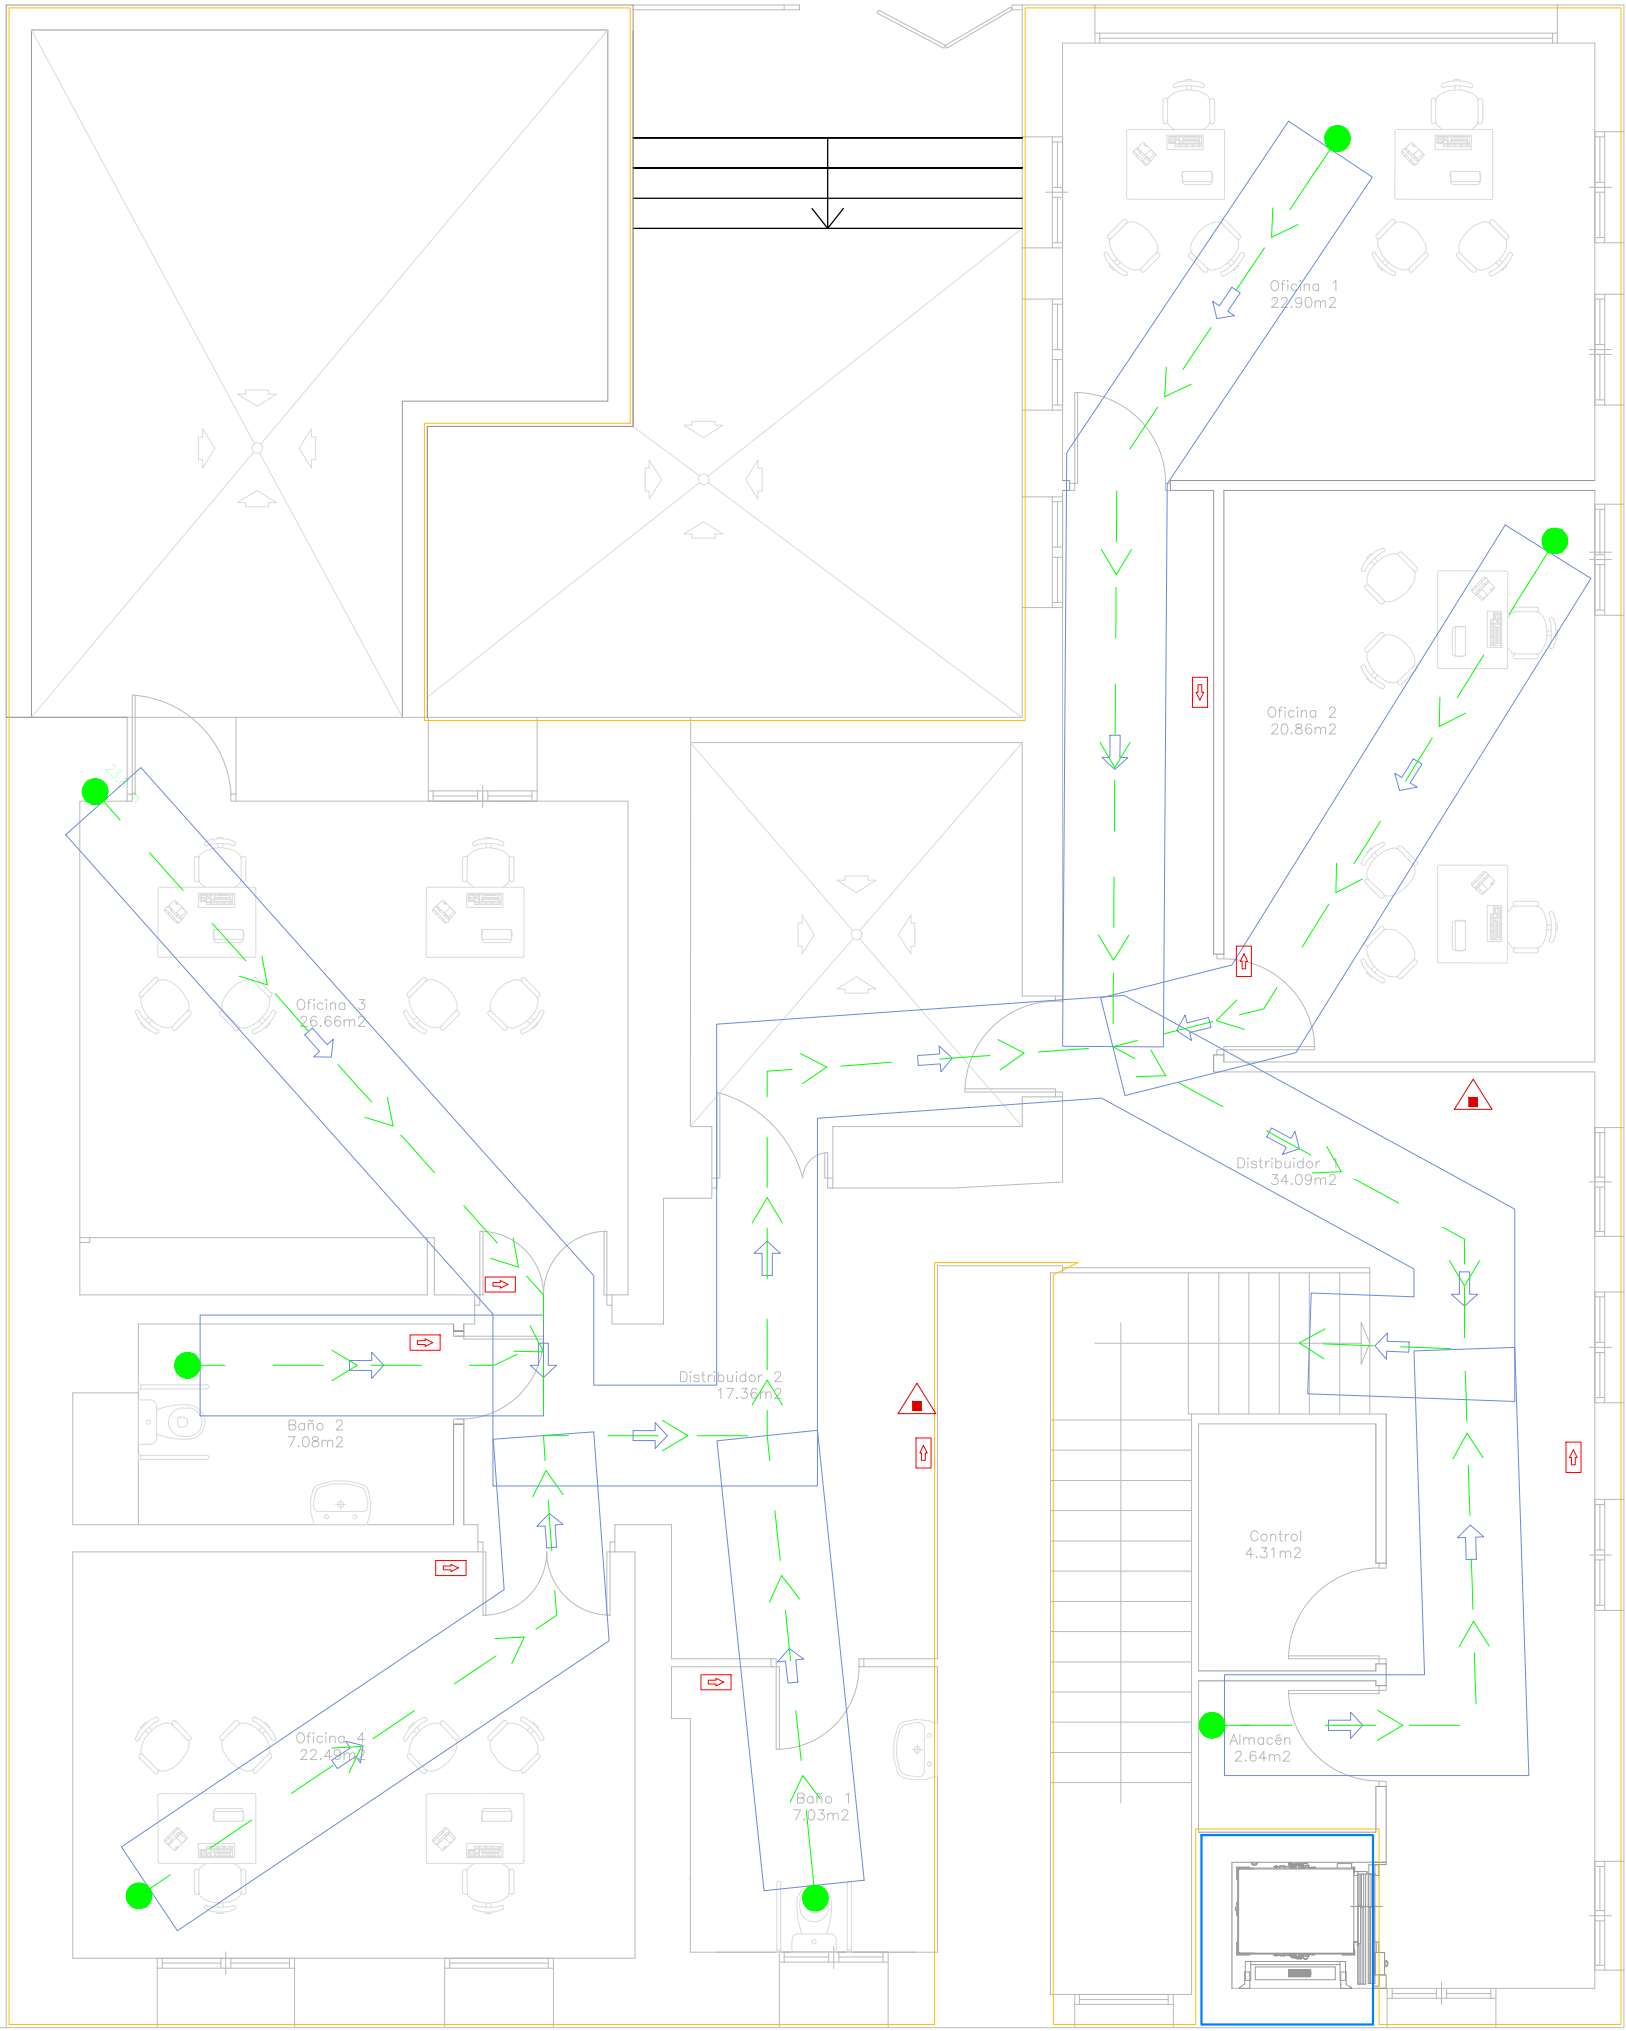

PLANTA PRIMERA